



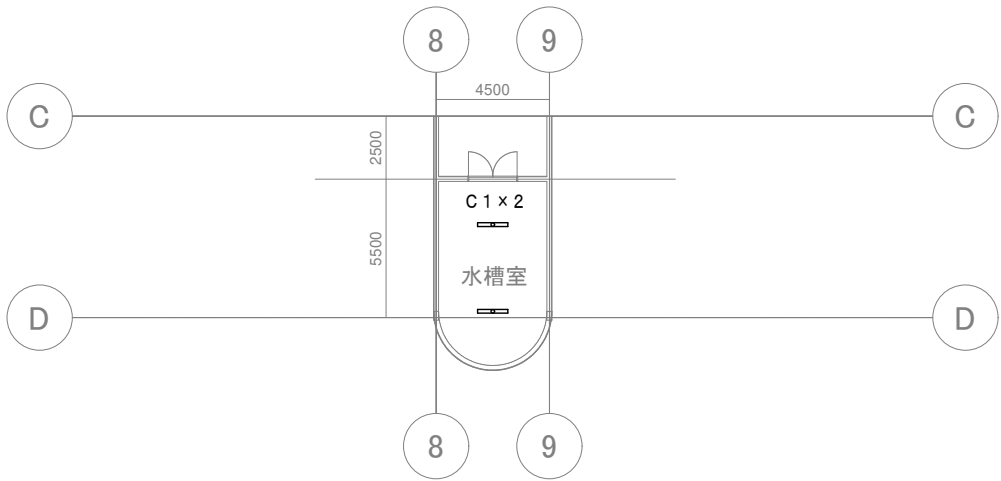

特記事項 既存撤去 電灯設備
1. 記入なき配線は下記のとおりとする。
—— IV1. 6×2 (19)
—— // IV2. 0×2 (19)
—— /// IV1. 6×3 (19)
—— //// IV1. 6×4 (19)
—— ///// IV1. 6×5 (19)
上記以外の物は上記の規則性に従って判断のこと
2. 図面記載の配線やスイッチを撤去し、それ以外は残置とする。
3. 照明器具については既存姿図記号を参照し、特記なき物はすべて撤去とする。

◎3階建築改修計画概要(壁・天井)				
室名	壁下地	壁仕上	天井下地	天井仕上
2-2、3階倉庫	既存撤去新設	既存撤去新設	残置	既存撤去新設
男女WC(東、西)	既存撤去新設	既存撤去新設	既存撤去新設	既存撤去新設
3階書庫、部活用具室	間仕切りを無くす所以外そのまま	残置	残置	既存撤去新設
3階少人数(西)、2-1	間仕切りを無くす所以外そのまま	残置	残置	塗装のみ
上記以外	壁・天井の塗装のみ又は改修無し			

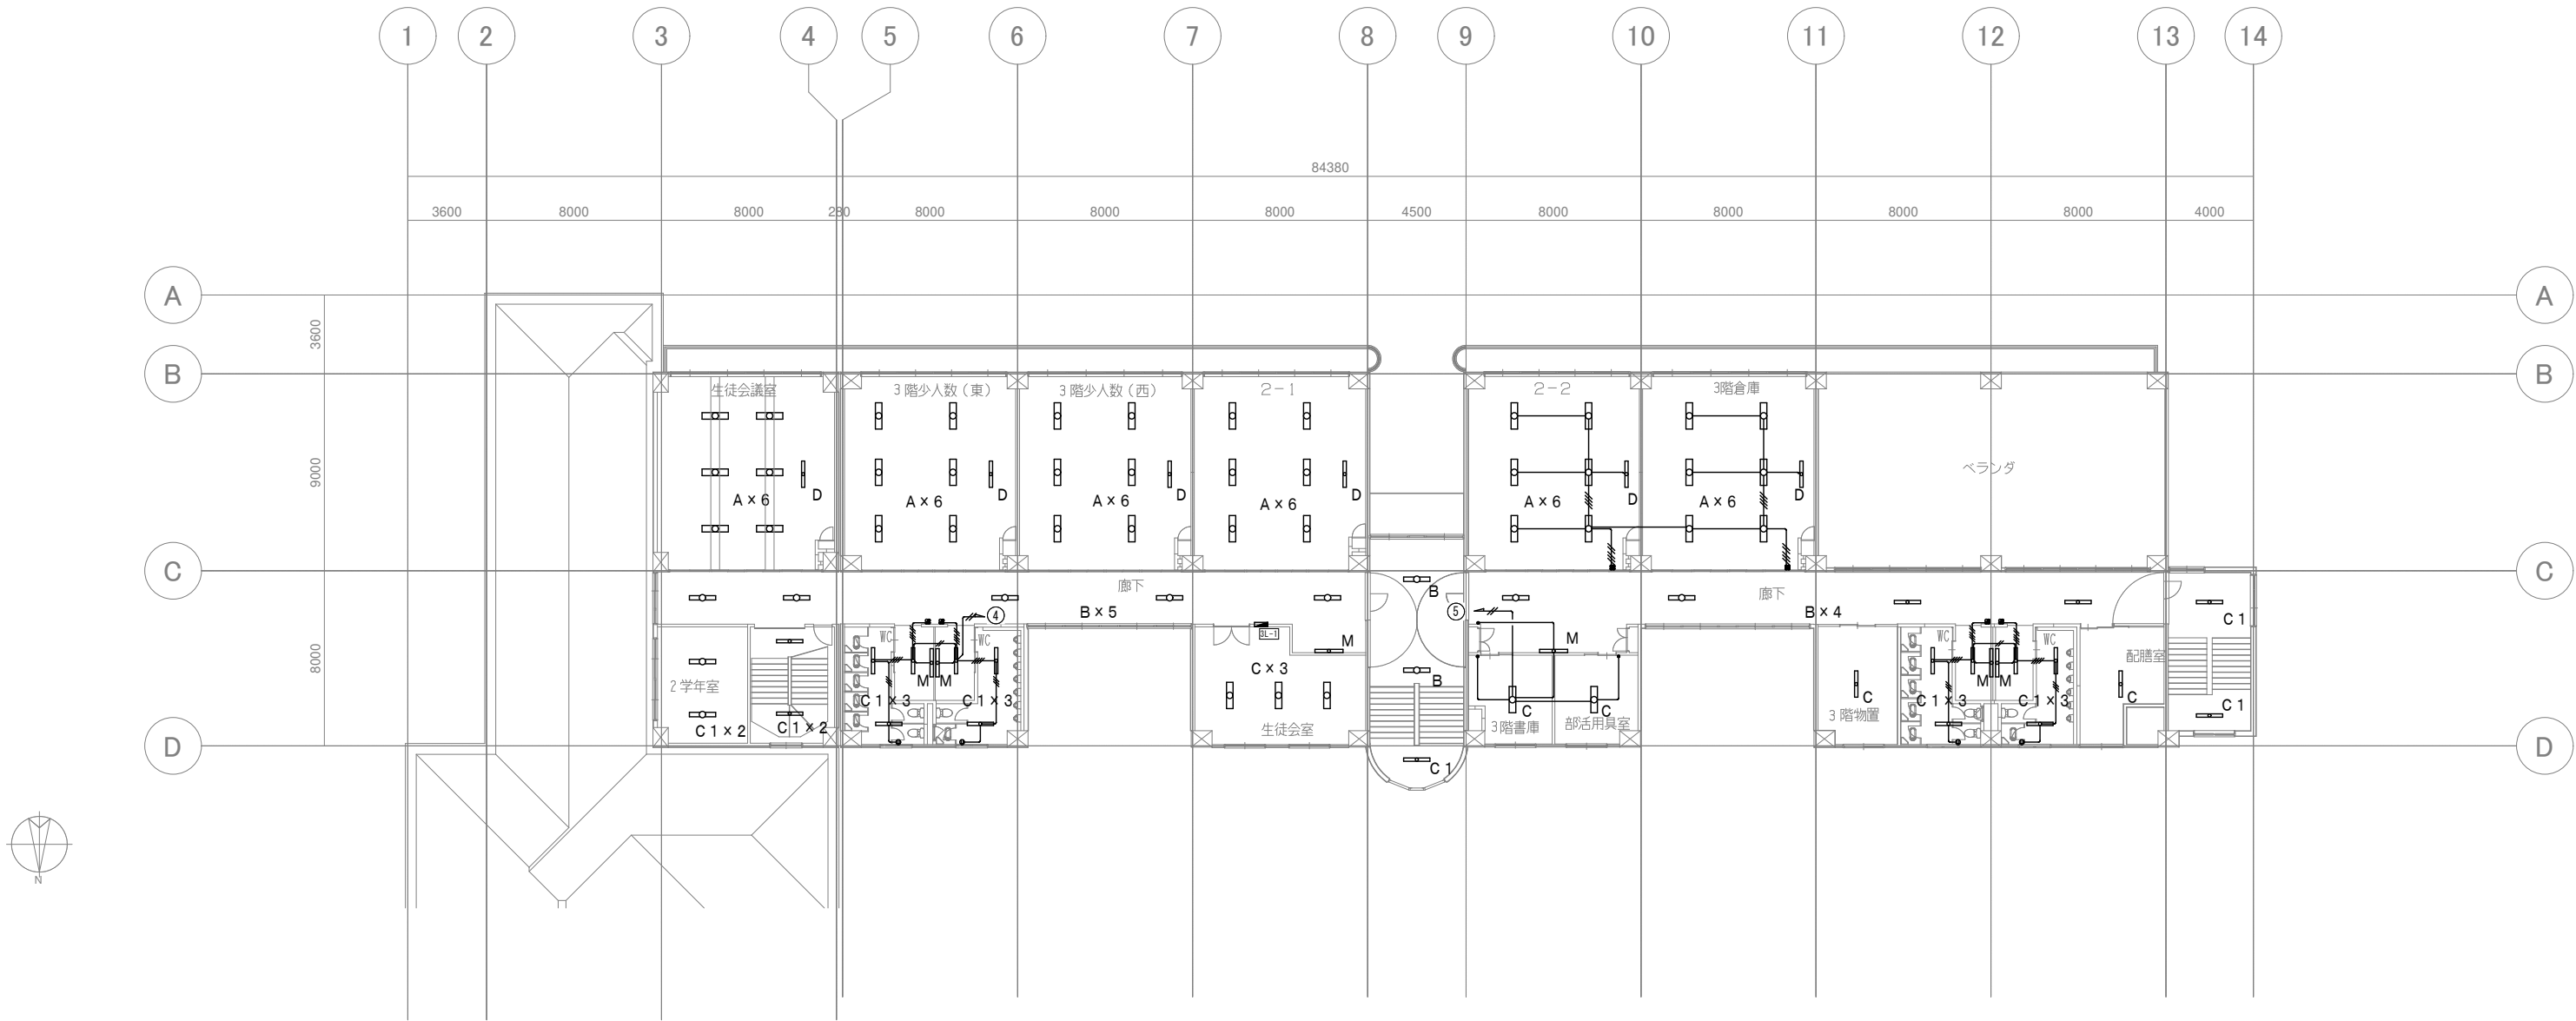

	特 記	改訂番号			業務番号	工事名称			
		改訂月日	改訂内容			大船渡中学校統合改修(電気設備)工事			
						図面内容	縮尺	図面区分	電気設備
				25037	図面内容	既存撤去 3 階・塔屋電灯設備図	1 : 150 (A1)	図面番号	E-10