



1. 記入なき配線は下記のとおりとする。	
	EM-EEF1.6-2C
	EM-EEF1.6-3C(1E)
	EM-EEF2.0-3C(1E)
	EM-EEF1.6-3C
	EM-EEF1.6-nC
上記以外の物は上記の規則性に従って判断のこと	
	EM-FOPPE1.2-1P
	天井ころがし配線
	露出配線（電線管またはメタルモール保護）
2. ケーブル配線において埋込立上り・立下り部分は、適合P F管にて保護のこと。	
3. フラッシュプレートは金属製とする。	
4. 機器の仕様は下記による。	
	メタルモールジョイントボックス
	ジョイントボックス透明(大)
	熱線センサ（親機一般型・Fは換気扇遅れ型）
	熱線センサ（子機一般型・Fは換気扇遅れ型）
	換気扇操作ユニット
	埋込コンセント2P15A-1
	埋込コンセント2P15A-1 E付
5. 記載なき屋内露出配線はメタルモール保護とする。また、記載なき屋外露出配線は適合Z G管保護とする。	
6. 図面記載以外の配線やスイッチについては既設再利用とする。	
7. 教室の新設配線は既設配線からの接続とし、不要になったものについては撤去のこと。	
8. 照明器具については新設図記号を参照し、特記なき物はすべて新設とする。	

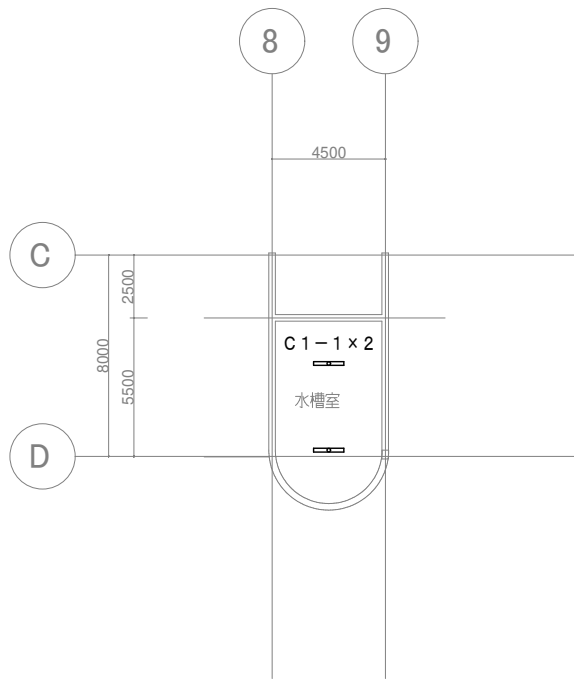

◎3階建築改修計画概要(壁・天井)

室名	壁下地	壁仕上	天井下地	天井仕上
2-1、2-2	既存撤去新設	既存撤去新設	残置	既存撤去新設
男女WC(東、西)	既存撤去新設	既存撤去新設	既存撤去新設	既存撤去新設
ロッカースペース	間仕切りを無くす所以外そのまま	残置	既存撤去新設	既存撤去新設
多目的室	間仕切りを無くす所以外そのまま	残置	残置	塗装のみ
上記以外	壁・天井の塗装のみ又は改修無し			

【改修】R階平面図

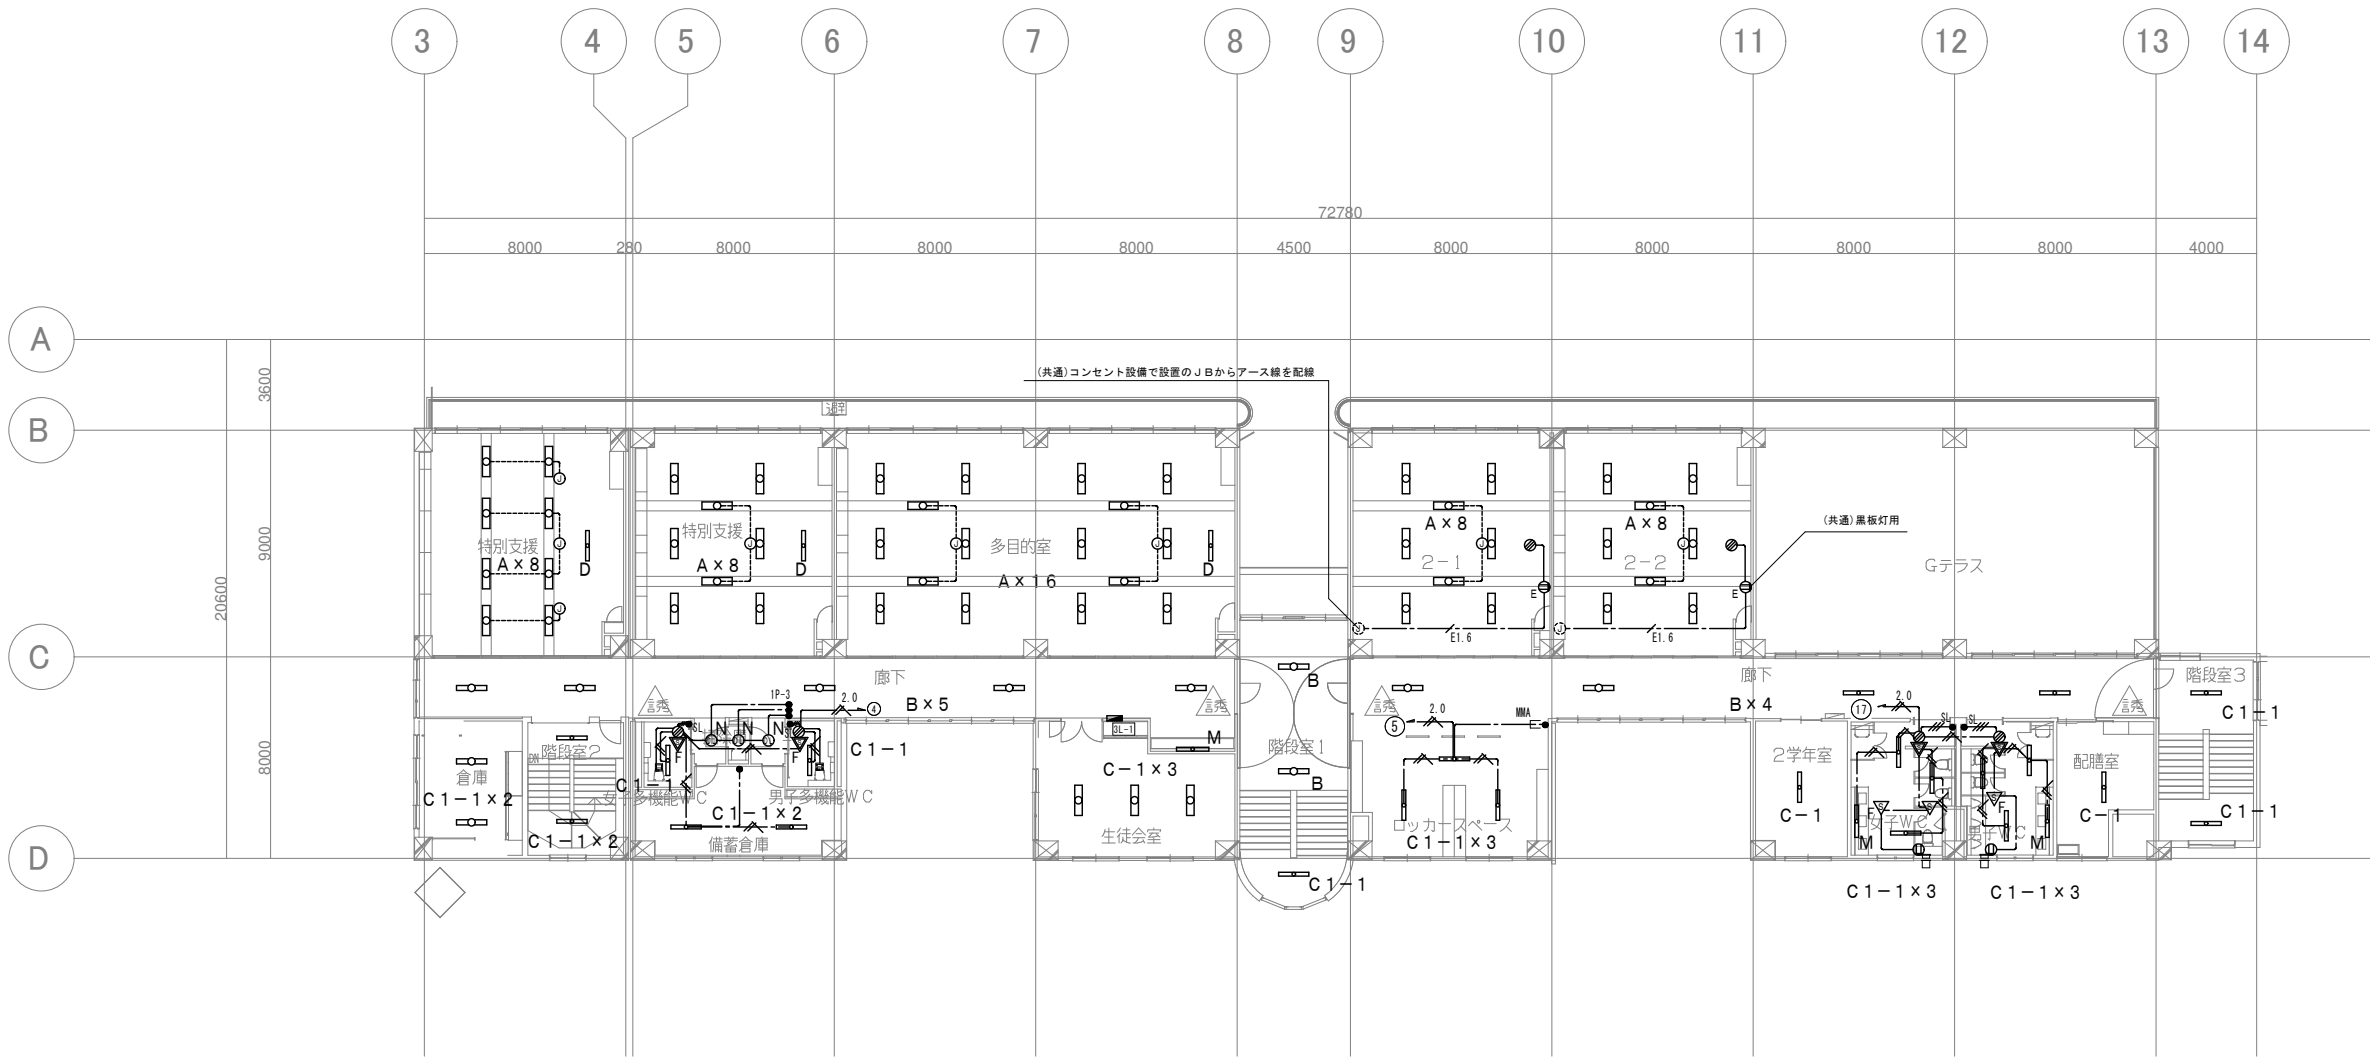

【改修】3階平面図

	特 記	改訂番号 改訂月日 改訂内容			業務番号 25037	工事名称 大船渡中学校統合改修(電気設備)工事		
						図面内容 改修 3階・塔屋電灯設備図	縮尺 1 : 150 (A1)	図面区分 電気設備
						図面番号 E-13		