

特記事項 既存撤去 コンセント設備


1. 記入なき配線は下記のとおりとする。

- IV1. 6×2 (19)  
IV2. 0×2 (19)  
IV2. 0×3 (19)  
IV2. 0×4 (19)

2. 図面記載の配線や機器を撤去・取外しし、それ以外は残置とする。

3. シンボルは下記による。

- ロ ハイタンクバルブ機器 (機械設備)  
① 埋込コンセント2P15A-1  
② ET 埋込コンセント2P15A-2 ET付  
□ サーマスタット  
● 床プレート  
● 床コンセント (1φ100V)  
● 床コンセント (3φ200V)  
□ エアコンリモコン

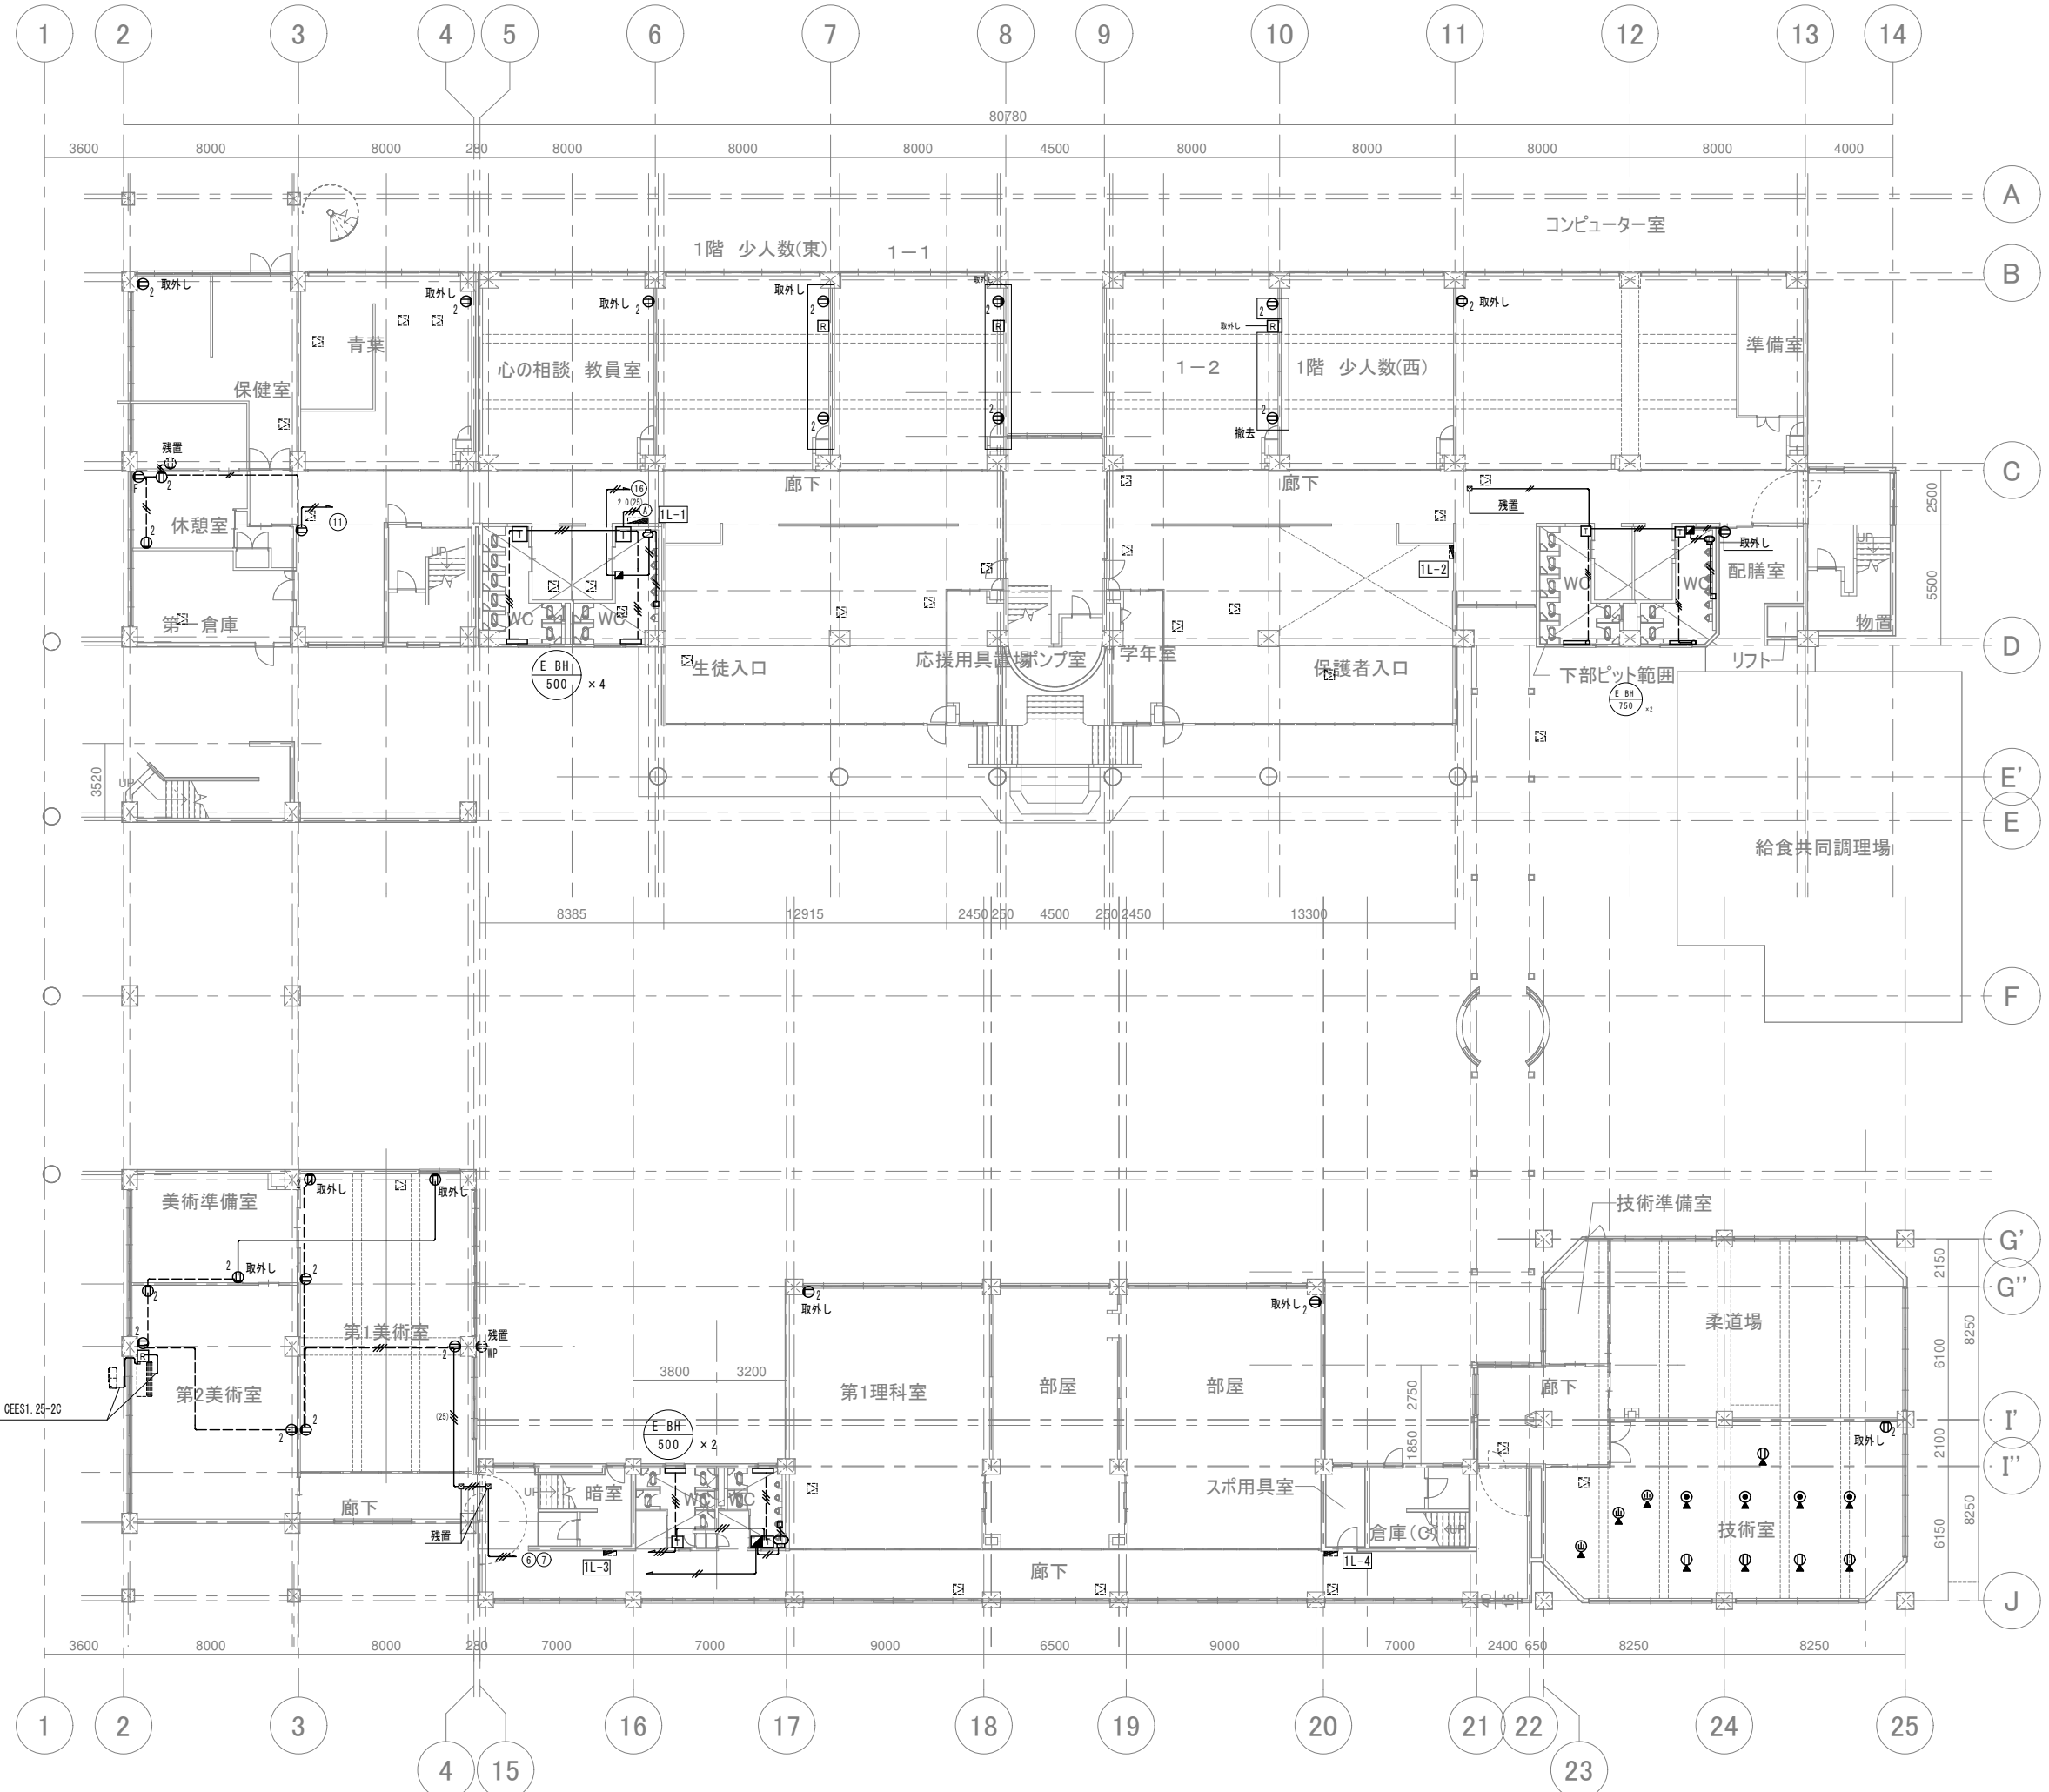

特記

|  |  |
|--|--|
|  |  |
|  |  |
|  |  |
|  |  |

改訂番号 改訂月日 改訂内容

|  |  |  |
|--|--|--|
|  |  |  |
|  |  |  |
|  |  |  |

業務番号

工事名称

|                      |                    |
|----------------------|--------------------|
| 25037                | 大船渡中学校統合改修(電気設備)工事 |
| 図面内容                 | 縮尺                 |
| 既存撤去 1階コンセント、空調配線設備図 | 1 : 150 (A1)       |
|                      | 図面番号               |
|                      | E-14               |