
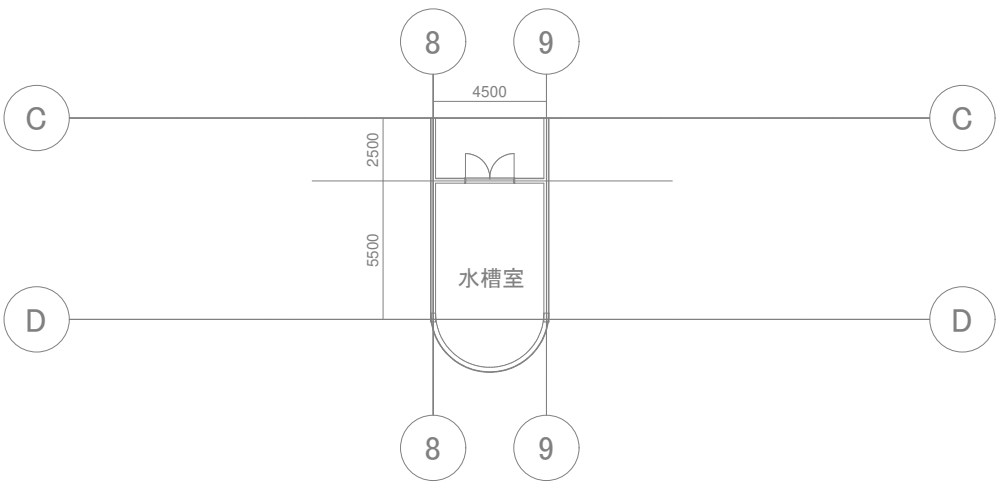


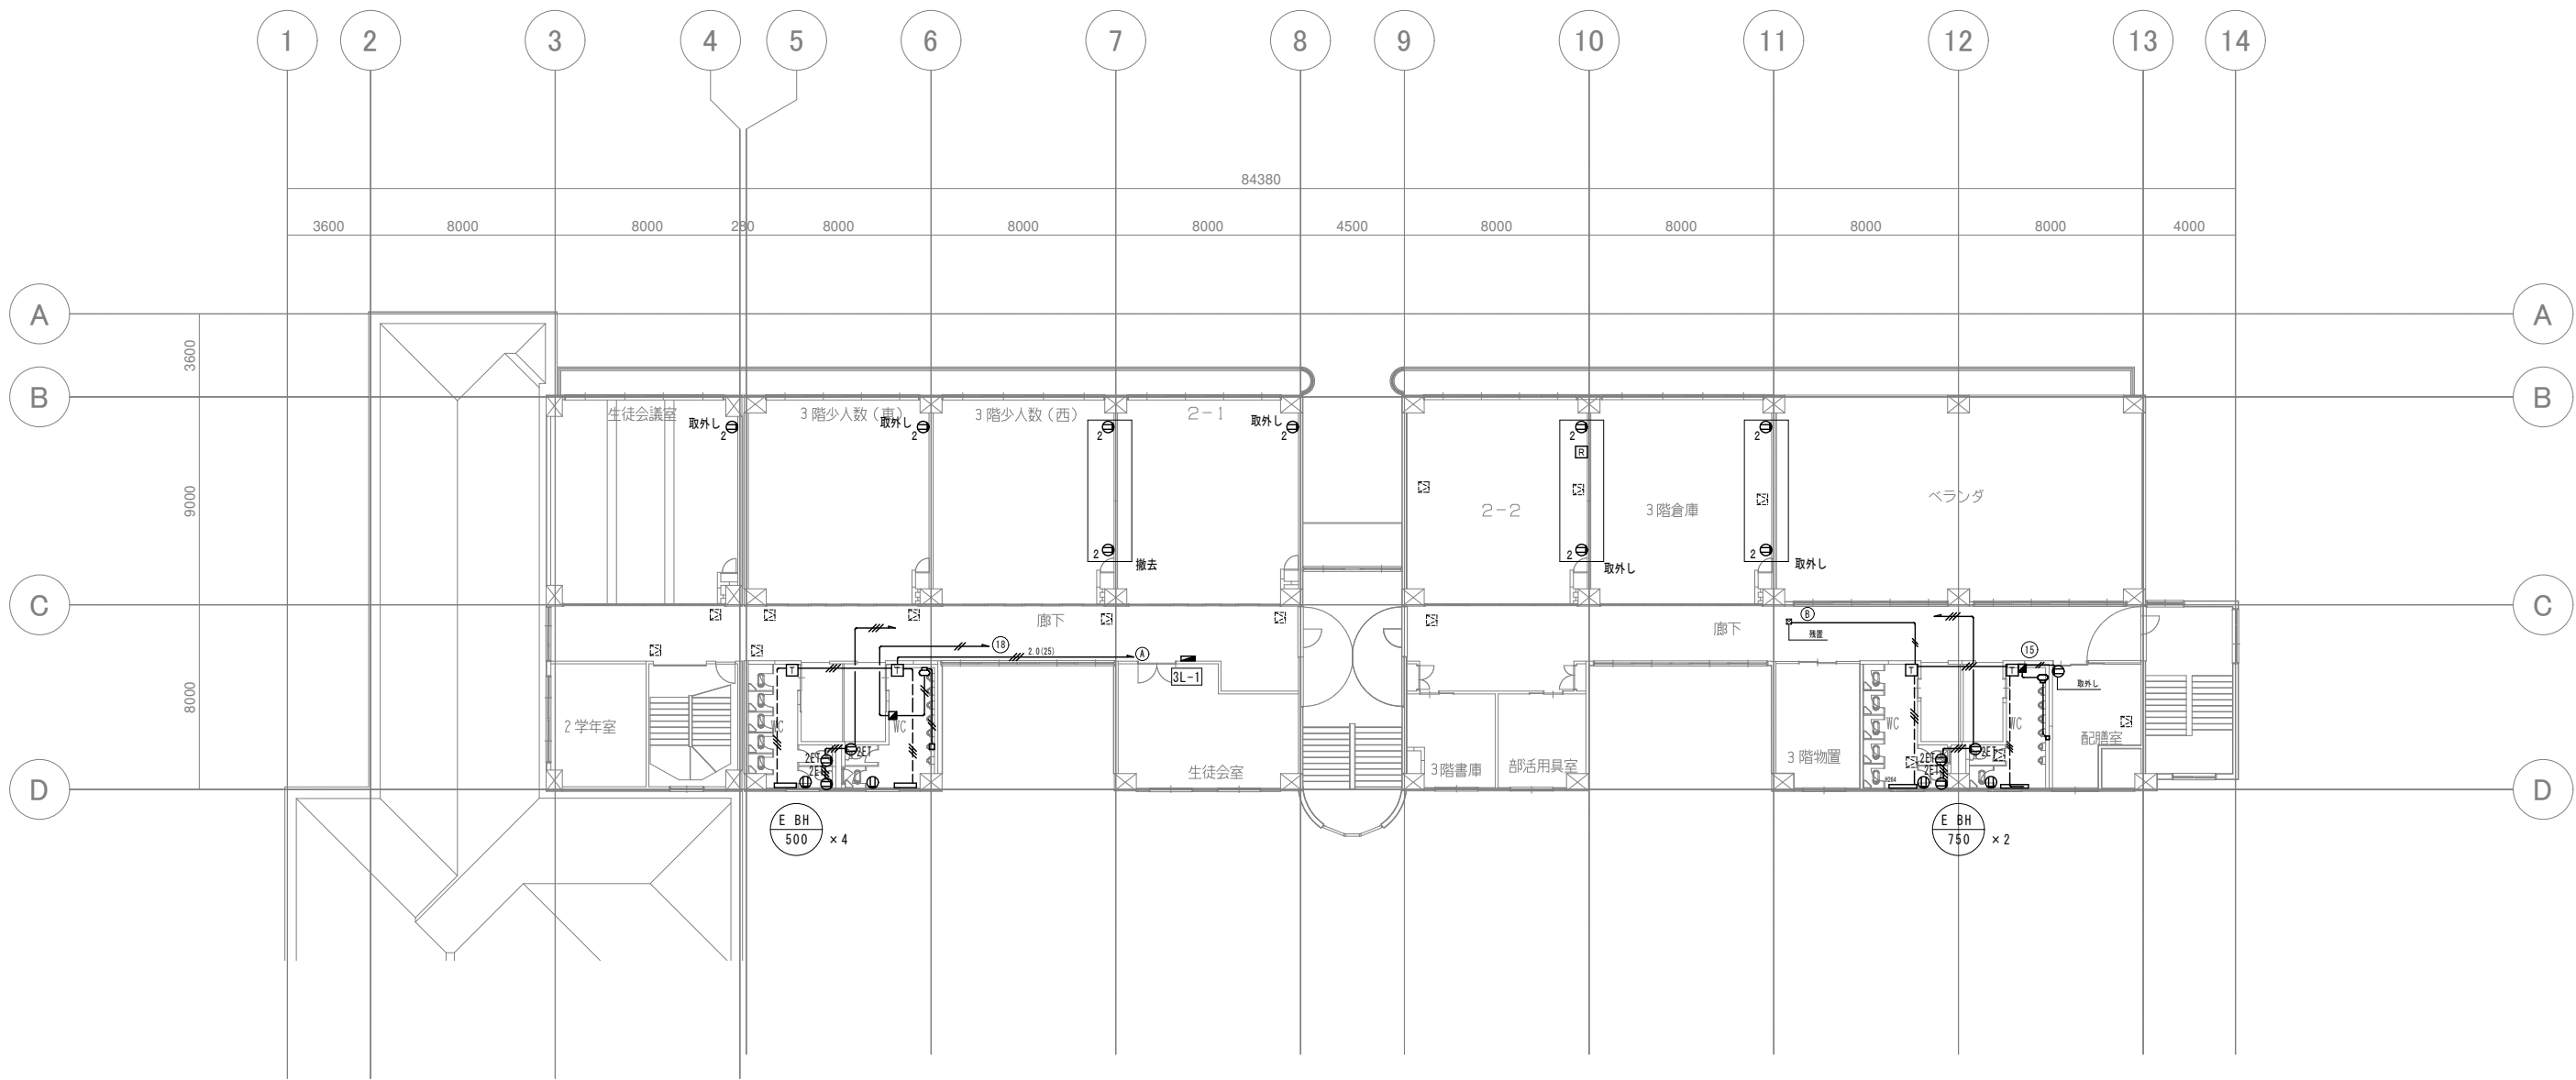

特記事項 既存撤去 コンセント設備	
1. 記入なき配線は下記のとおりとする。	
	IV1. 6×2(19)
	IV2. 0×2(19)
	IV2. 0×3(19)
	IV2. 0×4(19)
2. 図面記載の配線や機器を撤去・取外しし、それ以外は残置とする。	
3. シンボルは下記による。	
	ハイトンクバルブ機器(機械設備)
	埋込コンセント2P15A-1
	埋込コンセント2P15A-2 ET付
	サーモスタット
	エアコンリモコン
4. 既設リモコン配線は壁露出立下げ部分のみ取外し再取付(メタルモール共)とする。	

	特 記	改訂番号 改訂月日 改訂内容			業務番号 25037	工事名称 大船渡中学校統合改修(電気設備)工事		
						図面内容 既存撤去 3階コンセント、空調配線設備図	縮尺 1 : 150 (A1)	図面区分 電気設備
			図面番号 E-16					