




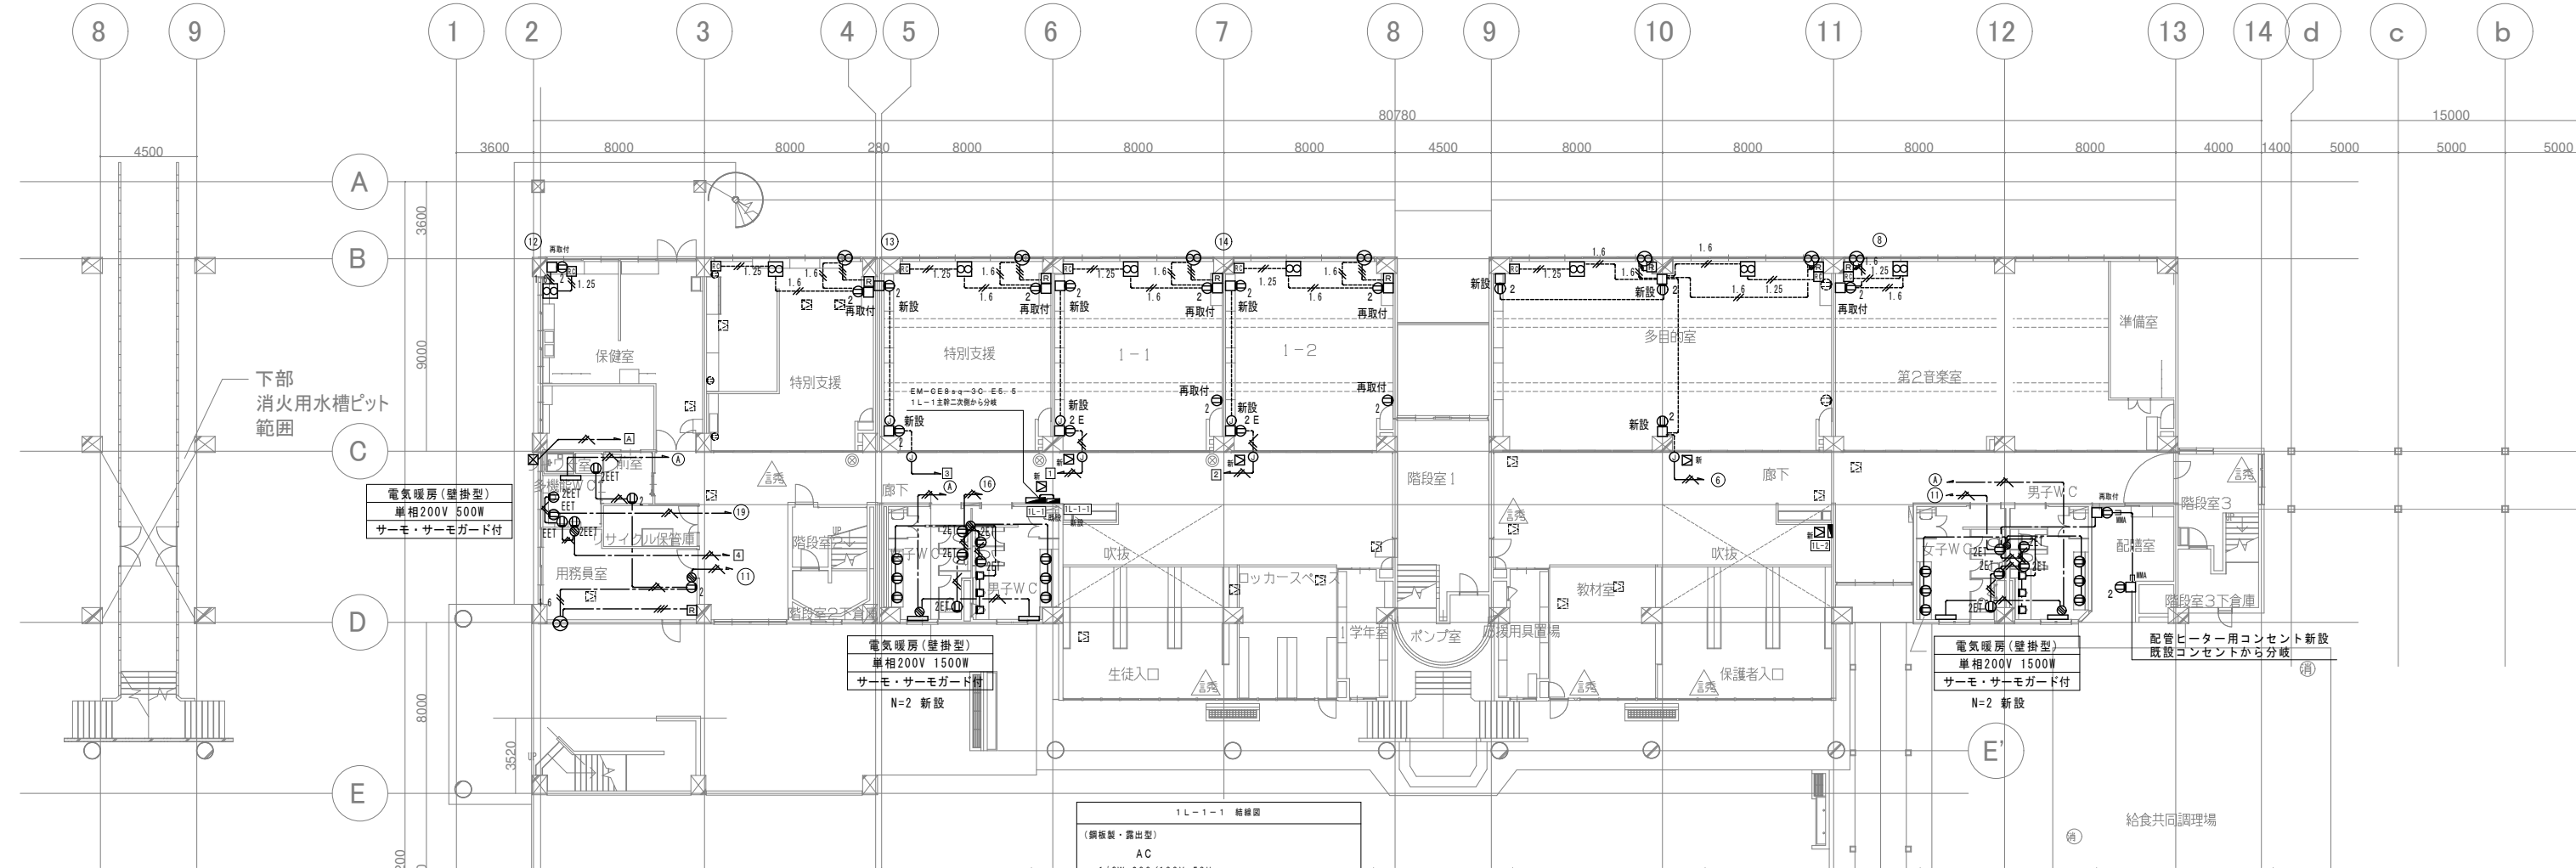

【改修】地下通路

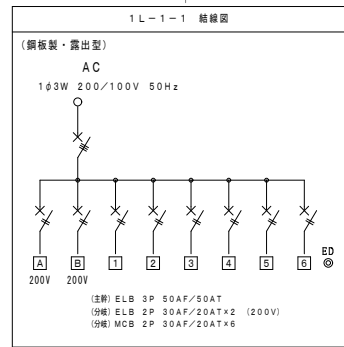

特記事項 コンセント設備	
1. 記入なき配線は下記のとおりとする。	
EM-EFF2. 0-2C	
EM-EFF2. 0-3C (1E)	
EM-EFF1. 6-2C	
EM-EFF1. 6-3C	
EM-CEES1. 25-2C	
2. ケーブル配線において埋込立上り・立下り部分は、適合P F管にて保護のこと。	
3. フラッシュプレートは金属製とする。	
4. 機器の仕様は下記による。	
① 埋込コンセント2P15A-1	
② EET 埋込コンセント2P15A-1 E・ET付	
③ 埋込コンセント2P15A-2	
④ 2ET 埋込コンセント2P15A-2 ET付	
⑤ 2EET 埋込コンセント2P15A-2 E・ET付	
⑥ サーマスタット	
⑦ メタルモールジョイントボックス	
⑧ プルボックス200□200 ZG・WP	
⑨ ジョイントボックス	
⑩ 壁付型ロスナイ(機械設備)	
⑪ 天井型・壁付型ロスナイ用リモコン(機械設備) スイッチボックス 1個用共	
⑫ 床置き型ロスナイ(機械設備)	
⑬ 床置き型ロスナイ用リモコン(機械設備) スイッチボックス 2個用共	
⑭ 天井型ロスナイ(機械設備)	
5. 記載なき屋内露出配線はメタルモール保護とする。また、記載なき屋外露出配線は適合Z G管保護とする。	
6. 図面記載以外の配線や機器については既設再利用とする。	
7. 床置きロスナイの配線は床上配線(床モール保護)とする。	
8. 図示したシンボルのうち、再取付と記載のあるものは取り外し品を再取付とし、無記載の物は新設とする。	

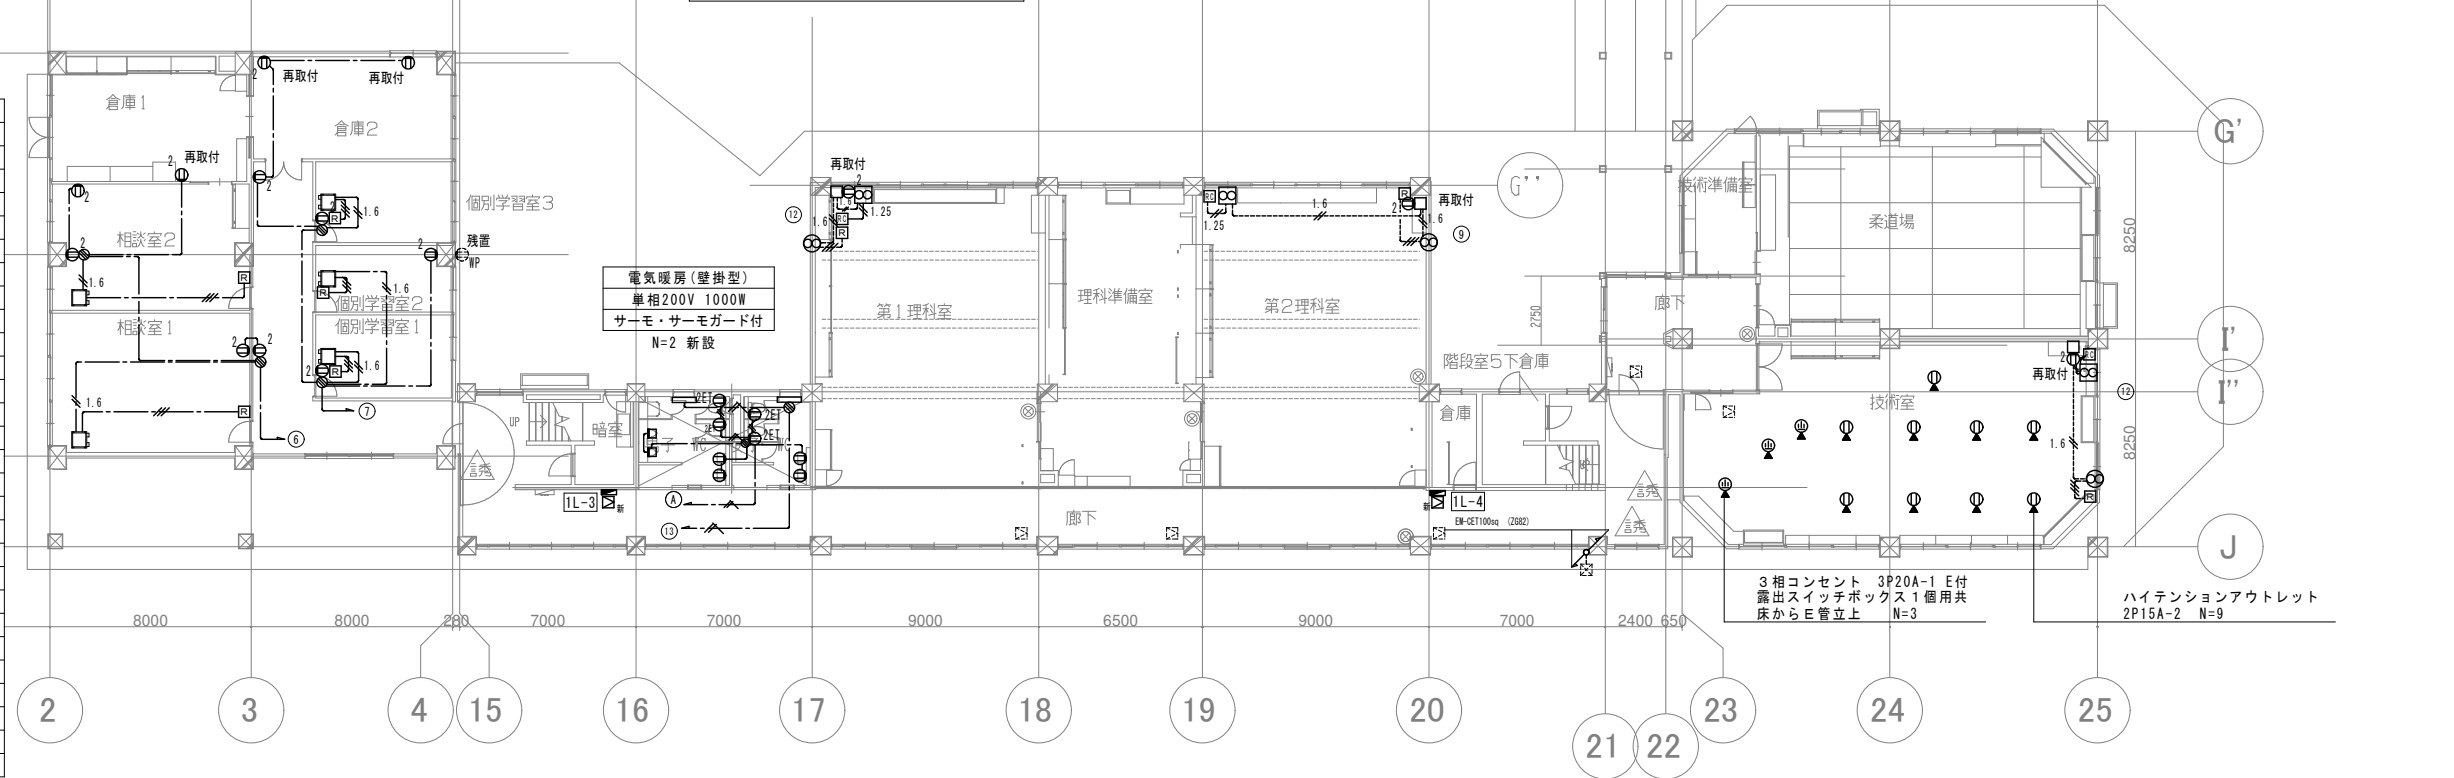

特記		改訂番号 改訂月日 改訂内容		業務番号 工事名称		大船渡中学校統合改修(電気設備)工事	
				25037		図面内容	
						改修 1階幹線・コンセント設備図	
						縮尺 1 : 150 (A1)	図面番号 E-17