


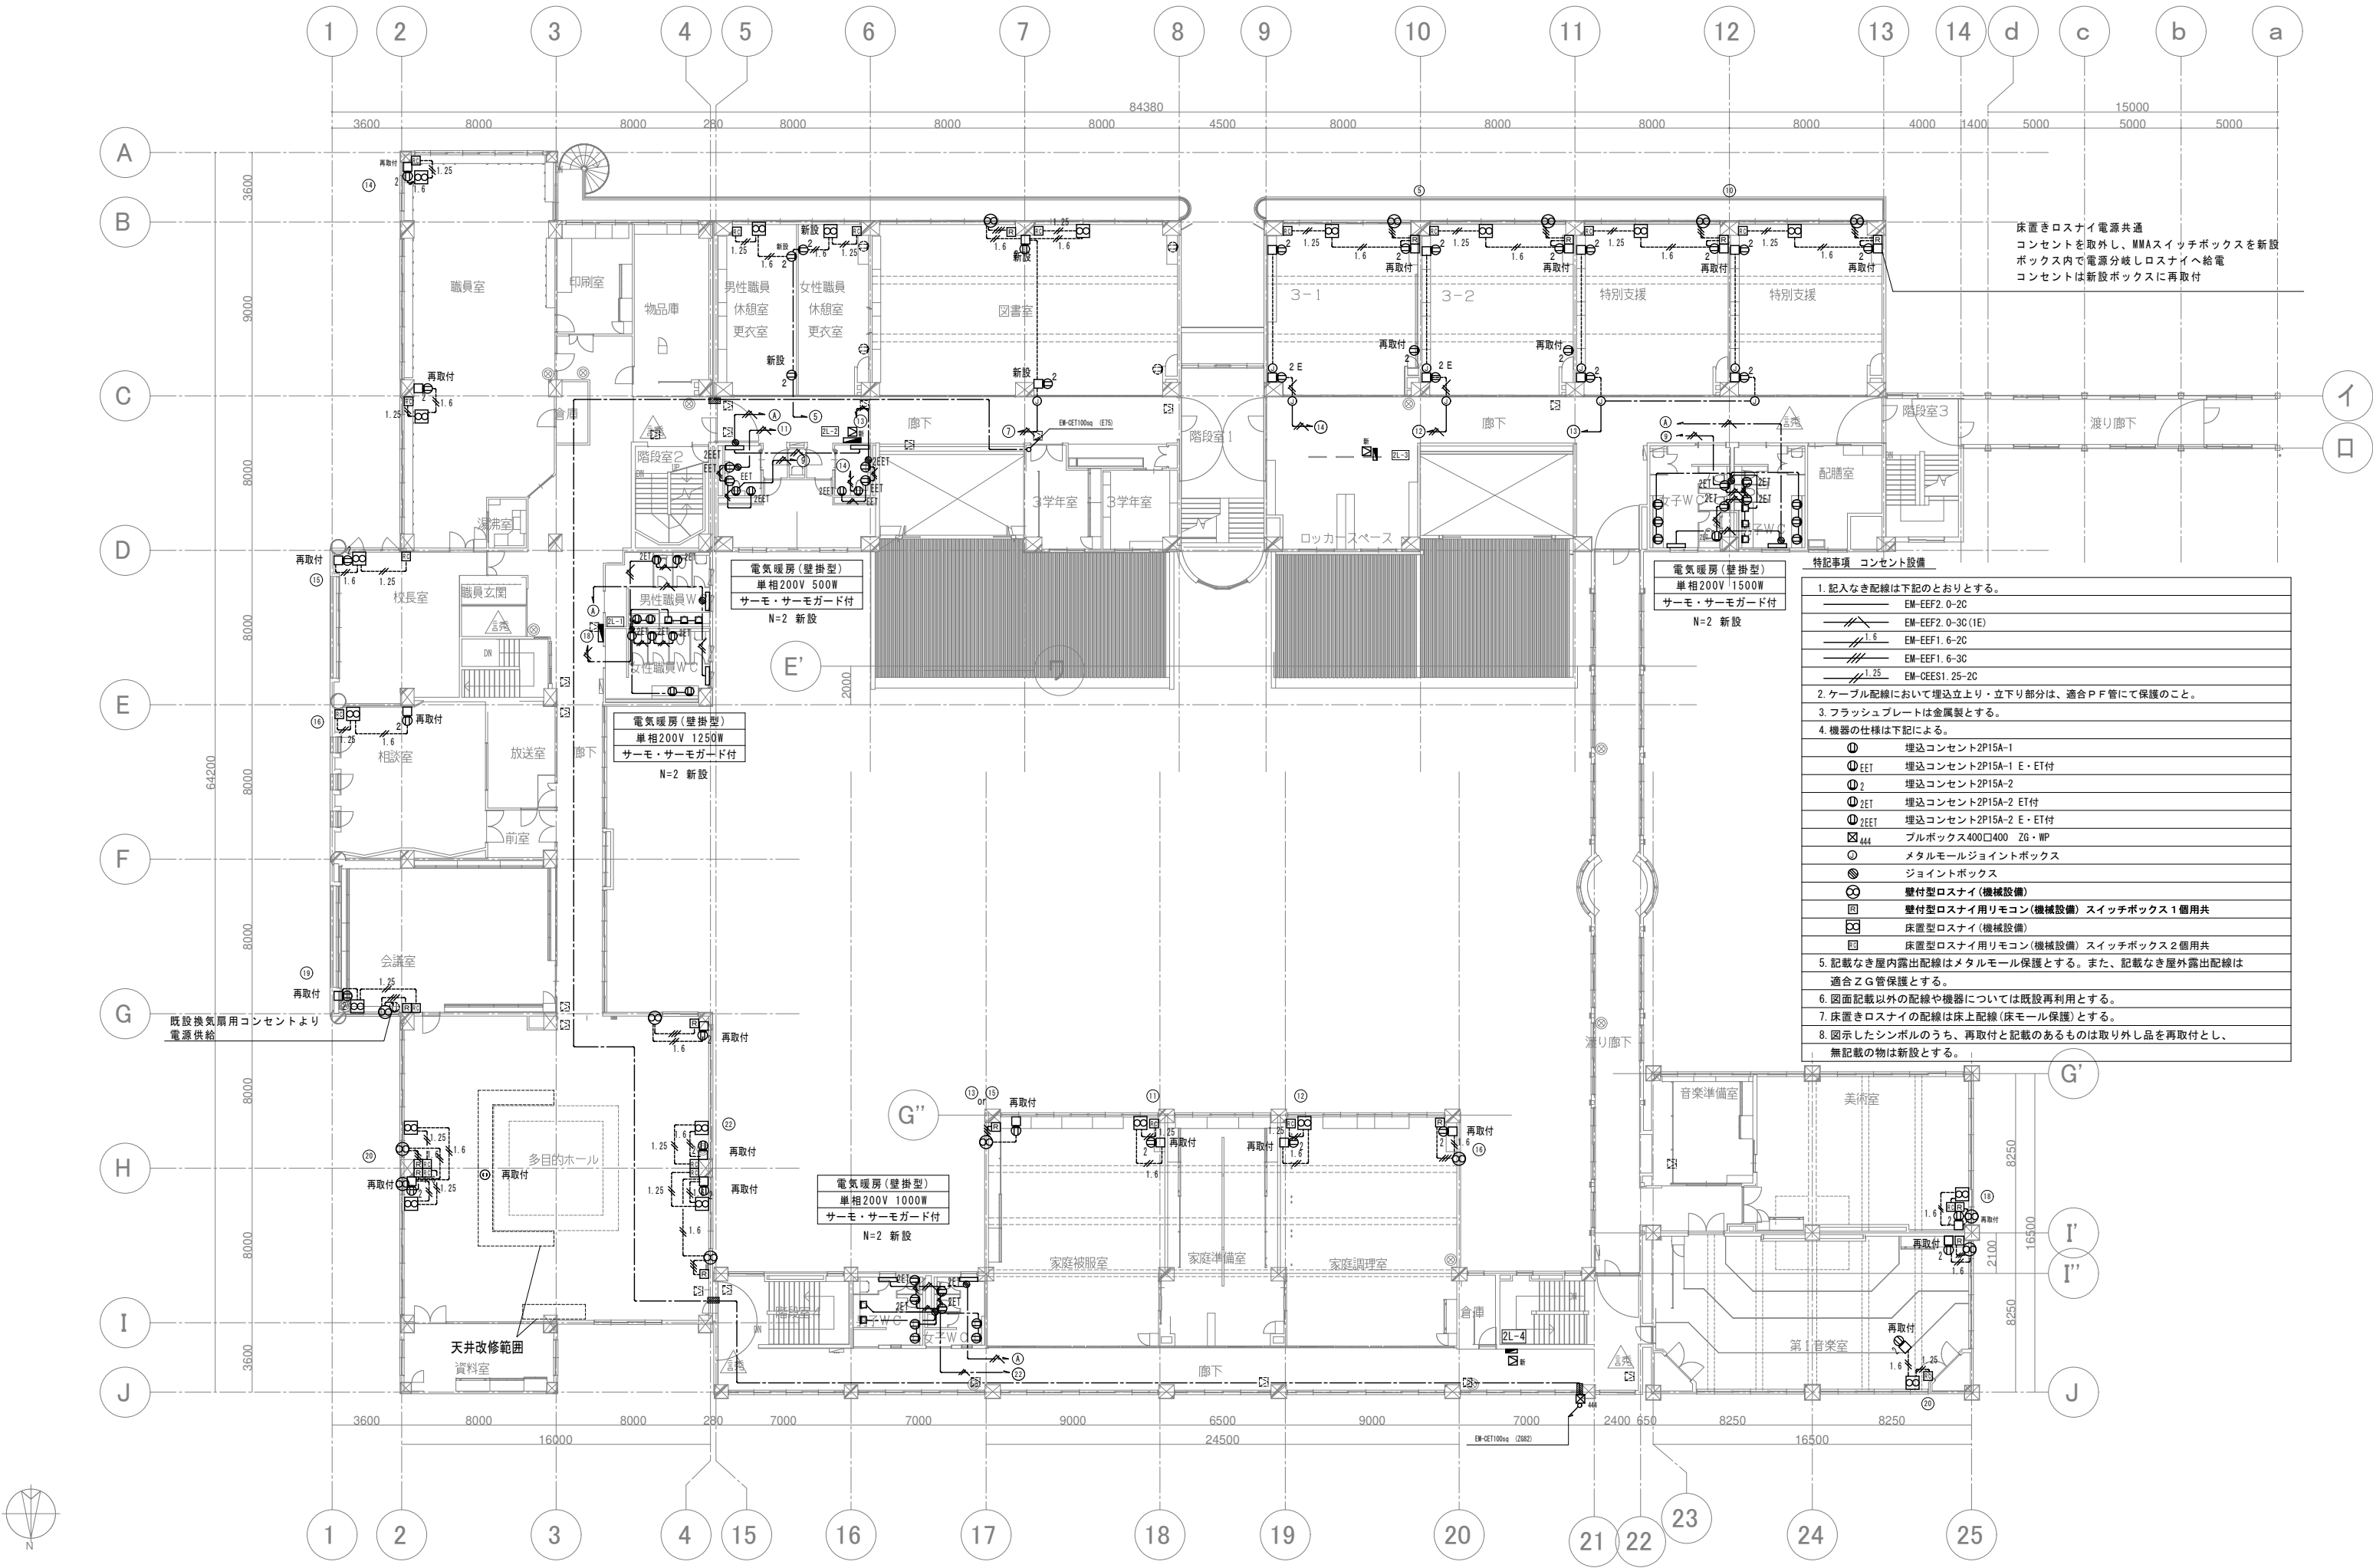

床置きロスナイ電源共通
コンセントを取外し、MMAスイッチボックスを新設
ボックス内で電源分岐しロスナイへ給電
コンセントは新設ボックスに再取付

特記事項 コンセント設備	
1. 記入なき配線は下記のとおりとする。	
EM-EFF2. 0-2C	
EM-EFF2. 0-3C(1E)	
EM-EFF1. 6-2C	
EM-EFF1. 6-3C	
EM-CEES1. 25-2C	
2. ケーブル配線において埋込立上り・立下り部分は、適合P F管にて保護のこと。	
3. フラッシュプレートは金属製とする。	
4. 機器の仕様は下記による。	
埋込コンセント2P15A-1	
EET 埋込コンセント2P15A-1 E・ET付	
埋込コンセント2P15A-2	
2ET 埋込コンセント2P15A-2 ET付	
2EET 埋込コンセント2P15A-2 E・ET付	
444 プルボックス400口400 ZG・WP	
メタルモルジョイントボックス	
ジョイントボックス	
壁付型ロスナイ(機械設備)	
壁付型ロスナイ用リモコン(機械設備) スwitchボックス1個用共	
床置き型ロスナイ(機械設備)	
床置き型ロスナイ用リモコン(機械設備) スwitchボックス2個用共	
5. 記載なき屋内露出配線はメタルモール保護とする。また、記載なき屋外露出配線は適合Z G管保護とする。	
6. 図面記載以外の配線や機器については既設再利用とする。	
7. 床置きロスナイの配線は床上配線(床モール保護)とする。	
8. 図示したシンボルのうち、再取付と記載のあるものは取り外し品を再取付とし、無記載の物は新設とする。	



	特 記		改訂番号	改訂月日	改訂内容	業務番号	工事名称			
							大船渡中学校統合改修(電気設備)工事			
							図面内容	縮尺	図面区分	電気設備
						25037	改修 2階幹線・コンセント設備図	1 : 150 (A1)	図面番号	E-18