



特記事項 コンセント設備

1. 記入なき配線は下記のとおりとする。
EM-EEF2. 0-2C
EM-EEF2. 0-3C (1E)
EM-EEF1. 6-2C
EM-EEF1. 6-3C
EM-CEES1. 25-2C
2. ケーブル配線において埋込立上り・立下り部分は、適合P F管にて保護のこと。
3. フラッシュプレートは金属製とする。
4. 機器の仕様は下記による。
埋込コンセント2P15A-1
埋込コンセント2P15A-1 E・ET付
埋込コンセント2P15A-2
埋込コンセント2P15A-2 ET付
埋込コンセント2P15A-2 E・ET付
メタルモールジョイントボックス
ジョイントボックス
壁付型ロスナイ(機械設備)
壁付型ロスナイ用リモコン(機械設備) スイッチボックス 1 個用共
床置き型ロスナイ(機械設備)
床置き型ロスナイ用リモコン(機械設備) スイッチボックス 2 個用共
5. 記載なき屋内露出配線はメタルモール保護とする。また、記載なき屋外露出配線は適合Z G管保護とする。
6. 図面記載以外の配線や機器については既設再利用とする。
7. 床置きロスナイの配線は床上配線(床モール保護)とする。
8. 図示したシンボルのうち、再取付と記載のあるものは取り外し品を再取付とし、無記載の物は新設とする。

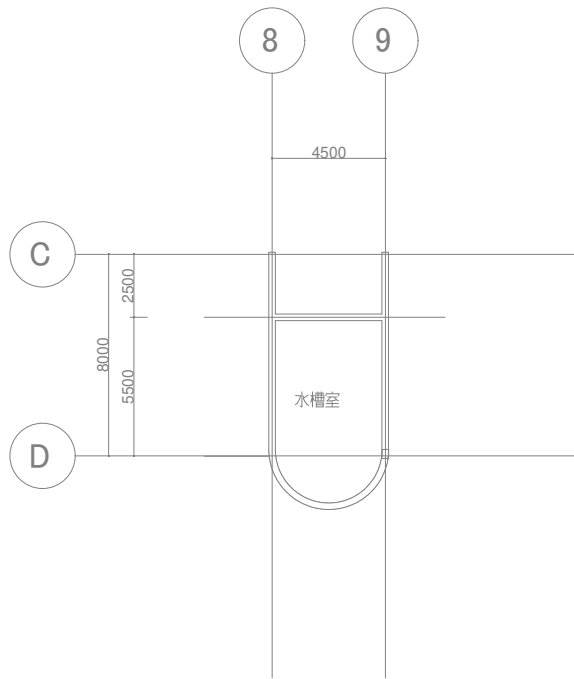

【改修】R階平面図

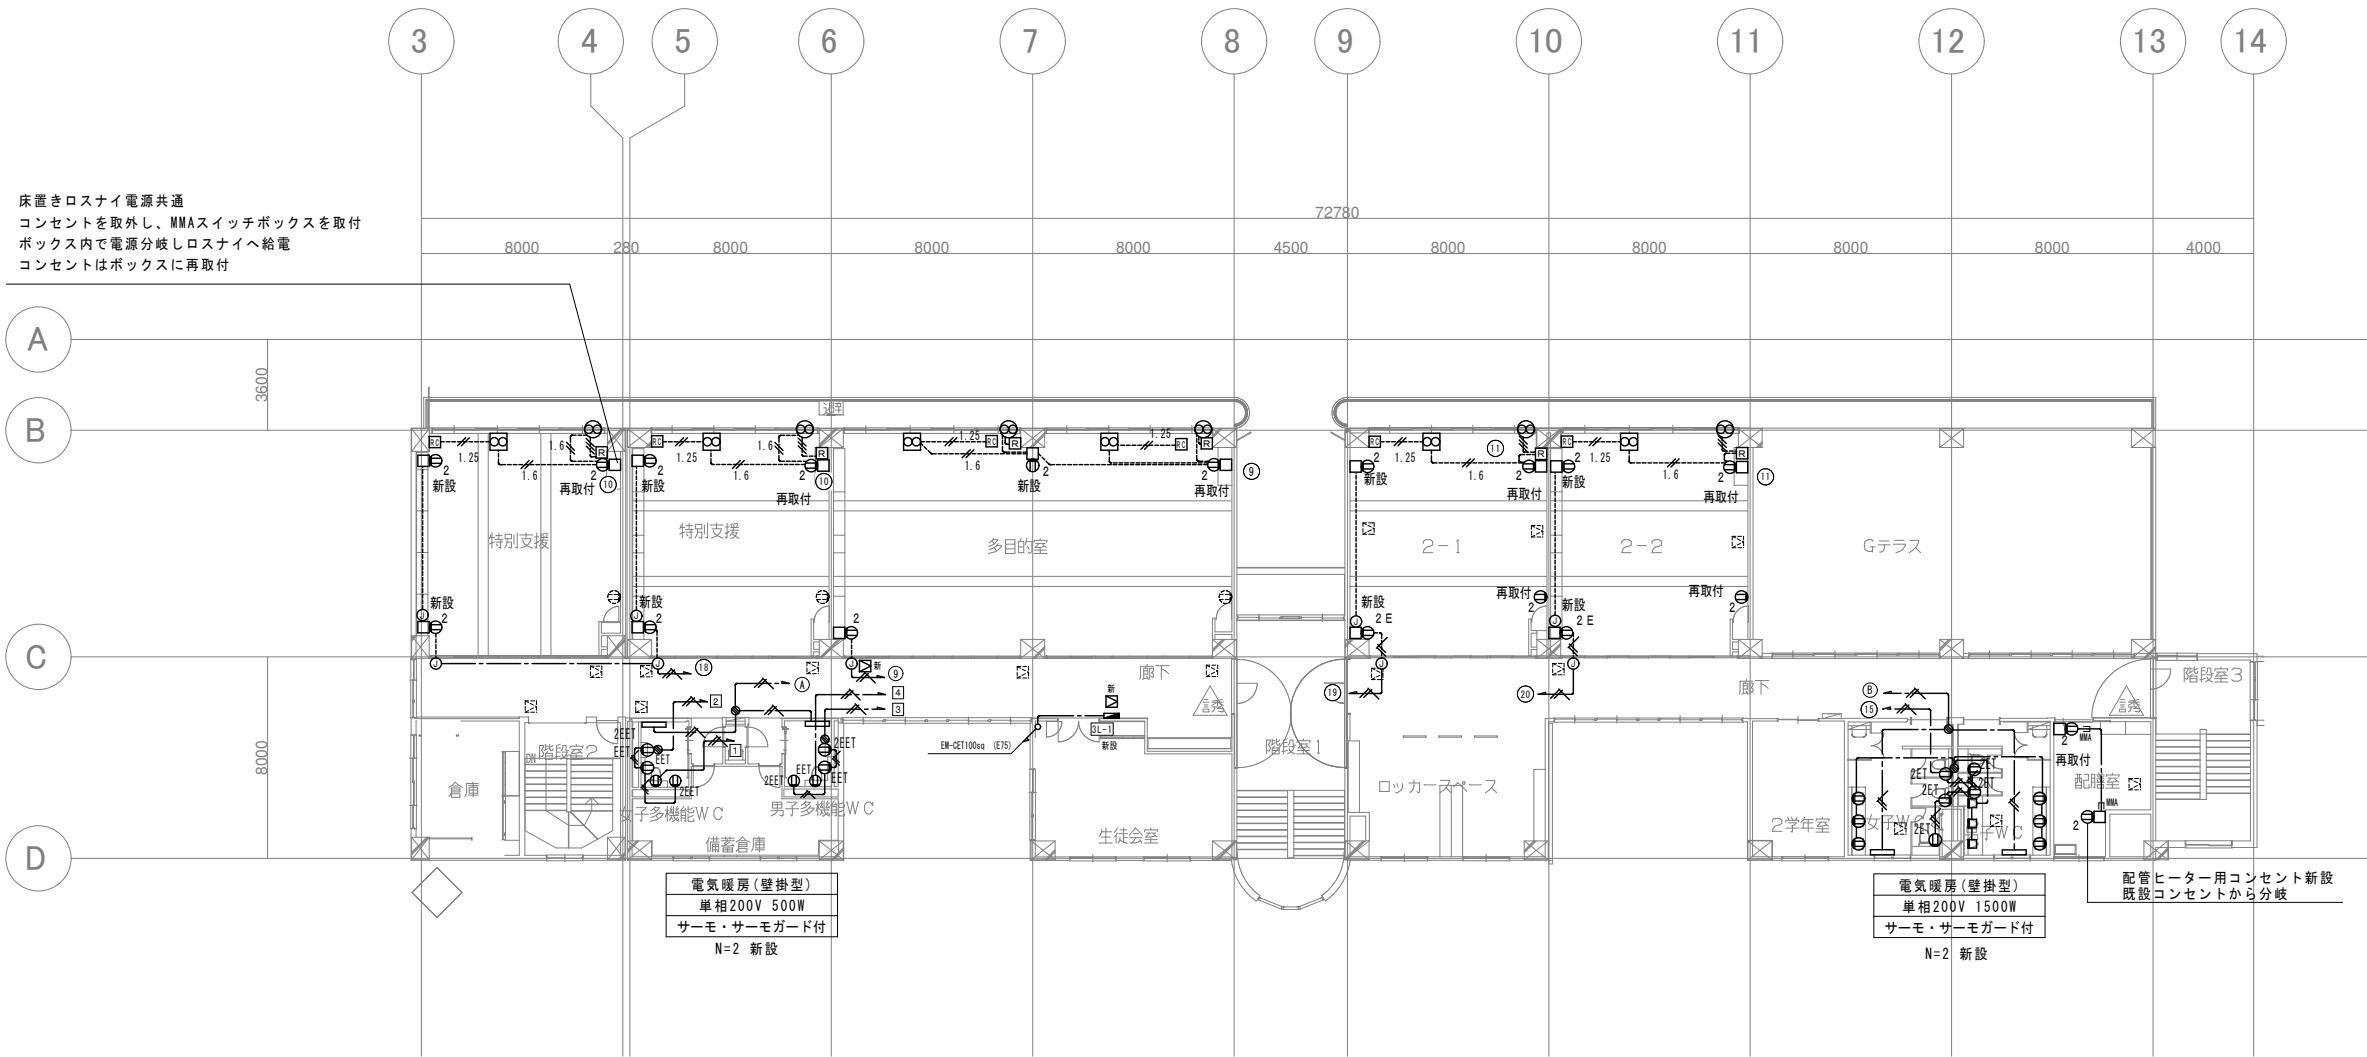

【改修】3階平面図

	特 記		改訂番号	改訂月日	改訂内容	業務番号 25037	工事名称 大船渡中学校統合改修(電気設備)工事		
							図面内容 改修 3階塔屋幹線・コンセント設備図	縮尺 1 : 150 (A1)	図面区分 電気設備 図面番号 E-19