


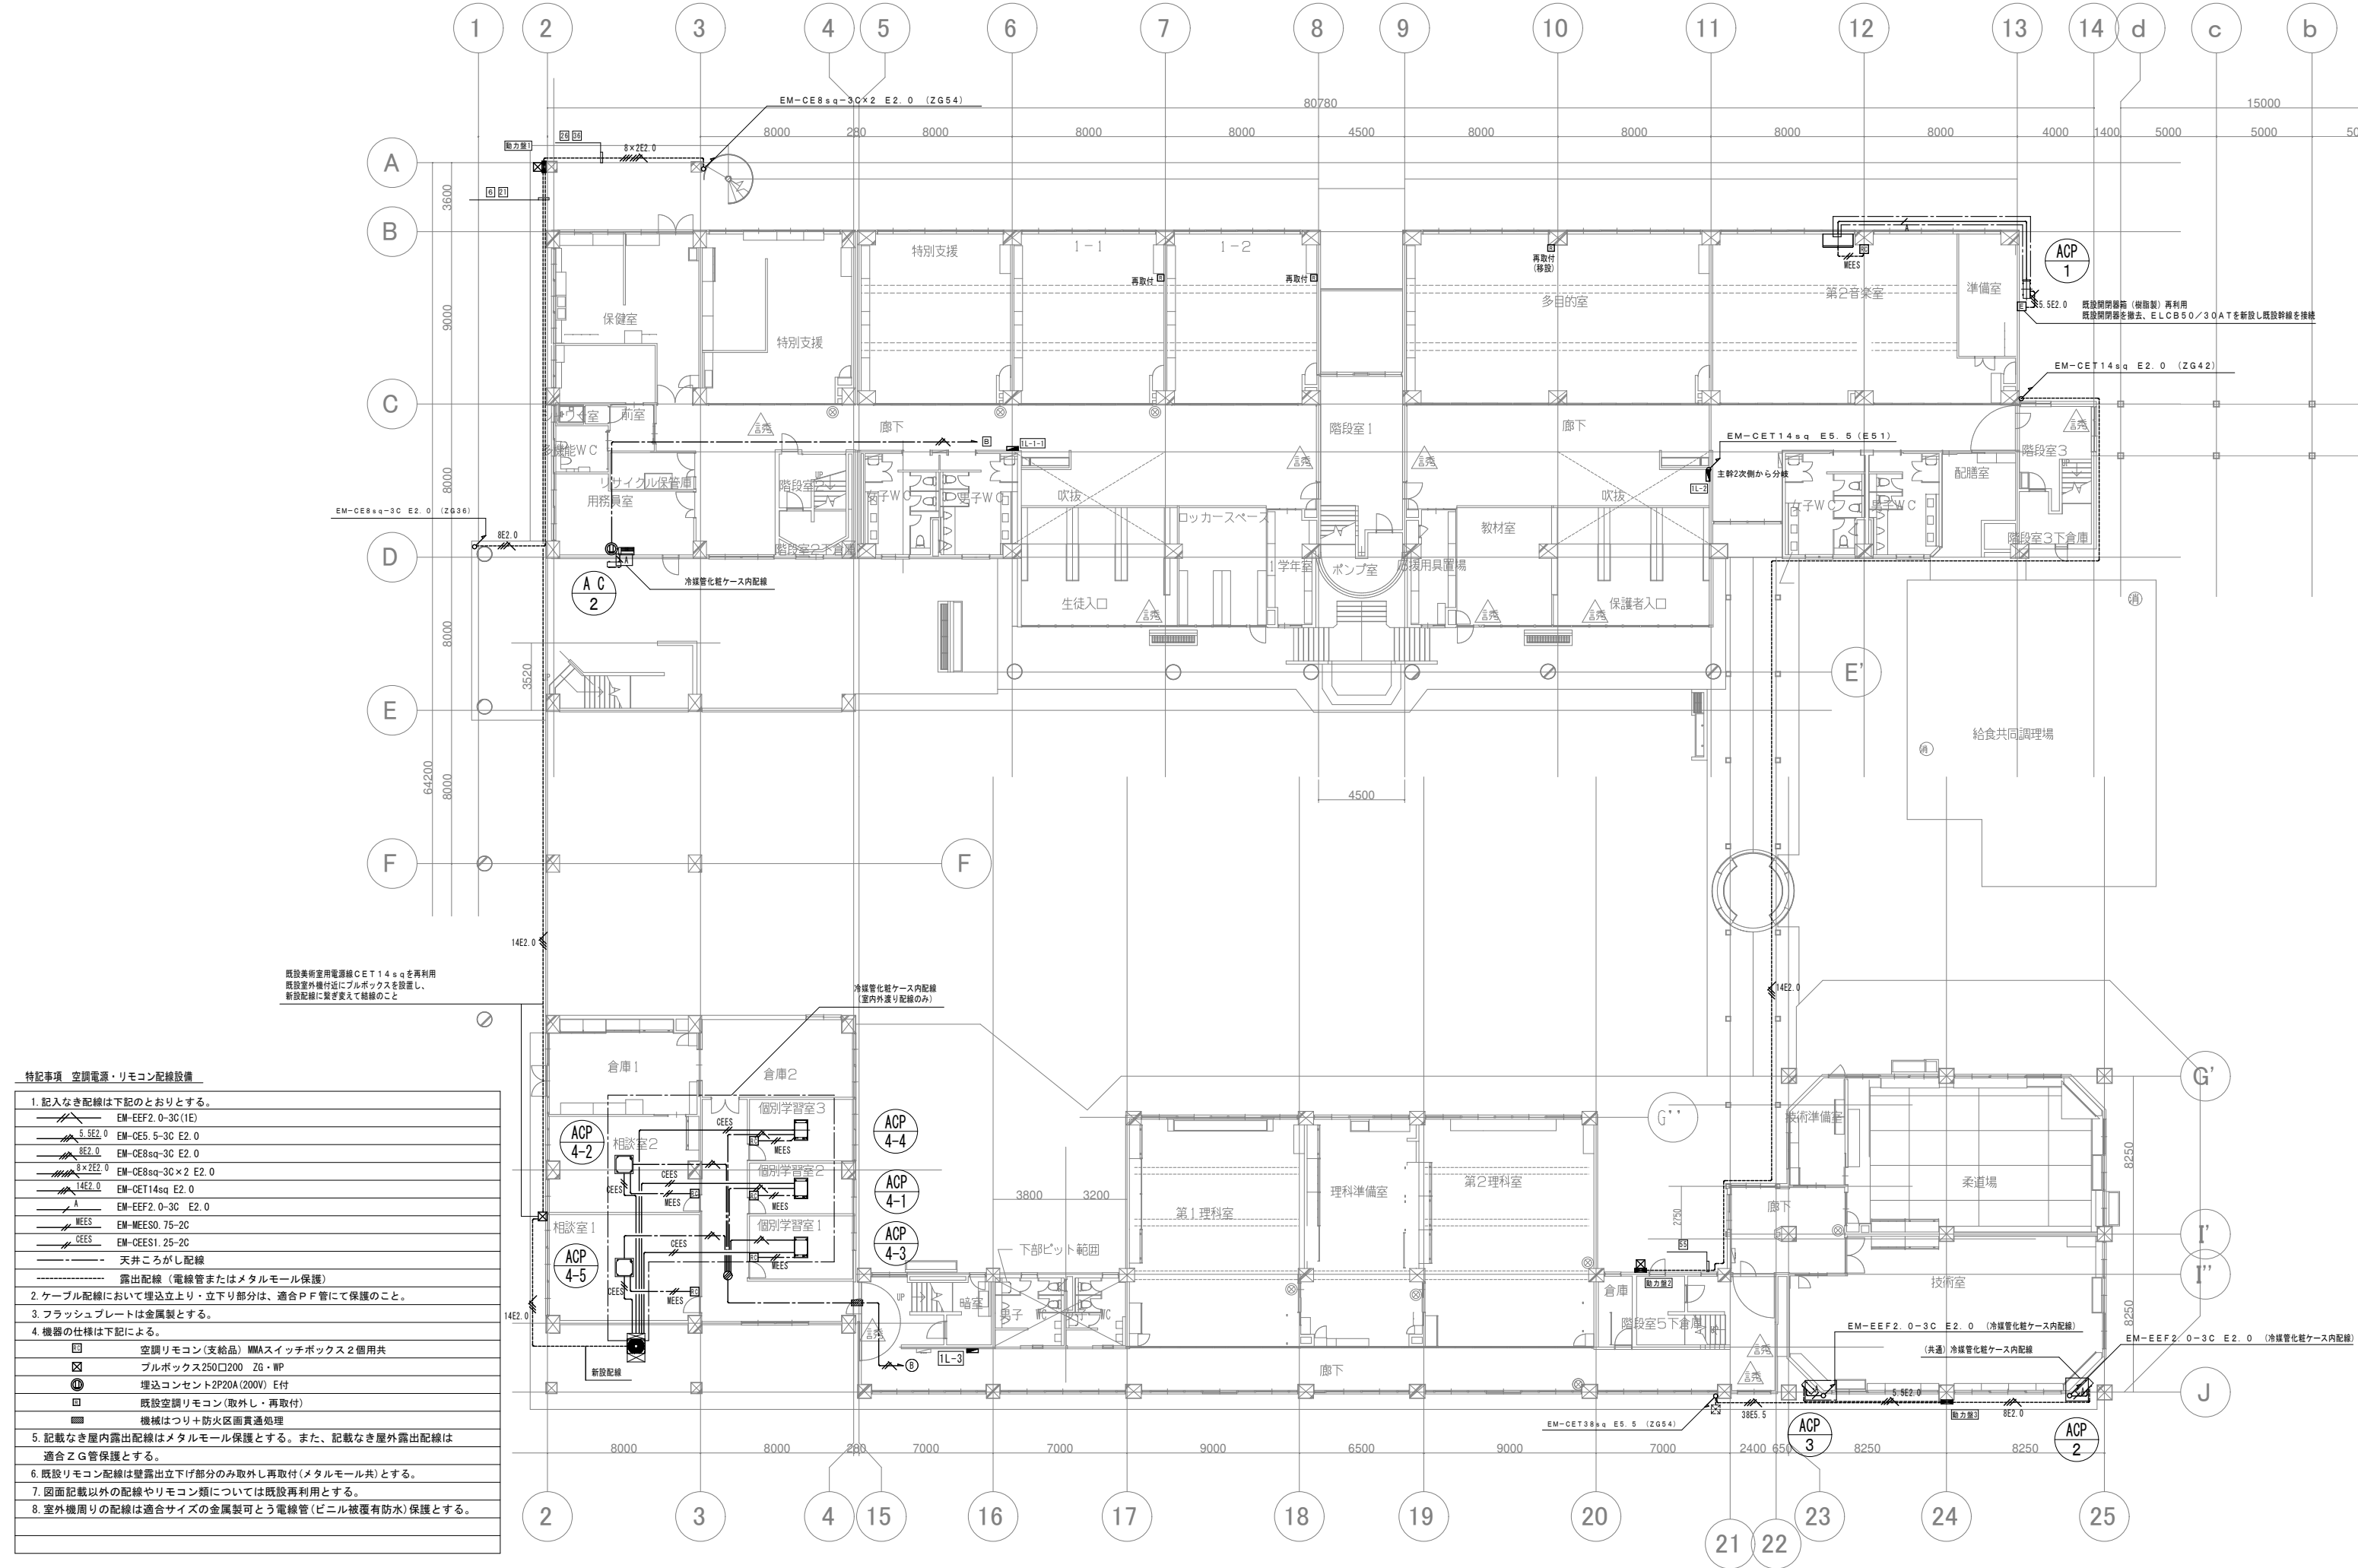

特記事項 空調電源・リモコン配線設備

1. 記入なき配線は下記のとおりとする。	
	EM-EF2.0-3C (1E)
	EM-CE5.5-3C E2.0
	EM-CE8sq-3C E2.0
	EM-CE8sq-3C x 2 E2.0
	EM-CET14sq E2.0
	EM-EF2.0-3C E2.0
	EM-MEES.0.75-2C
	EM-CEES1.25-2C
	天井こころし配線
露出配線 (電線管またはメタルモール保護)	
2. ケーブル配線において埋込立上り・立下り部分は、適合P F 管にて保護のこと。	
3. フラッシュプレートは金属製とする。	
4. 機器の仕様は下記による。	
	空調リモコン (支給品) MMAスイッチボックス 2 個用共
	プルボックス 250口200 ZG・WP
	埋込コンセント 2P20A (200V) E付
	既設空調リモコン (取外し・再取付)
	機械はつり+防火区画貫通処理
5. 記載なき屋内露出配線はメタルモール保護とする。また、記載なき屋外露出配線は適合Z G 管保護とする。	
6. 既設リモコン配線は壁露出立下げ部分のみ取外し再取付 (メタルモール共) とする。	
7. 図面記載以外の配線やリモコン類については既設再利用とする。	
8. 室外機周りの配線は適合サイズの金属製可とう電線管 (ビニル被覆有防水) 保護とする。	

	特 記		改訂番号 改訂月日 改訂内容		業務番号	工事名称		
						大船渡中学校統合改修 (電気設備) 工事		
						25037	図面内容	縮尺
							改修 1 階幹線・空調電源・リモコン配線設備図	図面部分 電気設備 図面番号 E-20 1 : 150 (A1)