



特記事項 空調電源・リモコン配線設備

1. 記入なき配線は下記のとおりとする。	
	EM-EEF2.0-3C (1E)
	EM-CEG.5-3C E2.0
	EM-CE8sq-3C E2.0
	EM-CE8sq-3C x 2 E2.0
	EM-CET14sq E2.0
	EM-EEF2.0-3C E2.0
	EM-MCES0.75-2C
	天井ころがし配線
	露出配線（電線管またはメタルモール保護）
2. ケーブル配線において埋込立上り・立下り部分は、適合P F管にて保護のこと。	
3. フラッシュプレートは金属製とする。	
4. 機器の仕様は下記による。	
	空調リモコン(支給品) MMAスイッチボックス2個用共
	フルボックス250口200 ZG・WP
	埋込コンセント2P20A (200V) E付
	既設空調リモコン(取外し・再取付)
5. 記載なき屋内露出配線はメタルモール保護とする。また、記載なき屋外露出配線は適合Z G管保護とする。	
6. 既設リモコン配線は壁露出立下げ部分のみ取外し再取付(メタルモール共)とする。	
7. 図面記載以外の配線やリモコン類については既設再利用とする。	

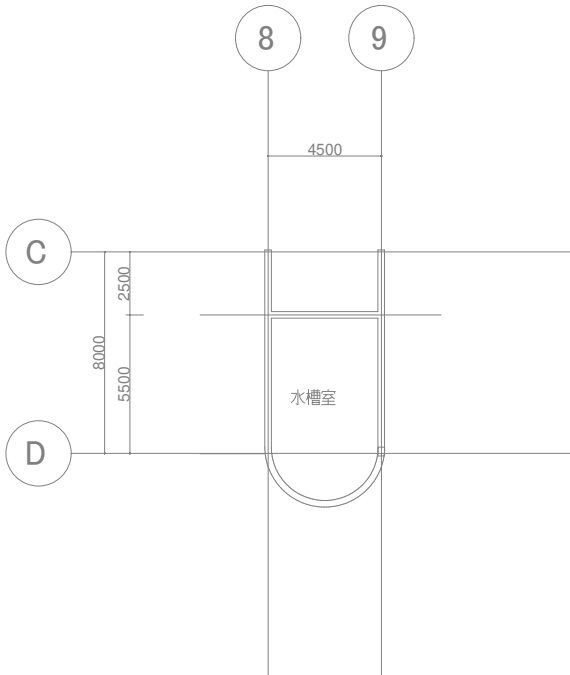

【改修】R階平面図

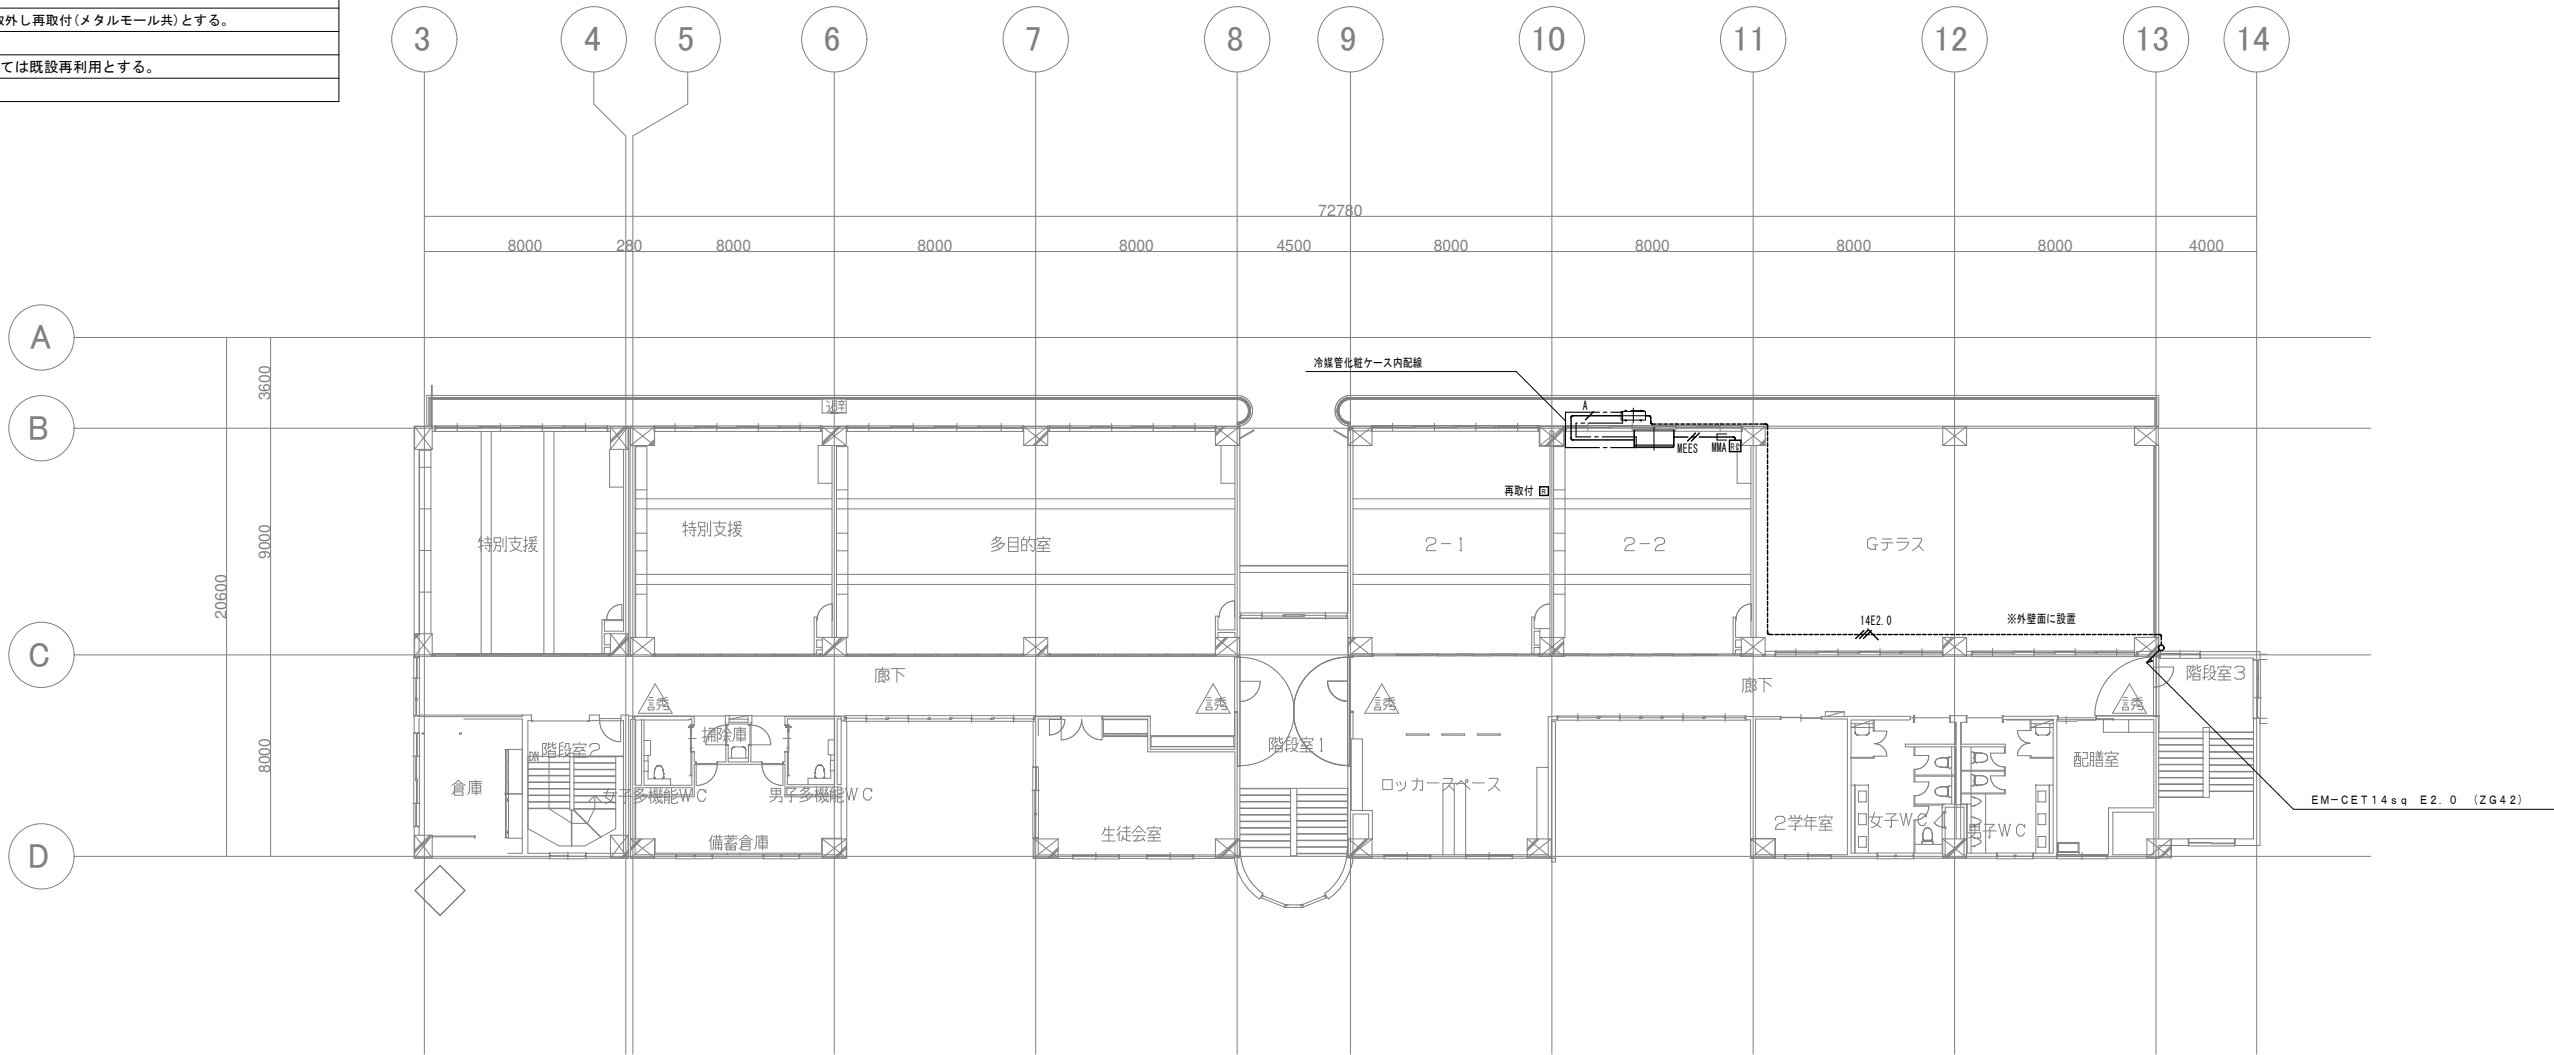

【改修】3階平面図

	特 記		改訂番号	改訂月日	改訂内容	業務番号 25037	工事名称 大船渡中学校統合改修(電気設備)工事		
							図面内容 改修 3階・塔屋空調電源・リモコン配線設備図	縮尺 1 : 150 (A1)	図面区分 電気設備
									図面番号 E-22