



凡 例		
記 号	品 名	備 考
HUB 1	中継HUB (箱入)	数字は整理番号
		1～3は本体更新、箱は既設利用
		4, 5は本体・箱新設
H	分配用HUB (箱入)	5ポート、既設利用または新設

機器詳細については機器類一覧表参照
機器類及び調整は全てネットワーク工事
有線LAN及び無線LAN工事については現在のネットワーク管理担当者と調整の上で進めること。

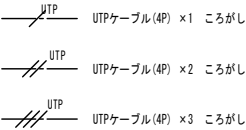

機器類一覧表 (有線・無線共通)			
記 号	品 名	仕様・改修内容など	数量
[S V]	校務系機器類	サーバー：Fujitsu PRIMERGY TX1330 M6	1
		NAS：パッファロー WS5420DN08S2	1
		UPS：APC Smart-UPS 750 LCD	1
		L3スイッチ：アライドテレシス AT-x510L-280T-T5 (37770RNS)	1
		インターネットルーター：Fortinet R-FG40F	1
		D-LINKハブ：D-Link DGS-1100-16	1
		収納ハブBOX：サンワサプライ CP-TH2UN	1
[R T]	GIGA系機器類	インターネットルーター：ヤマハ RTX1210	1
		L3スイッチ：アライドテレシス AT-x510L-280T-T5 (37770RNS)	1
		認証装置NetAttest：ソリトシステムズ EPS-SX15-A-GIGA1-H2	1
		収納ハブBOX：サンワサプライ CP-TH4UN	1
		上配は全てコンピュータ室から移設	

機器類一覧表 (有線)			
記 号	品 名	仕様・改修内容など	数量
HUB 1	中継HUB	HUB1～3：パッファロー LSW6-GT-8NS/WH	3
		箱は既設利用、HUB本体更新	
		HUB4：パッファロー LSW5-GT-16NSR	1
		HUB本体、収納箱 新設	
		HUB5：パッファロー LSW5-GT-24NSR	1
H	分配用HUB	HUB本体、収納箱 新設	
		5ポート、箱入	
		既設残置または取外し再取付	12
		パッファロー LSW6-GT-5NS/WH 箱入 新設	9

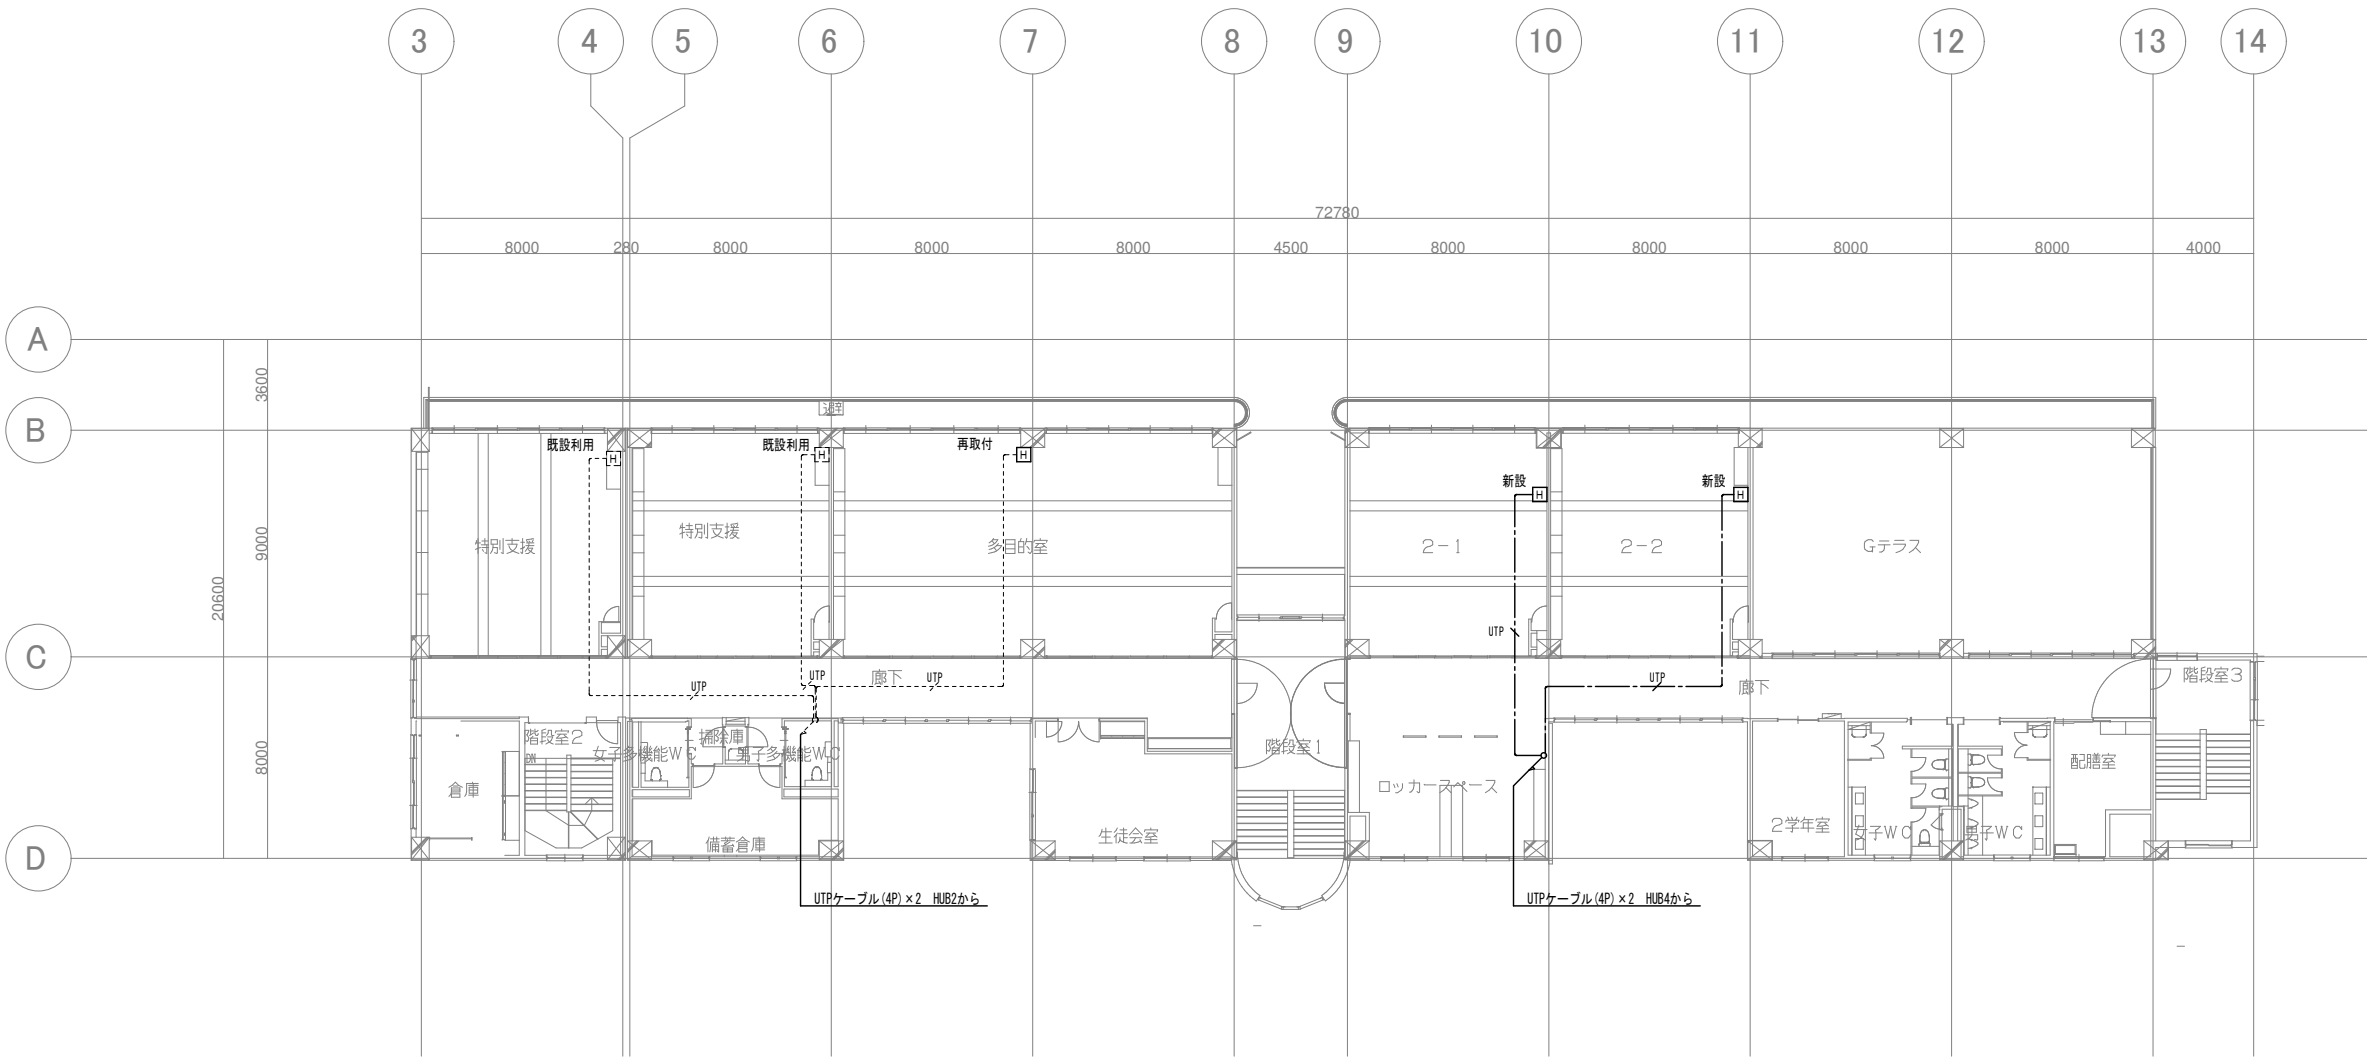

【改修】3階平面図

	特 記	改訂番号	改訂月日	改訂内容	業務番号	工事名称				
						大船渡中学校統合改修(電気設備)工事				
						図面内容	縮尺	図面区分	電気設備	
					25037	改修 3 階有線LAN設備図		1 : 150 (A1)	図面番号	E-28