


凡 例		
記 号	品 名	備考
PoE	PoEスイッチングハブ	1～3は既設再利用
		4は末崎中学校より移設
AP	無線アクセスポイント	1～17は既設再利用(但し9,15,16は場所移動)、
		18～27は末崎中学校より移設


機器詳細については機器類一覧表参照
機器類及び調整は全てネットワーク工事
有線LAN及び無線LAN工事については現在のネットワーク管理担当者と調整の上で進めること。
点線で記載された配線は既設利用のため預置

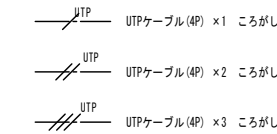

- ・防火区画貫通部については国土交通省認定の貫通処理を行う事。
- ・AP15～17の配線は既設を再利用

機器類一覧(有線・無線共通)			
記 号	品 名	仕様・改修内容など	数量
SV	校務系機器類	サーバー：Fujitsu PRIMERGY TX1330 M6	1
		NAS：パッファロー WS5420DN08S2	1
		UPS：APC Smart-UPS 750 LCD	1
		L3スイッチ：アライドテレシス AT-x510L-286T-T5(37770RMS)	1
		インターネットルーター：Fortinet R-F640F	1
		D-LINKハブ：D-Link DGS-1100-16	1
		収納ハブBOX：サンワサプライ CP-TH2UN	1
RT	GIGA系機器類	上記は全てコンピュータ室から移設	
		サーバー収納BOX：サンワサプライ CP-303 新設	1
		インターネットルーター：ヤマハ RTX1210	1
		L3スイッチ：アライドテレシス AT-x510L-286T-T5(37770RMS)	1
		認証装置NetAttest：ソリトンシステムズ EPS-SX15-A-GIGA1-H2	1
		収納ハブBOX：サンワサプライ CP-TH4UN	1
		上記は全てコンピュータ室から移設	

機器類一覧(無線)			
記 号	品 名	仕様・改修内容など	数量
PoE	PoEスイッチングハブ	フルノシステムズ ACERA9010-08 既設再利用(1～3)	3
		フルノシステムズ ACERA9010-08 末崎中学校より移設(4)	1
AP	無線アクセスポイント	フルノシステムズ ACERA 1010	17
		1～17：既設再利用(但し9,15,16は場所移動)	
		フルノシステムズ ACERA 1010	10
		18～27：末崎中学校より移設	
HUB	無線AP用ガード	熱研 SN-902-10 体育館設置のAP27用に新設	1
HUB	中継HUB	パッファロー BS-GS2108	1

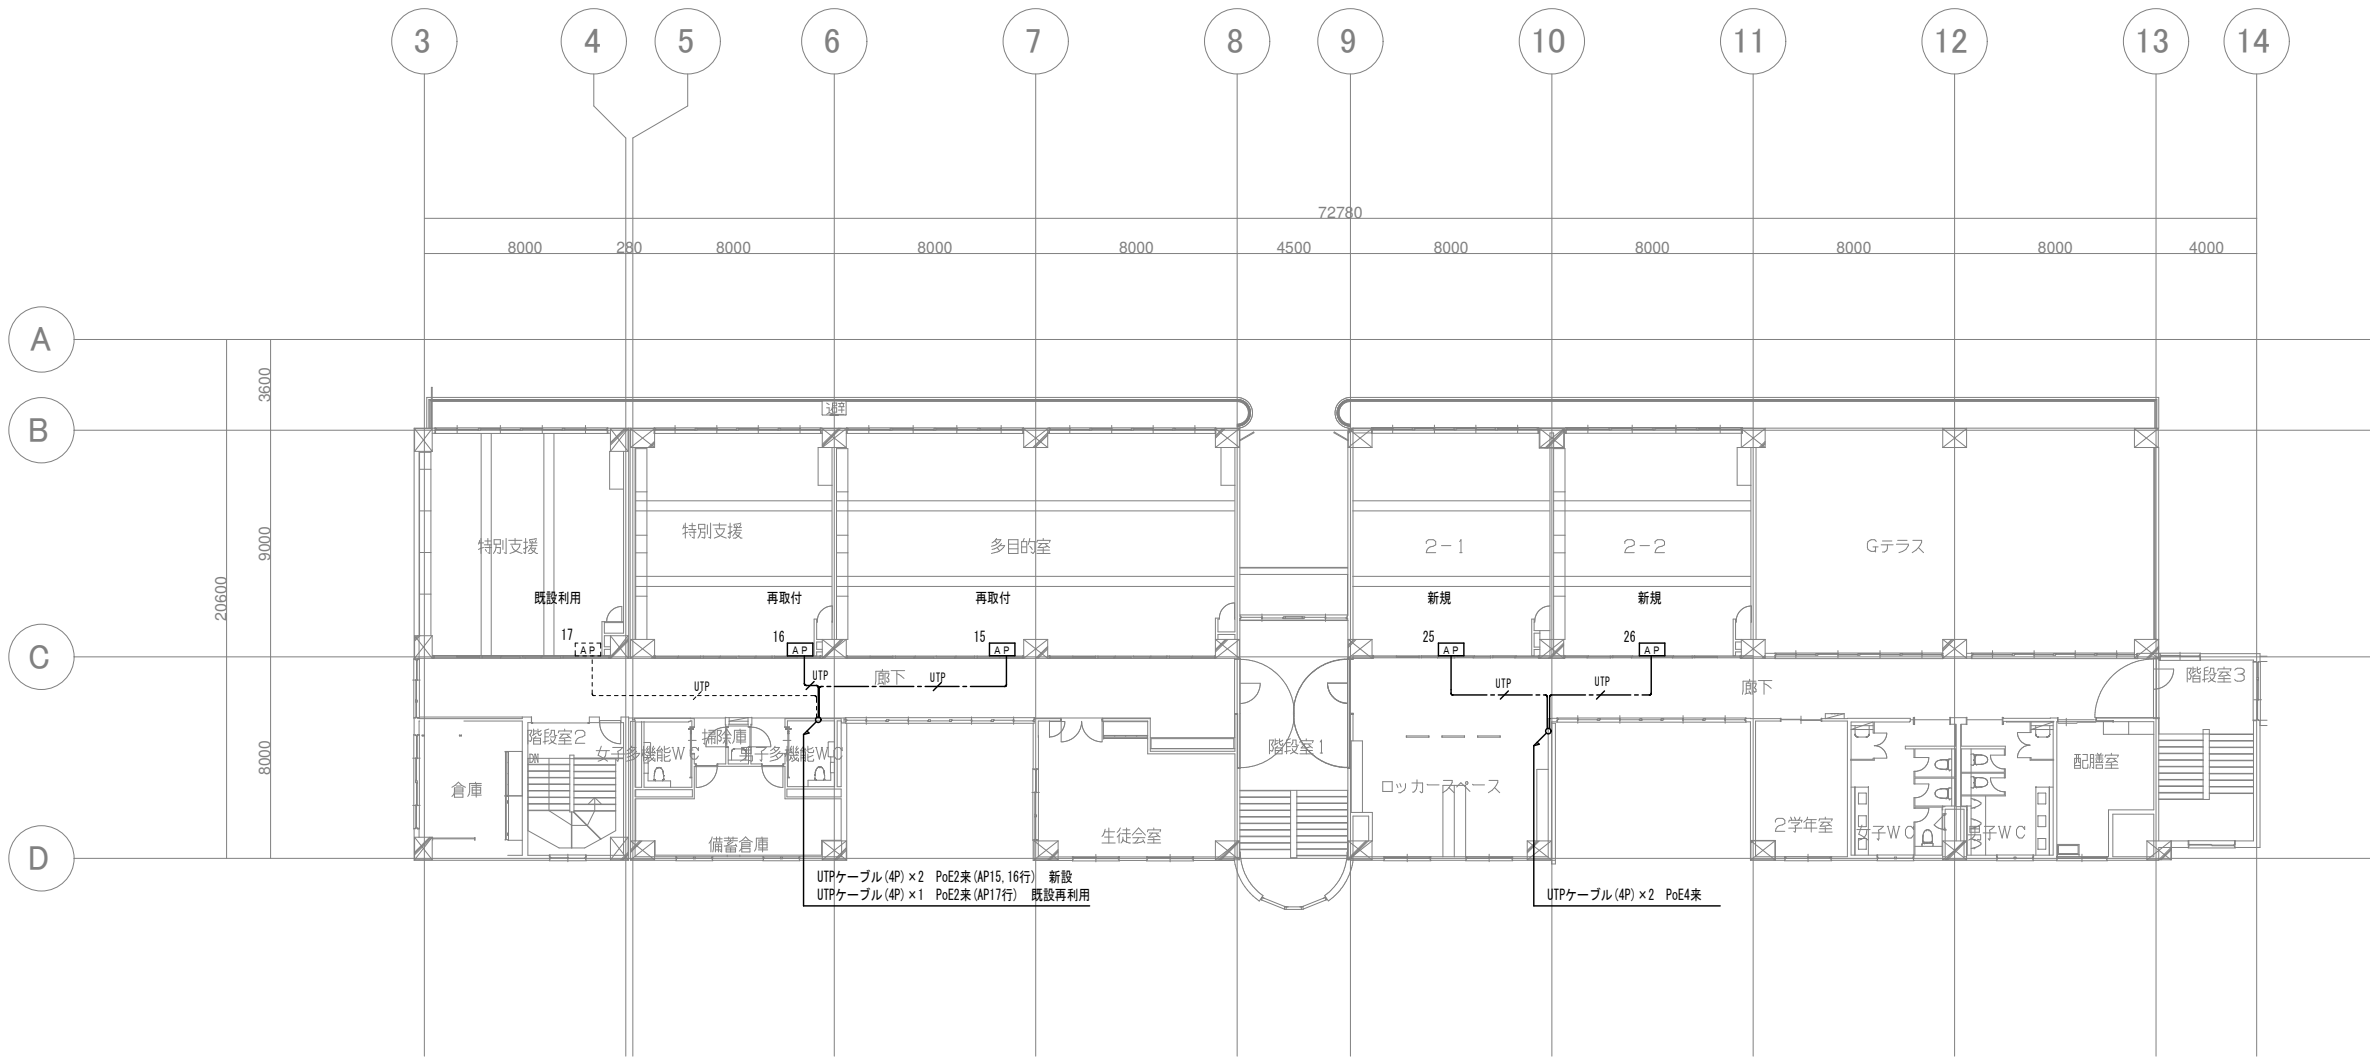

【改修】3階平面図

	特 記		改訂番号	改訂月日	改訂内容	業務番号 25037	工事名称 大船渡中学校統合改修(電気設備)工事			
							図面内容 改修 3階無線LAN設備図	縮尺 1：150(A1)	図面区分 電気設備	図面番号 E-34