



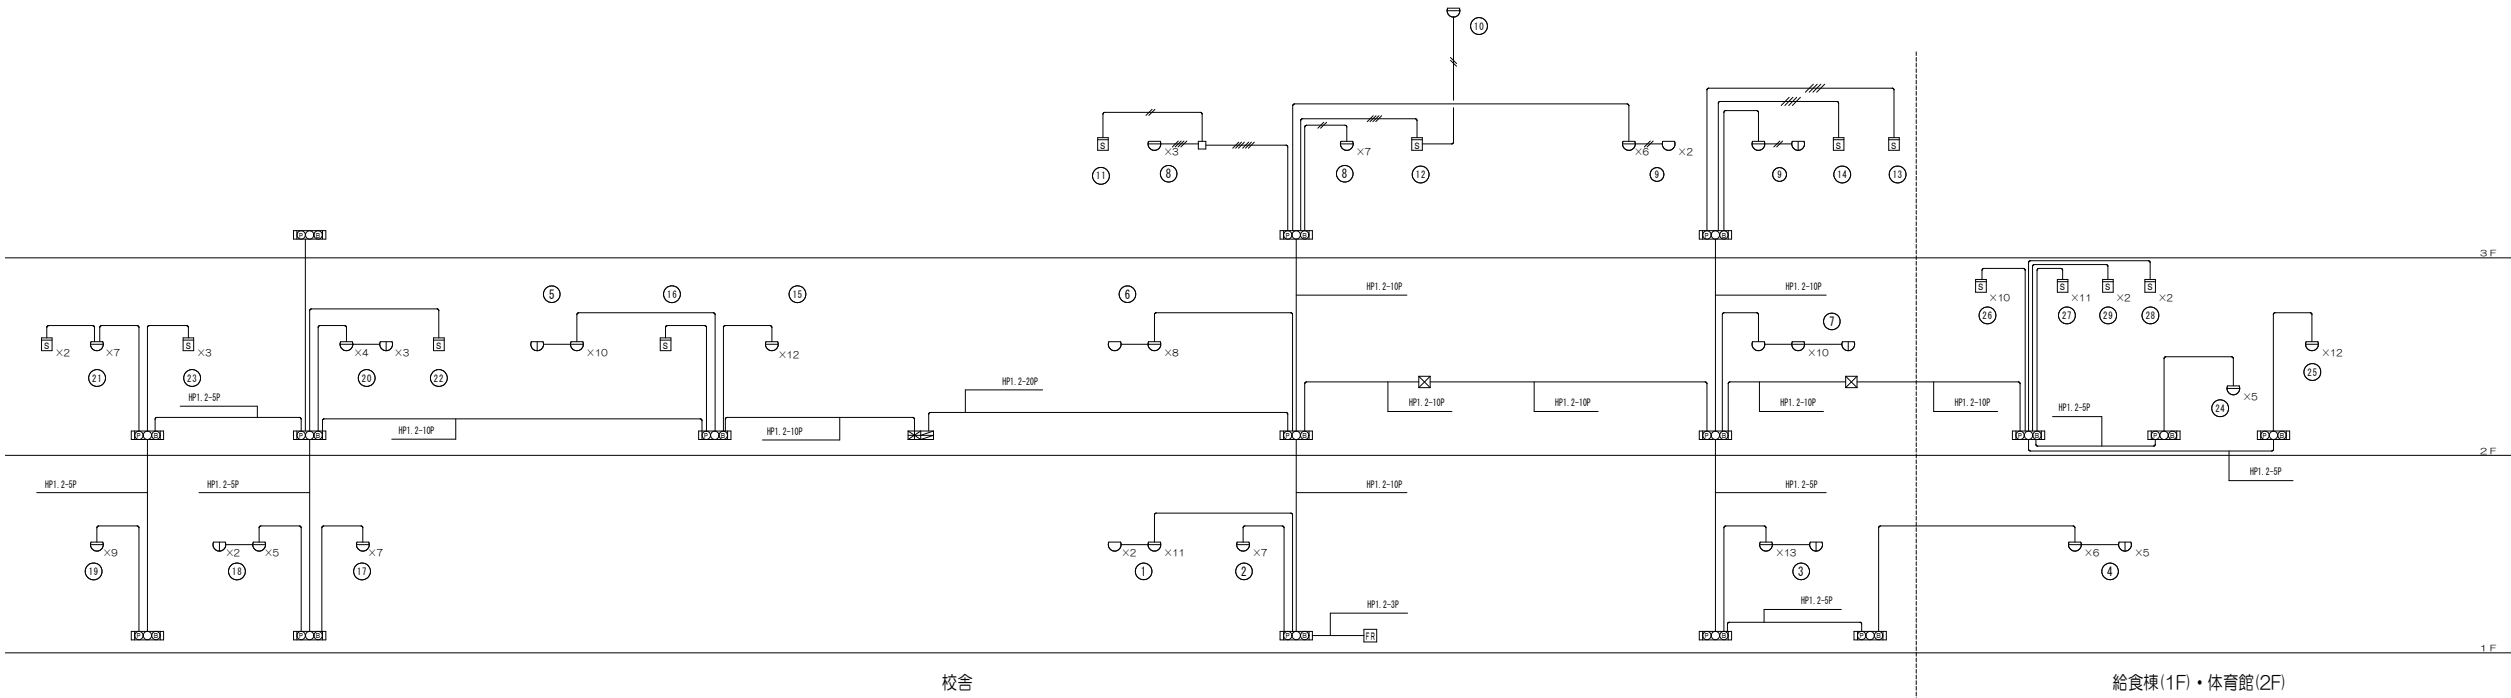

改修前 自動火災報知設備系統図

記 号	名 称	備 考
	警報機	火報30L 防火門15L
	継合機	源火検知装置 継合
	警報機	2号1機
	表示灯	AC30V 丸型
	電灯	DC24V 150φ
	警報機	源火検知装置 表示灯フリッカー付
	警報機	音動式スポット型 2機
	警報機	音動式スポット型 1機
	警報機	音動式スポット型 1機防水
	警報機	音動式スポット型 2機
	警報機	

※防火扉自動閉鎖装置については本工事では感知機のみ更新、系統図には変更なし

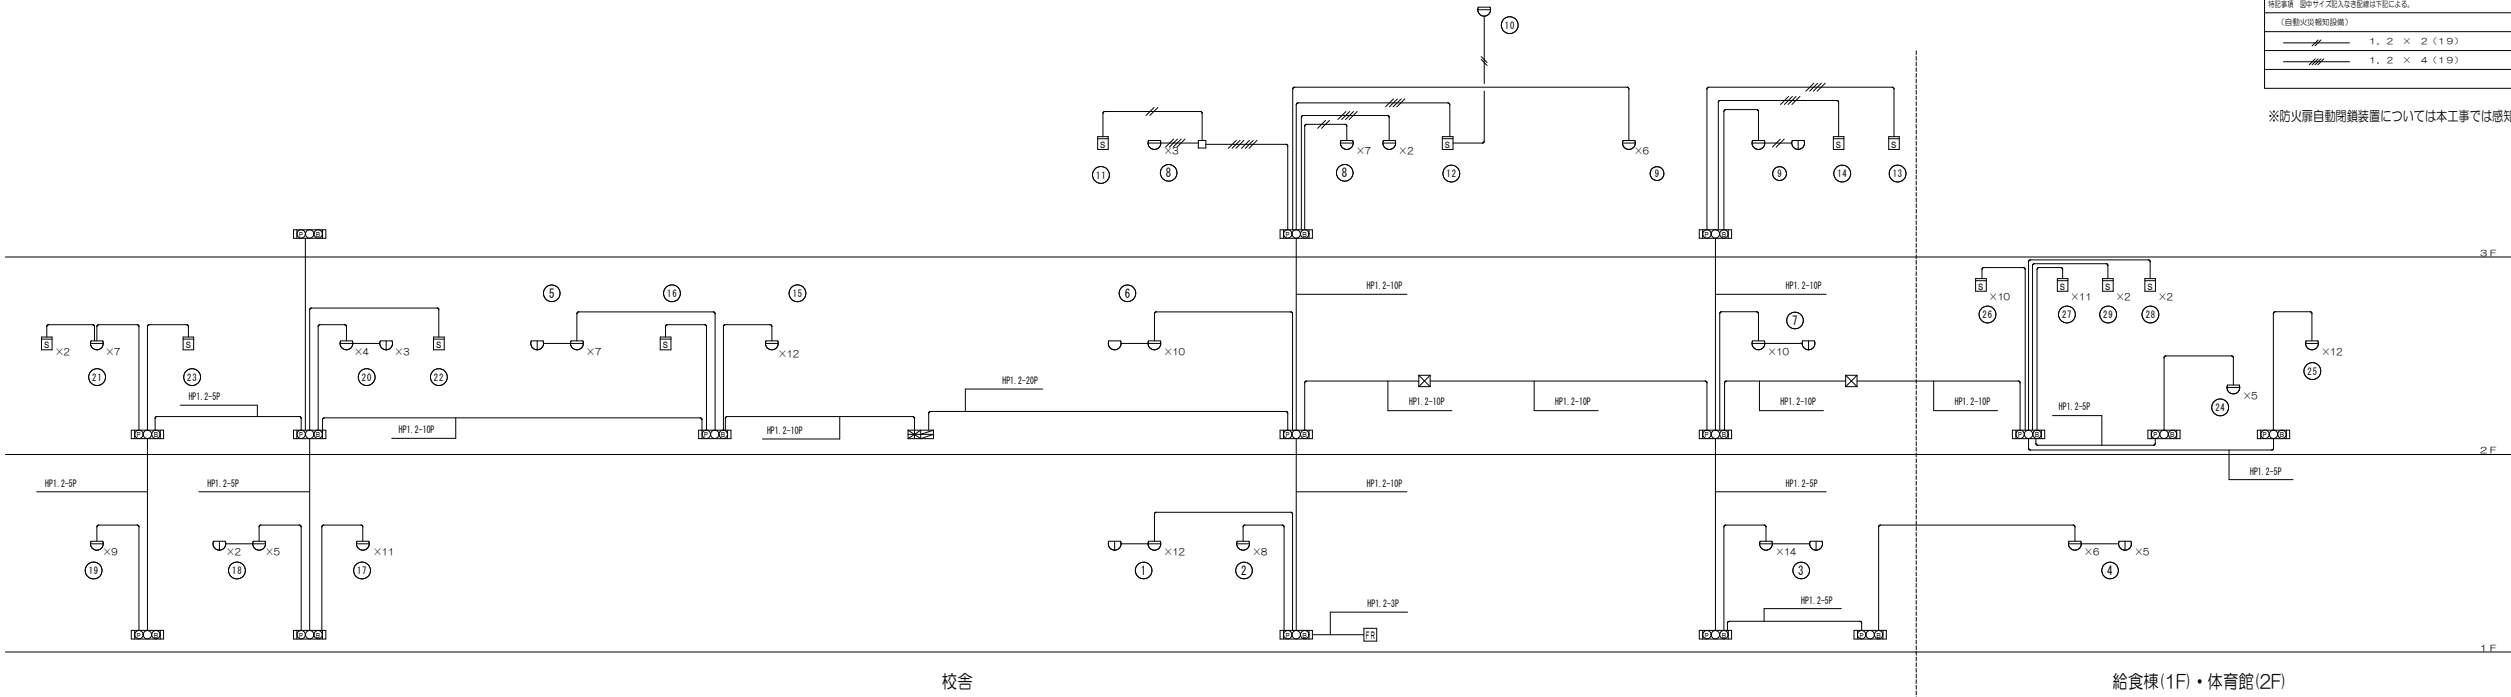

改修後 自動火災報知設備系統図

	特 記		改訂番号	改訂月日	改訂内容	業務番号 25037	工事名称 大船渡中学校統合改修(電気設備)工事		
							図面内容 改修前後 自動火災報知設備系統図	縮尺 NO SCALE	図面 区分 電気設備 図面 番号 E-36