



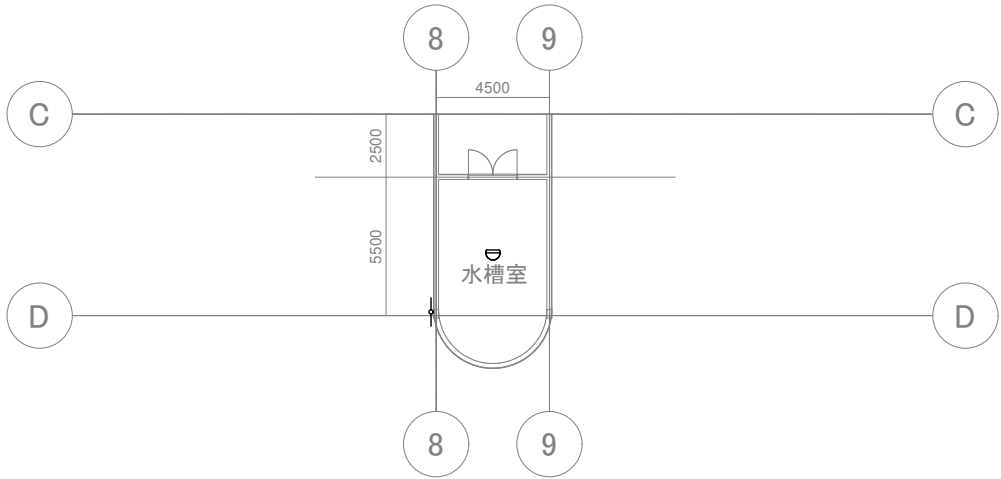

・記載の器具について撤去のこと		
記 号	品 名	仕 様
	機器収納箱	消火栓併設型(既設残置)
	発信機	P型1級
	表示灯	AC30V 丸形
	電鈴	DC24V 150φ
	感知器	差動式スポット型 2種
	感知器	定温式スポット型 1種防水
	感知器	様式 2種
	終端抵抗	回路終端取付用
	感知器	様式 3種
	防火戸閉鎖器	ラッチ式
	ワイヤレスアンテナ	
	天井スピーカー	防火戸
	壁付スピーカー	
	アッテネーター	
	インターホン	
	直列ユニット(Rは終端型)	

特記事項 既存撤去 拡声・インターホン・T.V・自動火災報知設備	
1. 記入なき配線は下記のとおりとする。	
	IV1. 2×2 (19)
	IV1. 2×3 (19)
	IV1. 2×4 (19)
	CPEV0. 65-10P (25)
	5C-2V (19)
2. 図面記載の配線や機器を撤去(取外しと記載の物は取り外し)し、それ以外は残置とする。	

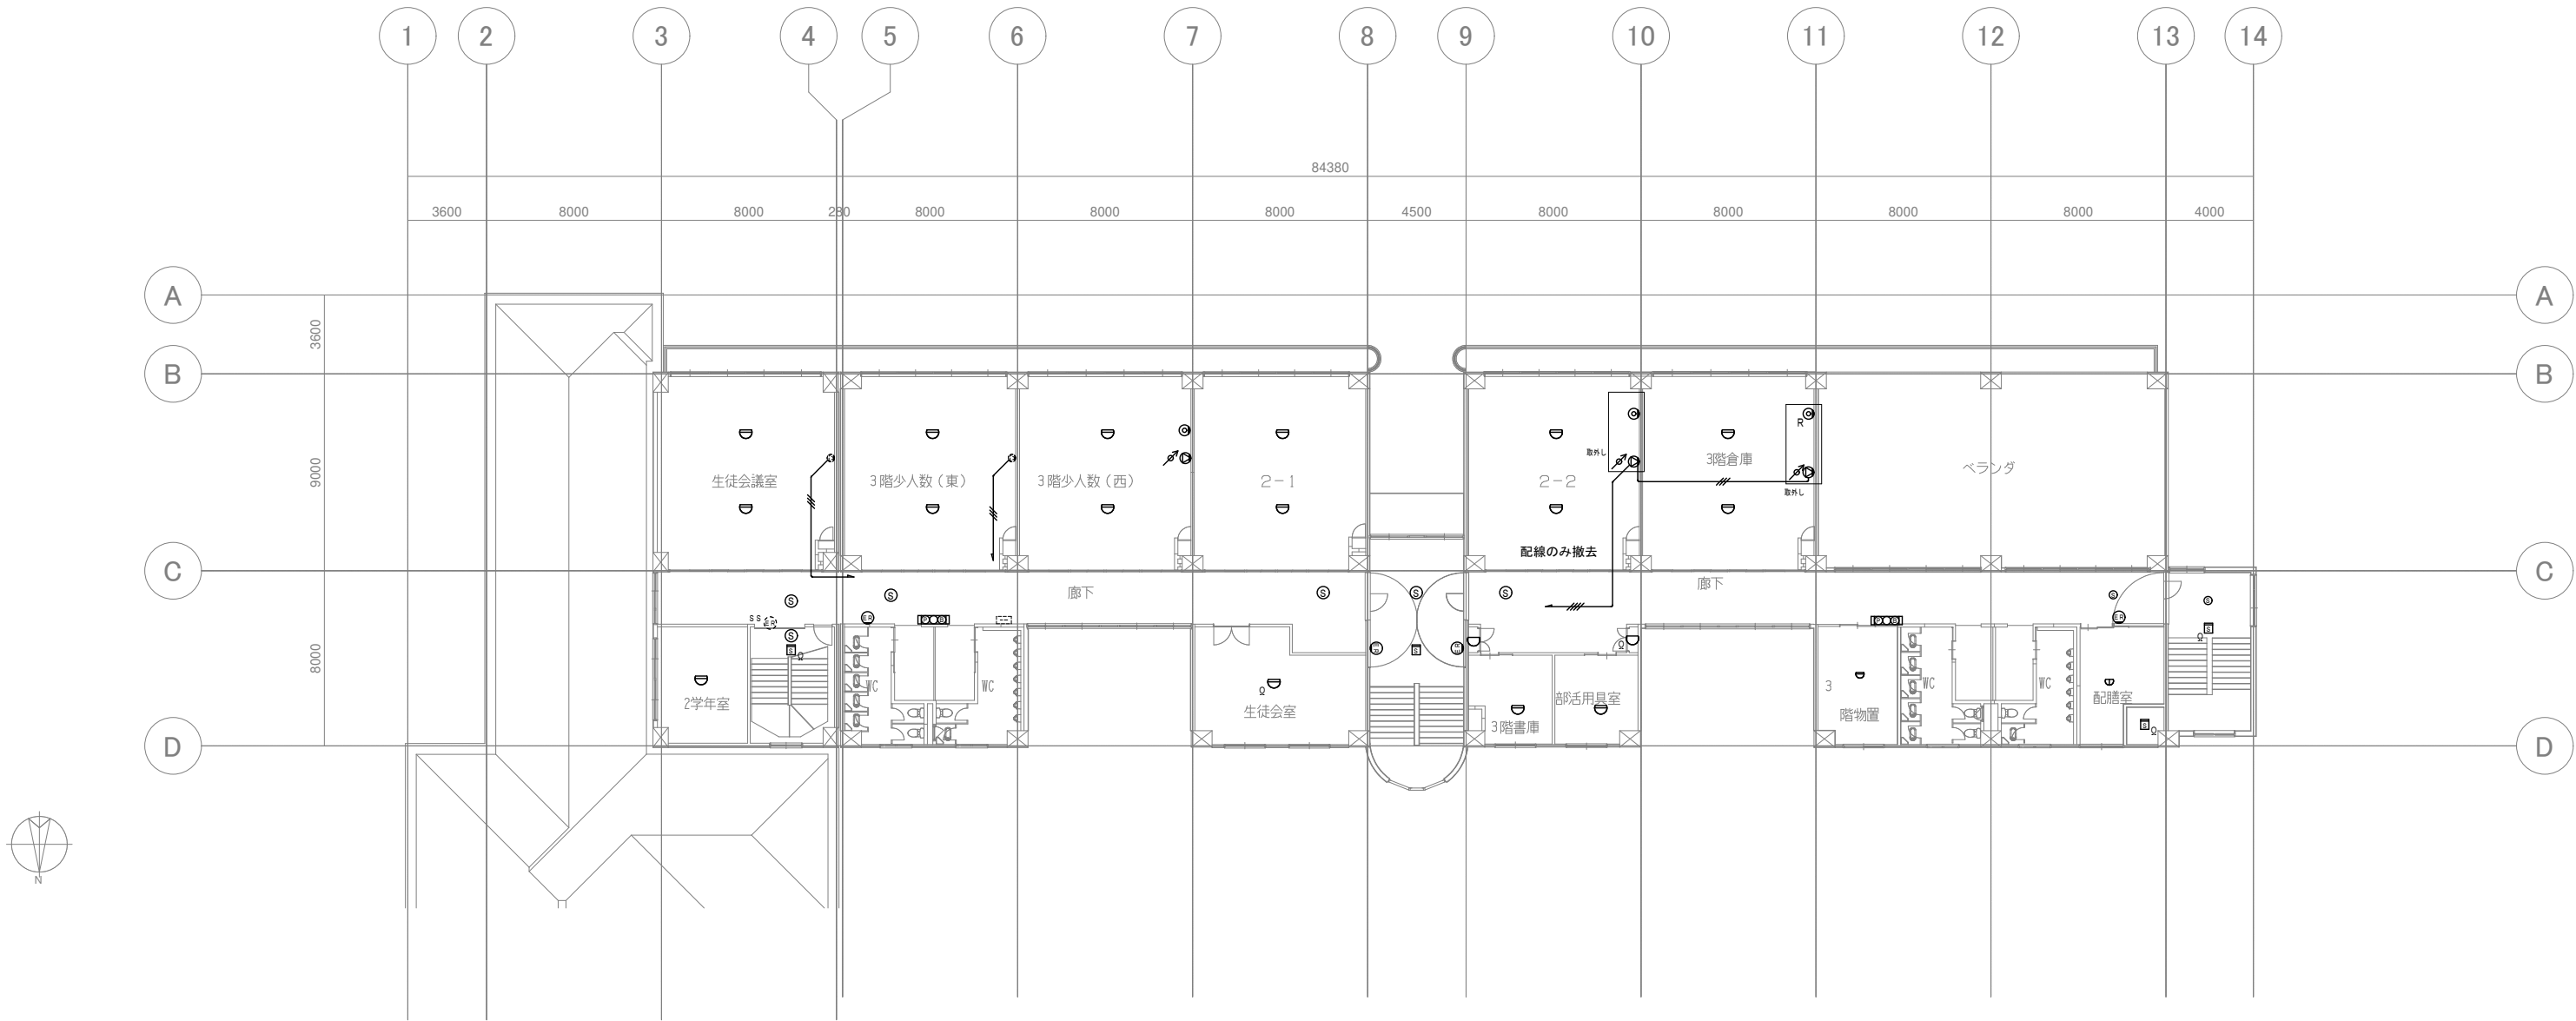

	特 記	改訂番号 改訂月日 改訂内容			業務番号 25037	工事名称 大船渡中学校統合改修(電気設備)工事		
						図面内容 既存撤去 3 階拡声・自動火災報知設備図	縮尺 1 : 150 (A1)	図面区分 電気設備
						図面番号 E-39		