


記 号	品 名	仕 様
	模合型受信機	P型1線50L(火報30L 防火戸他20L)
	機器収納箱	消火栓併設型(既設残置)
	発信機	P型1線
	表示灯	AC30V 丸形
	電鈴	DC24V 150φ
	感知器	差動式スポット型 2種
	感知器	定温式スポット型 1種防水
	感知器	煙式 2種
	終端抵抗	回路終端取付用
	感知器	煙式 3種
	防火戸閉鎖器	ラッチ式
	天井スピーカー	防火戸
	壁付スピーカー	
	アッテネーター	
	インターホン	
	直列ユニット(Rは終端型)	
	ワイヤレスアンテナ	詳細は別図面参照
	ブラנקプレート	新金製

 コア抜き+防火区画貫通部を示す

特記事項 改修 拡声・・・自動火災報知設備

1. 記入なき配線は下記のとおりとする。
 EM-AE1. 2-2C
 EM-AE1. 2-3C
 EM-AE1. 2-4C
 EM-CPEE0. 65-10P
 EM-S5C-FB
 EM-HP1. 2-3C
 EM-HP1. 2-3C×2
2. 図面記載の配線や機器を更新(再取付と記載の物は再取付)し、 それ以外は残置とする。
3. 記載なき配線は既設利用とし、間仕切り変更になった箇所は 付近の感知器から延伸のこと

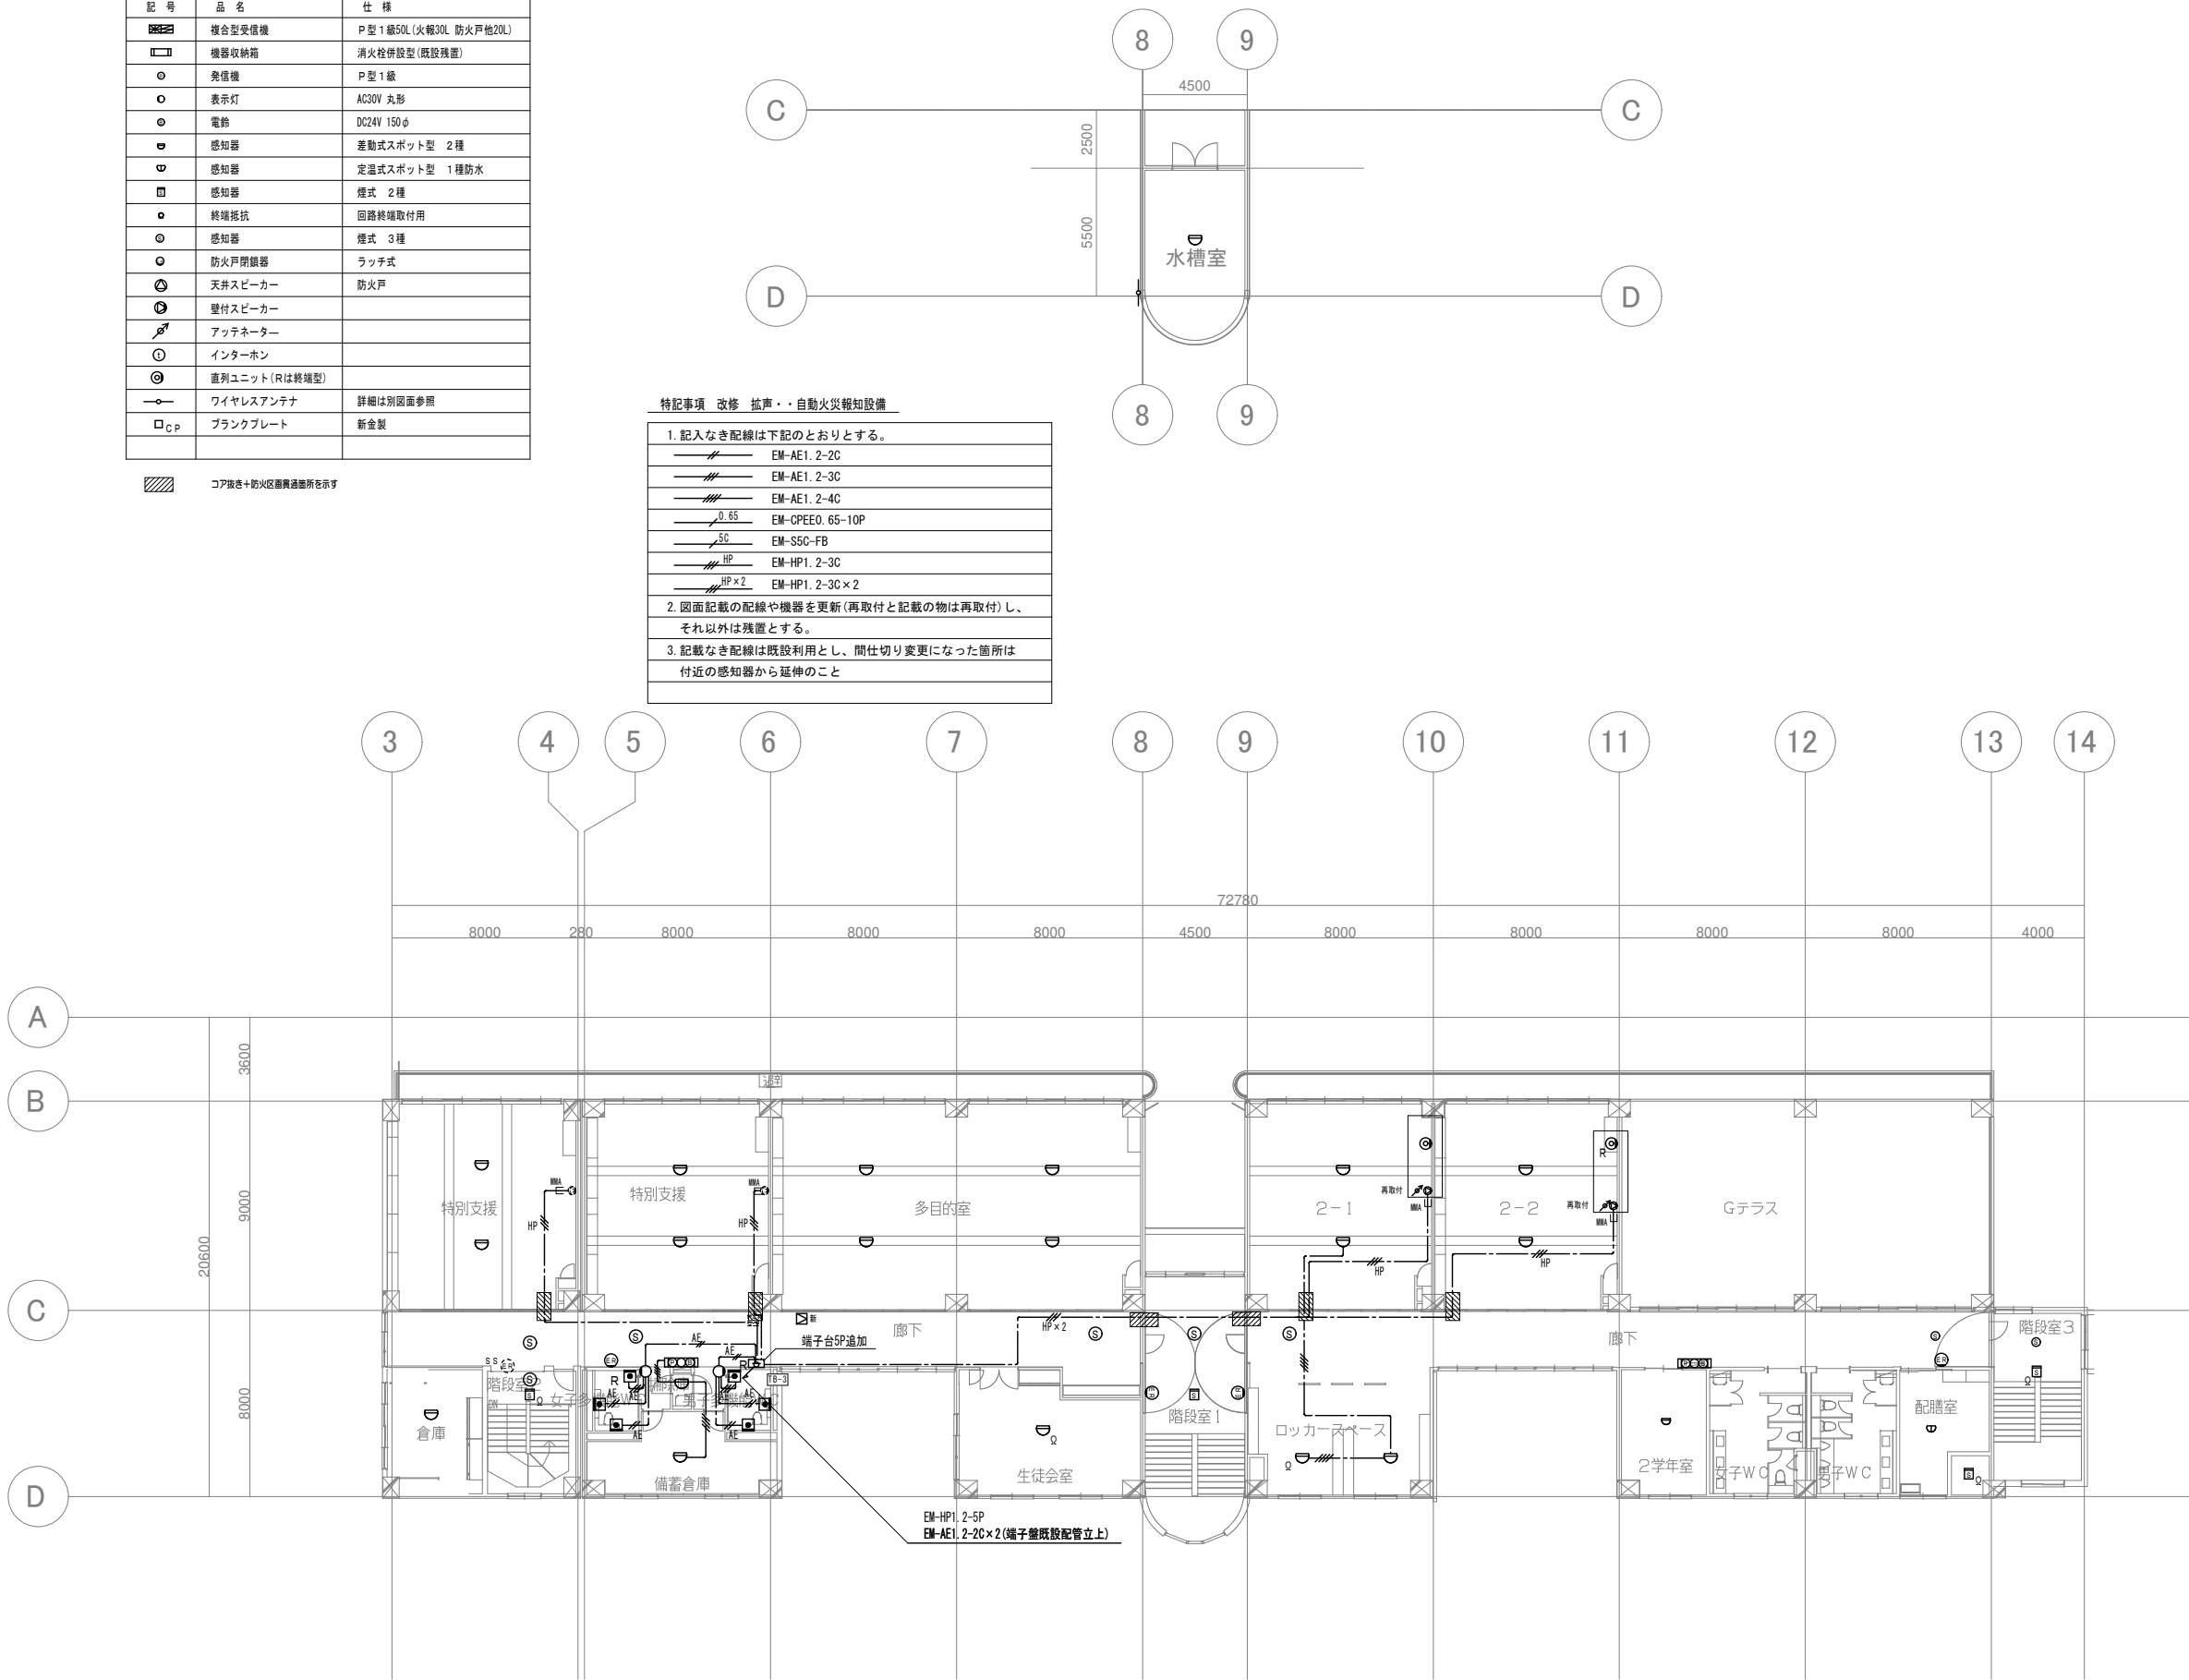

【改修】3階平面図

	特 記	改訂番号	改訂月日	改訂内容	業務番号 25037	工事名称 大船渡中学校統合改修(電気設備)工事			
		図面内容				縮尺	図面区分	電気設備	
		改修 3階拡声・自動火災報知設備図				1 : 150 (A1)	図面番号	E-42	