


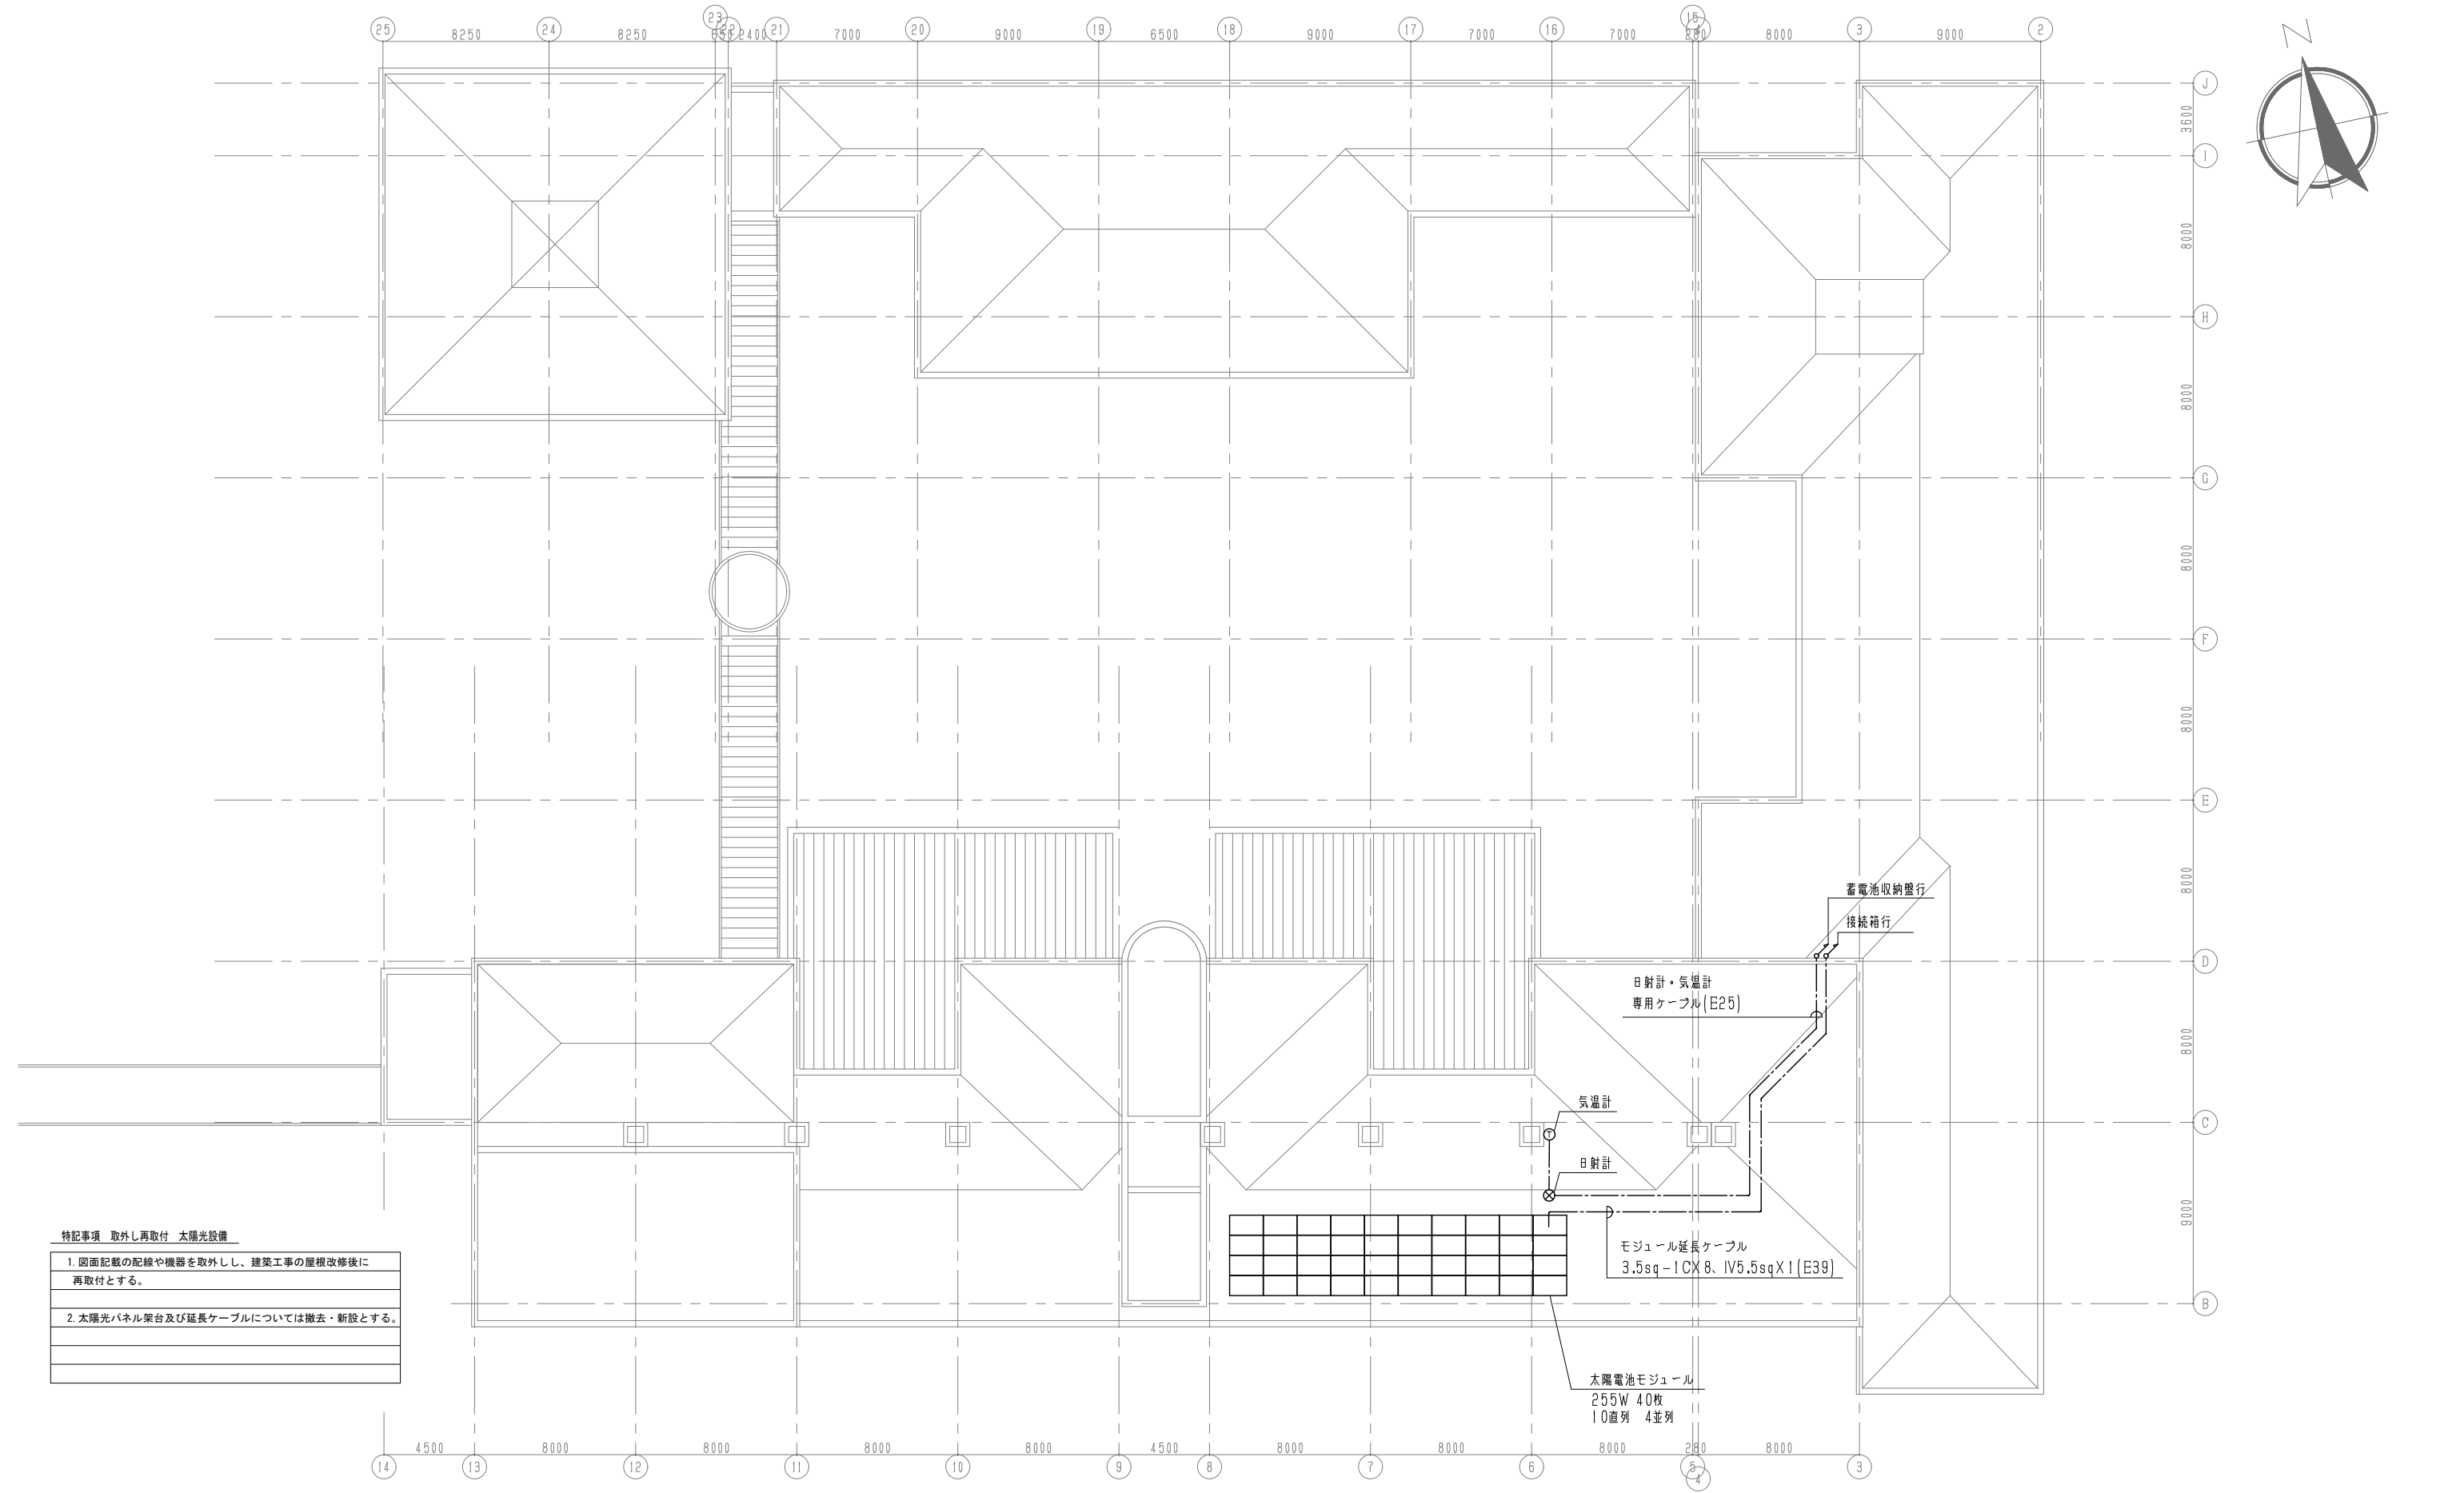

屋上平面図

|                   |     |                |  |  |                   |                                |                        |                  |
|-------------------|-----|----------------|--|--|-------------------|--------------------------------|------------------------|------------------|
|                   | 特 記 | 改訂番号 改訂月日 改訂内容 |  |  | 業務番号<br><br>25037 | 工事名称<br><br>大船渡中学校統合改修(電気設備)工事 |                        |                  |
|                   |     |                |  |  |                   | 図面内容                           | 縮尺<br><br>1 : 150 (A1) | 図面区分<br><br>電気設備 |
|                   |     |                |  |  |                   |                                |                        |                  |
|                   |     |                |  |  |                   |                                |                        |                  |
|                   |     |                |  |  |                   |                                |                        |                  |
|                   |     |                |  |  |                   |                                |                        |                  |
| 取外し再取付 屋上太陽光発電設備図 |     |                |  |  |                   |                                | 図面番号<br>E-43           |                  |