


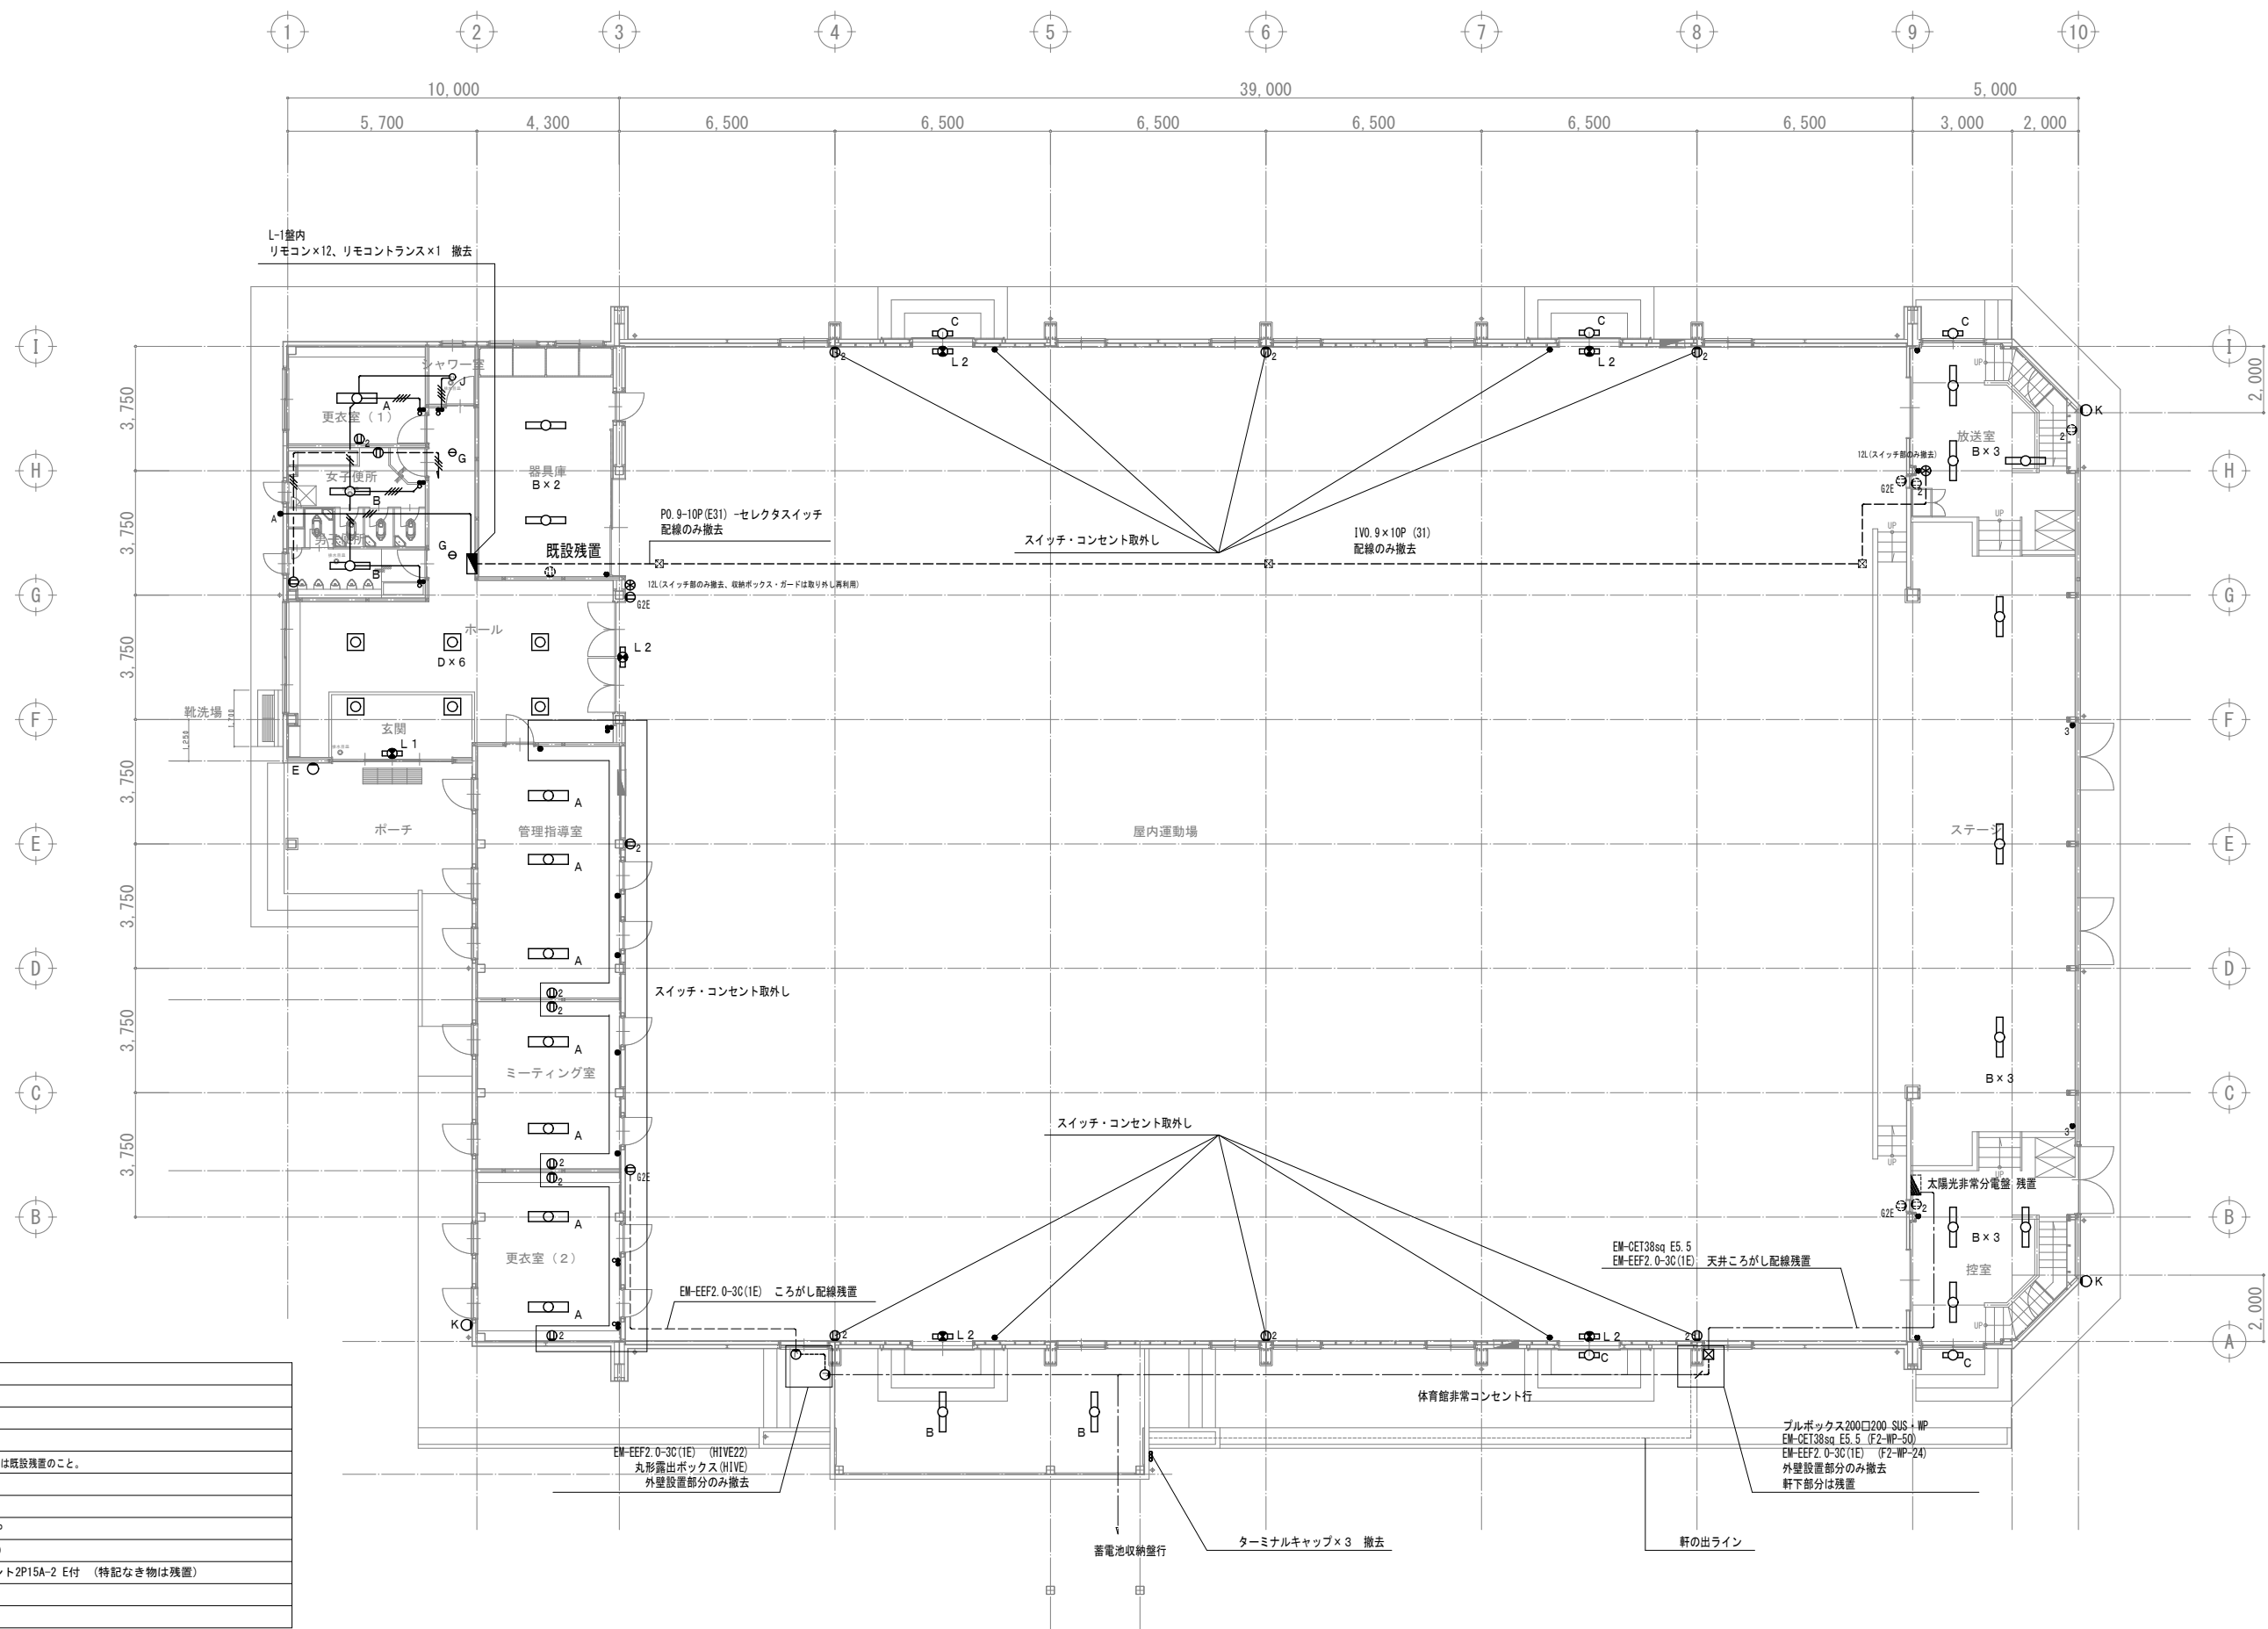

特 記	
1.	配線の機器、配線については撤去のこと。
2.	配線なき配線等については残置のこと。
3.	点検配線のスイッチ・コンセントについては既設残置のこと。
4.	特記なきシンボルは下記による。
☒	ブルボックス200□200 SUS・WP
	丸形露出ボックス (HIVE)
 02E	太陽光特定負荷コンセント2P15A-2 E付 (特記なき物は残置)

	特 記		改訂番号	改訂月日	改訂内容	業務番号 25037	工事名称 大船渡中学校統合改修(電気設備)工事		
							図面内容 既存撤去 屋内運動場 1 階電灯・コンセント設備図	縮尺 1 : 100 (A1)	図面 区分 電気設備 図面 番号 E-46