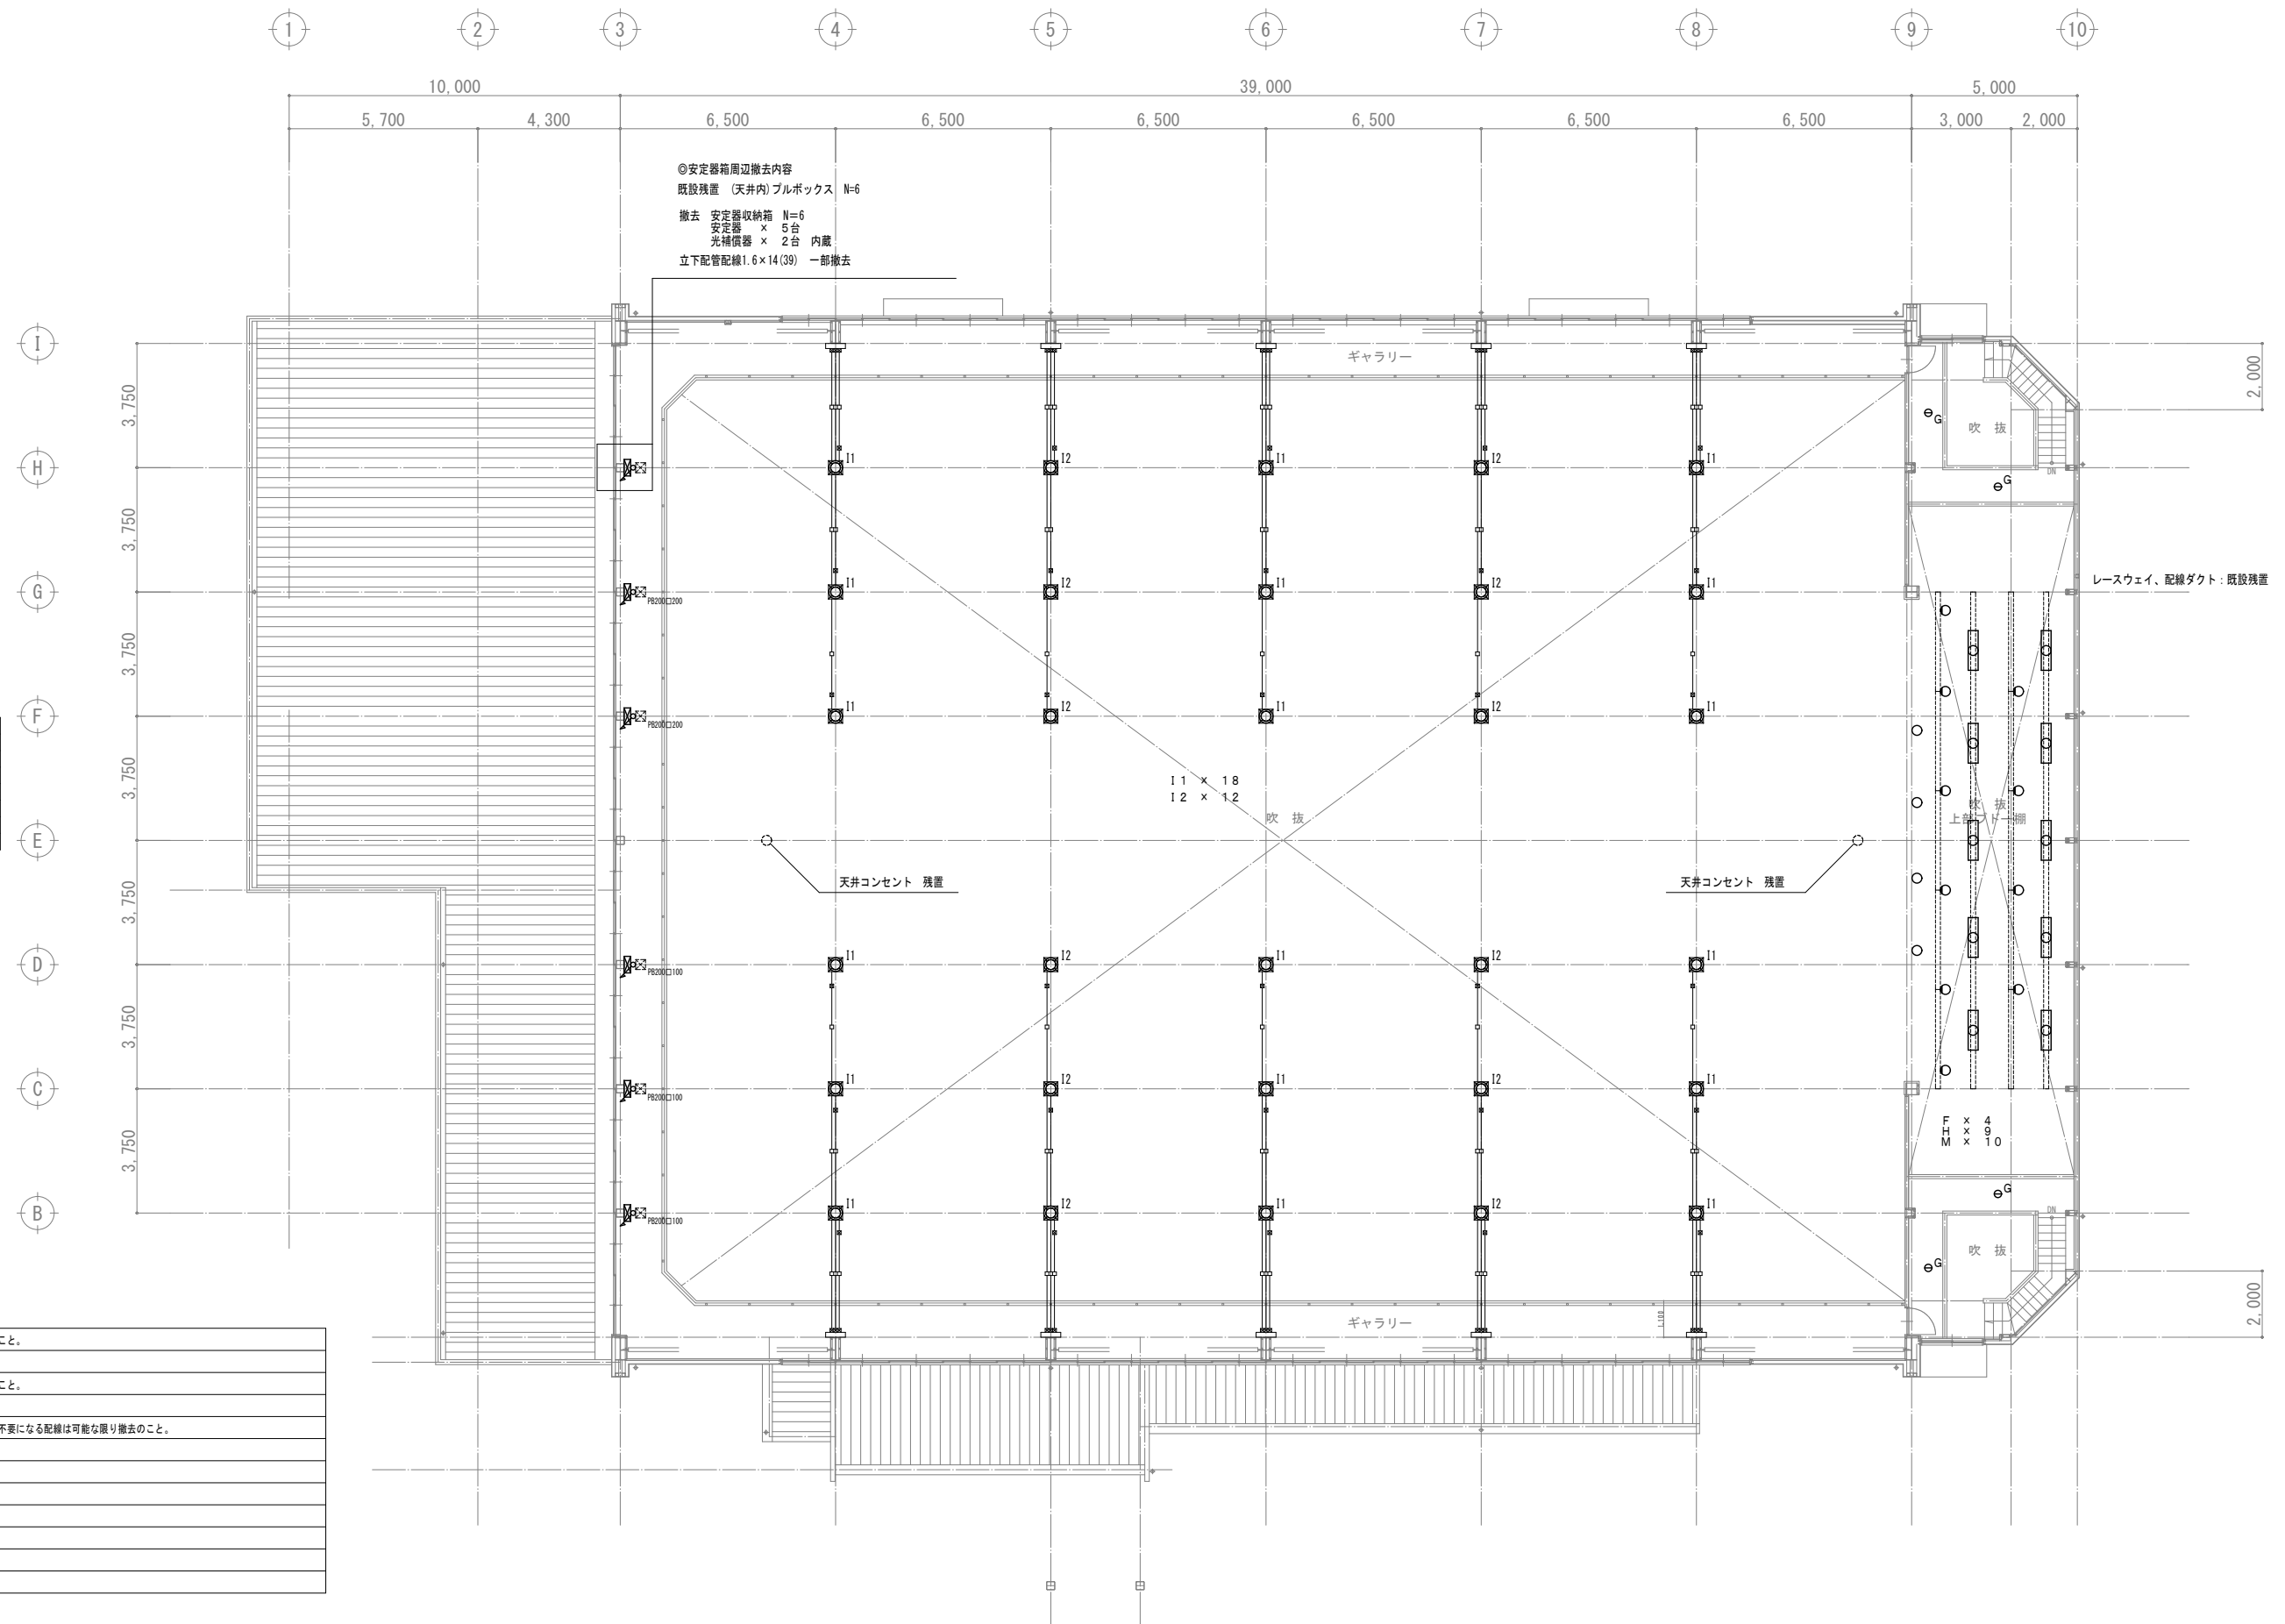


[illegible]

	特 記	改訂番号	改訂月日	改訂内容	業務番号 25037	工事名称 大船渡中学校統合改修（電気設備）工事		
						図面内容 既存撤去 屋内運動場２階電灯・コンセント設備図	縮尺 1 : 100 (A1)	図面 区分 電気設備 図面 番号 E-47