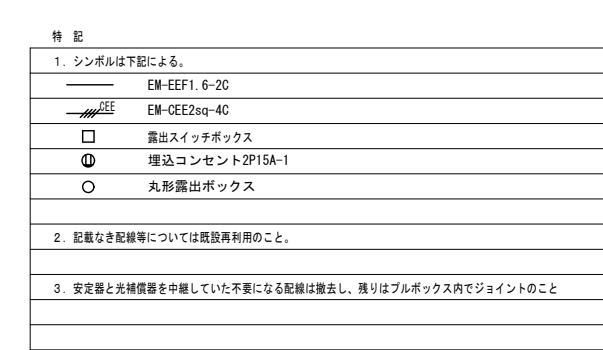


	特 記	改訂番号 改訂月日 改訂内容			業務番号 25037	工事名称 大船渡中学校統合改修(電気設備)工事		
						図面内容 改修 屋内運動場2階電灯・コンセント設備図	縮尺 1 : 100 (A1)	図面区分 電気設備
							図面番号 E-50	