


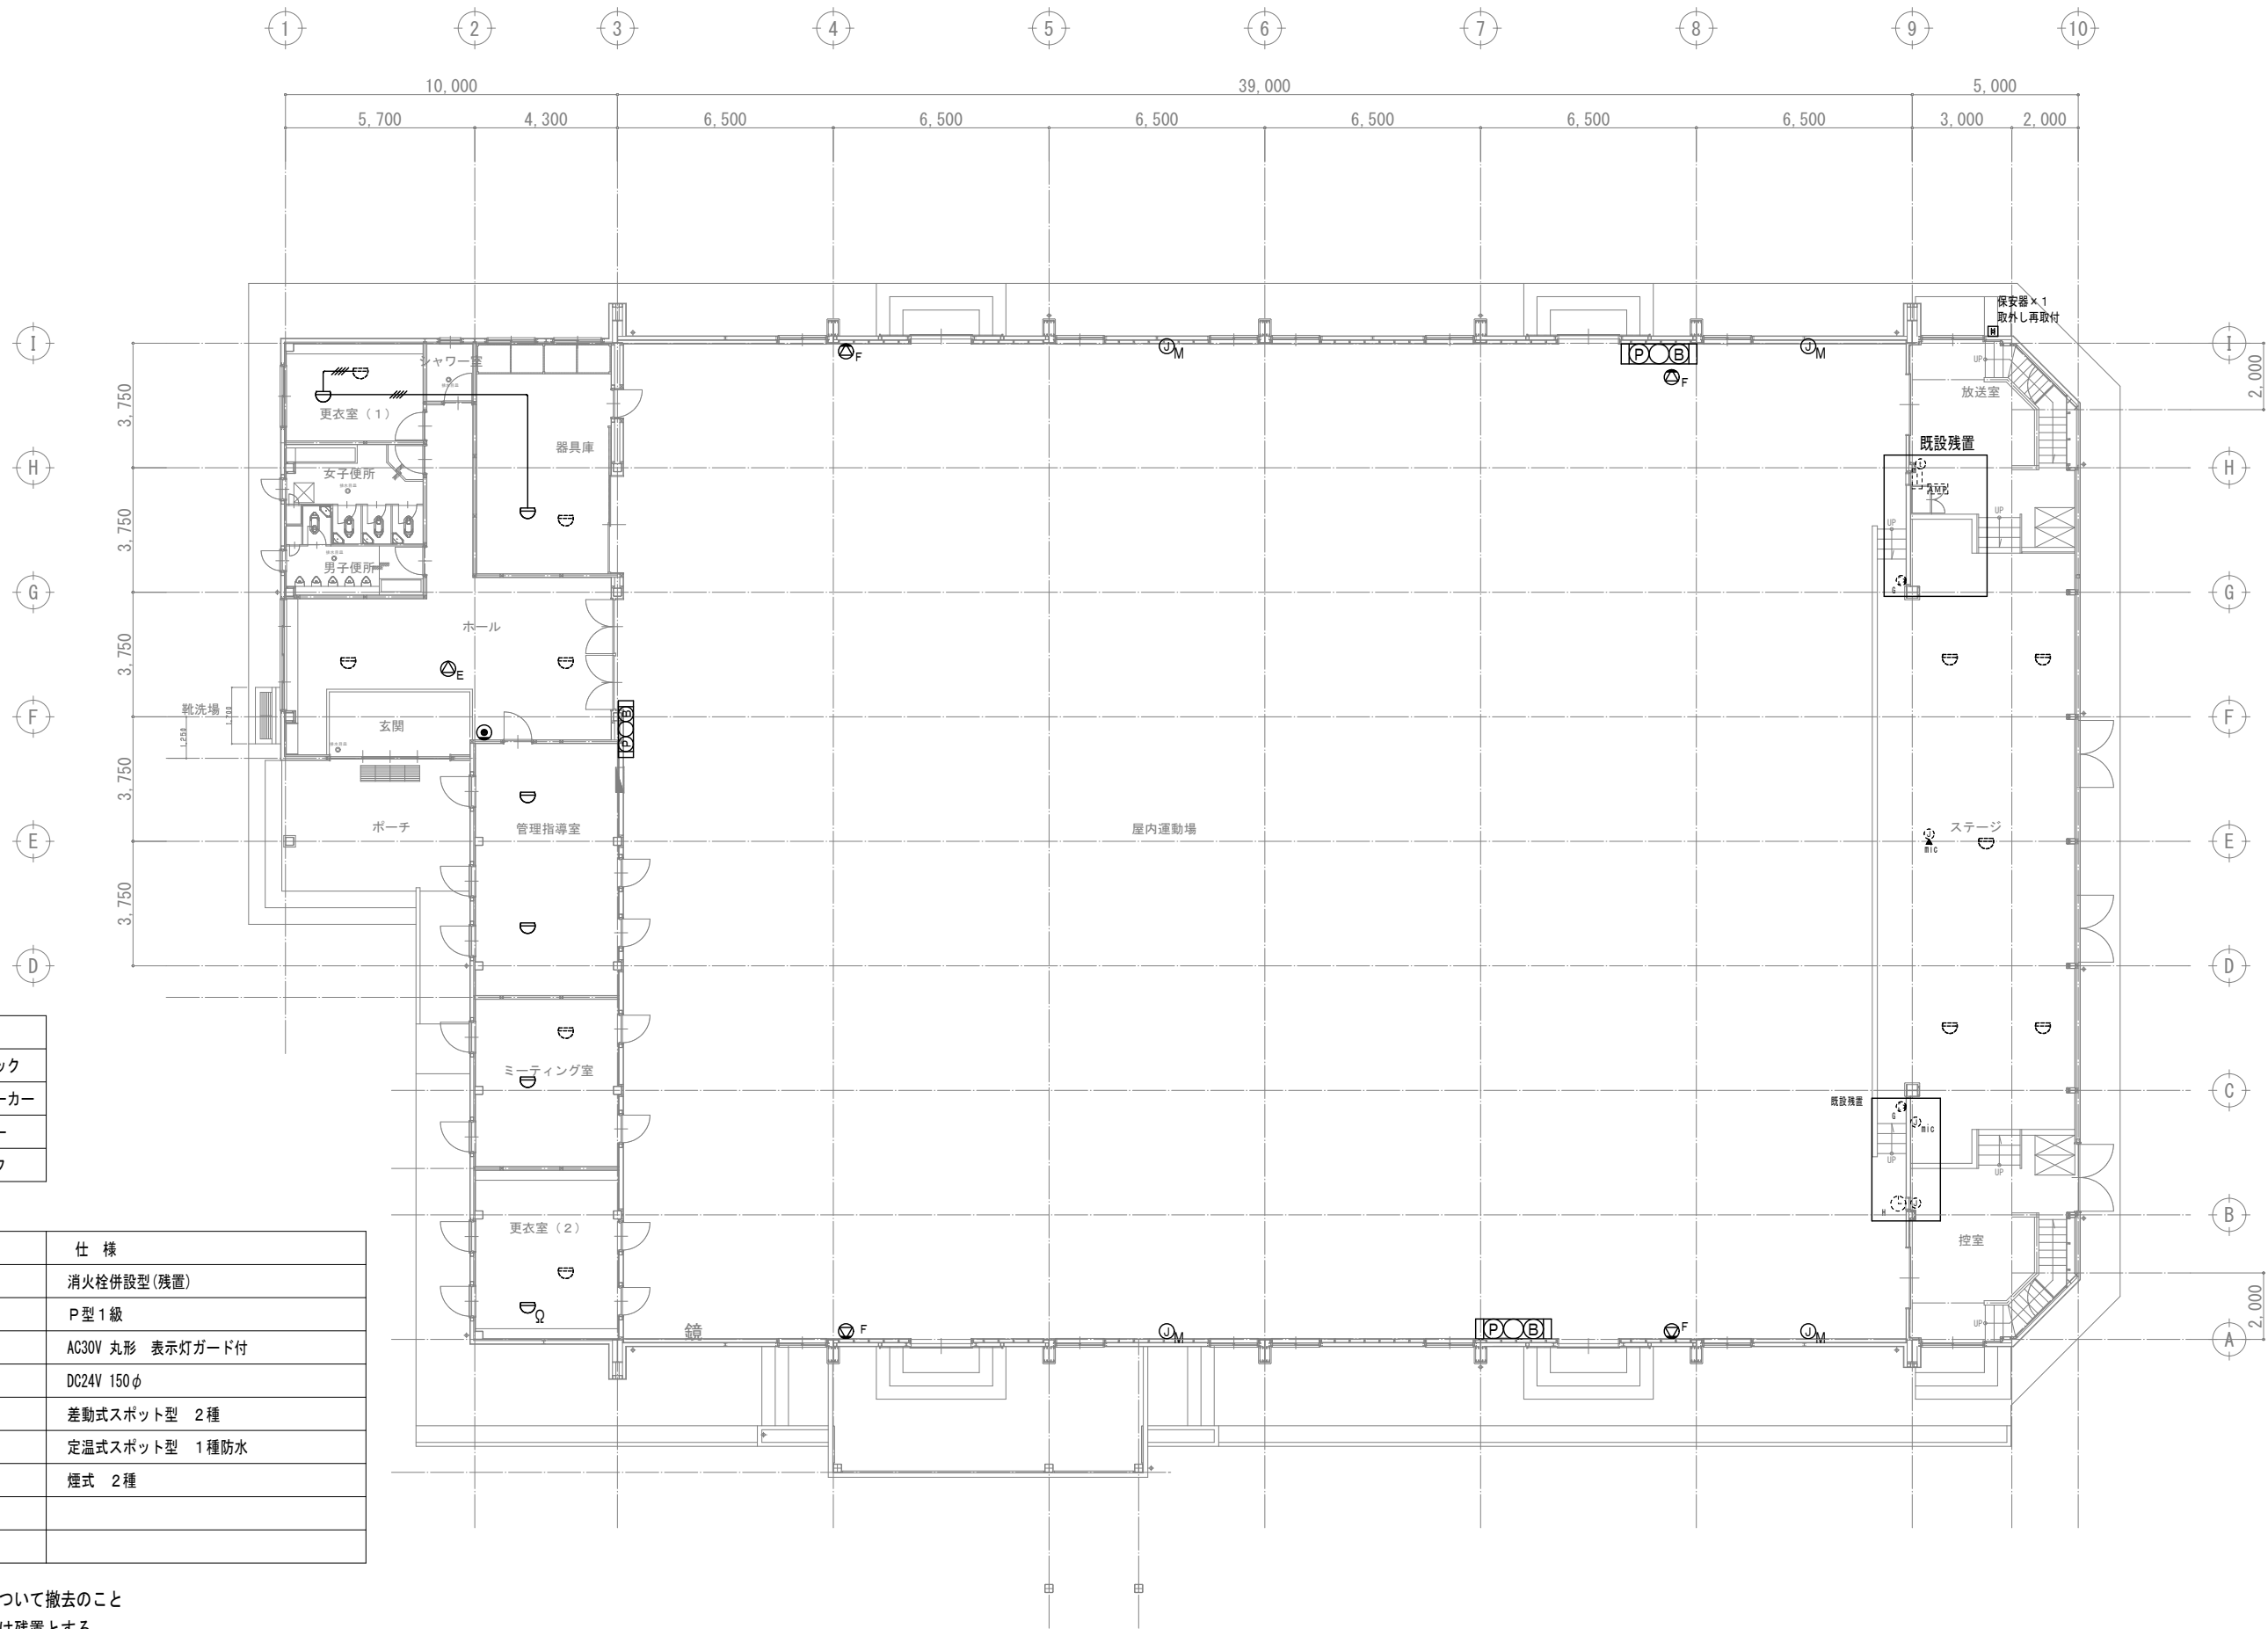

IV1.2×4(19)

取外し再取付機器

記 号	品 名
●	モジュラジャック
⊙ _E	天井埋込スピーカー
⊙ _F	壁付スピーカー
⊙ _M	マイクジャック

撤去・更新機器

記 号	品 名	仕 様
□	機器収納箱	消火栓併設型(残置)
◎	発信機	P型1級
○	表示灯	AC30V 丸形 表示灯ガード付
⊙	電鈴	DC24V 150φ
▽	感知器	差動式スポット型 2種
▽	感知器	定温式スポット型 1種防水
■	感知器	煙式 2種

- ・記載の器具、配管配線について撤去のこと
- ・記載なき機器、配管配線は残置とする

	特 記	改訂番号	改訂月日	改訂内容	業務番号	工事名称					
						大船渡中学校統合改修(電気設備)工事					
						図面内容	既存撤去	屋内運動場 1 階拡声 ・インターホン・自動火災報知設備図	縮尺 1 : 100 (A1)	図面 区分 図面 番号	電気設備 E-51