


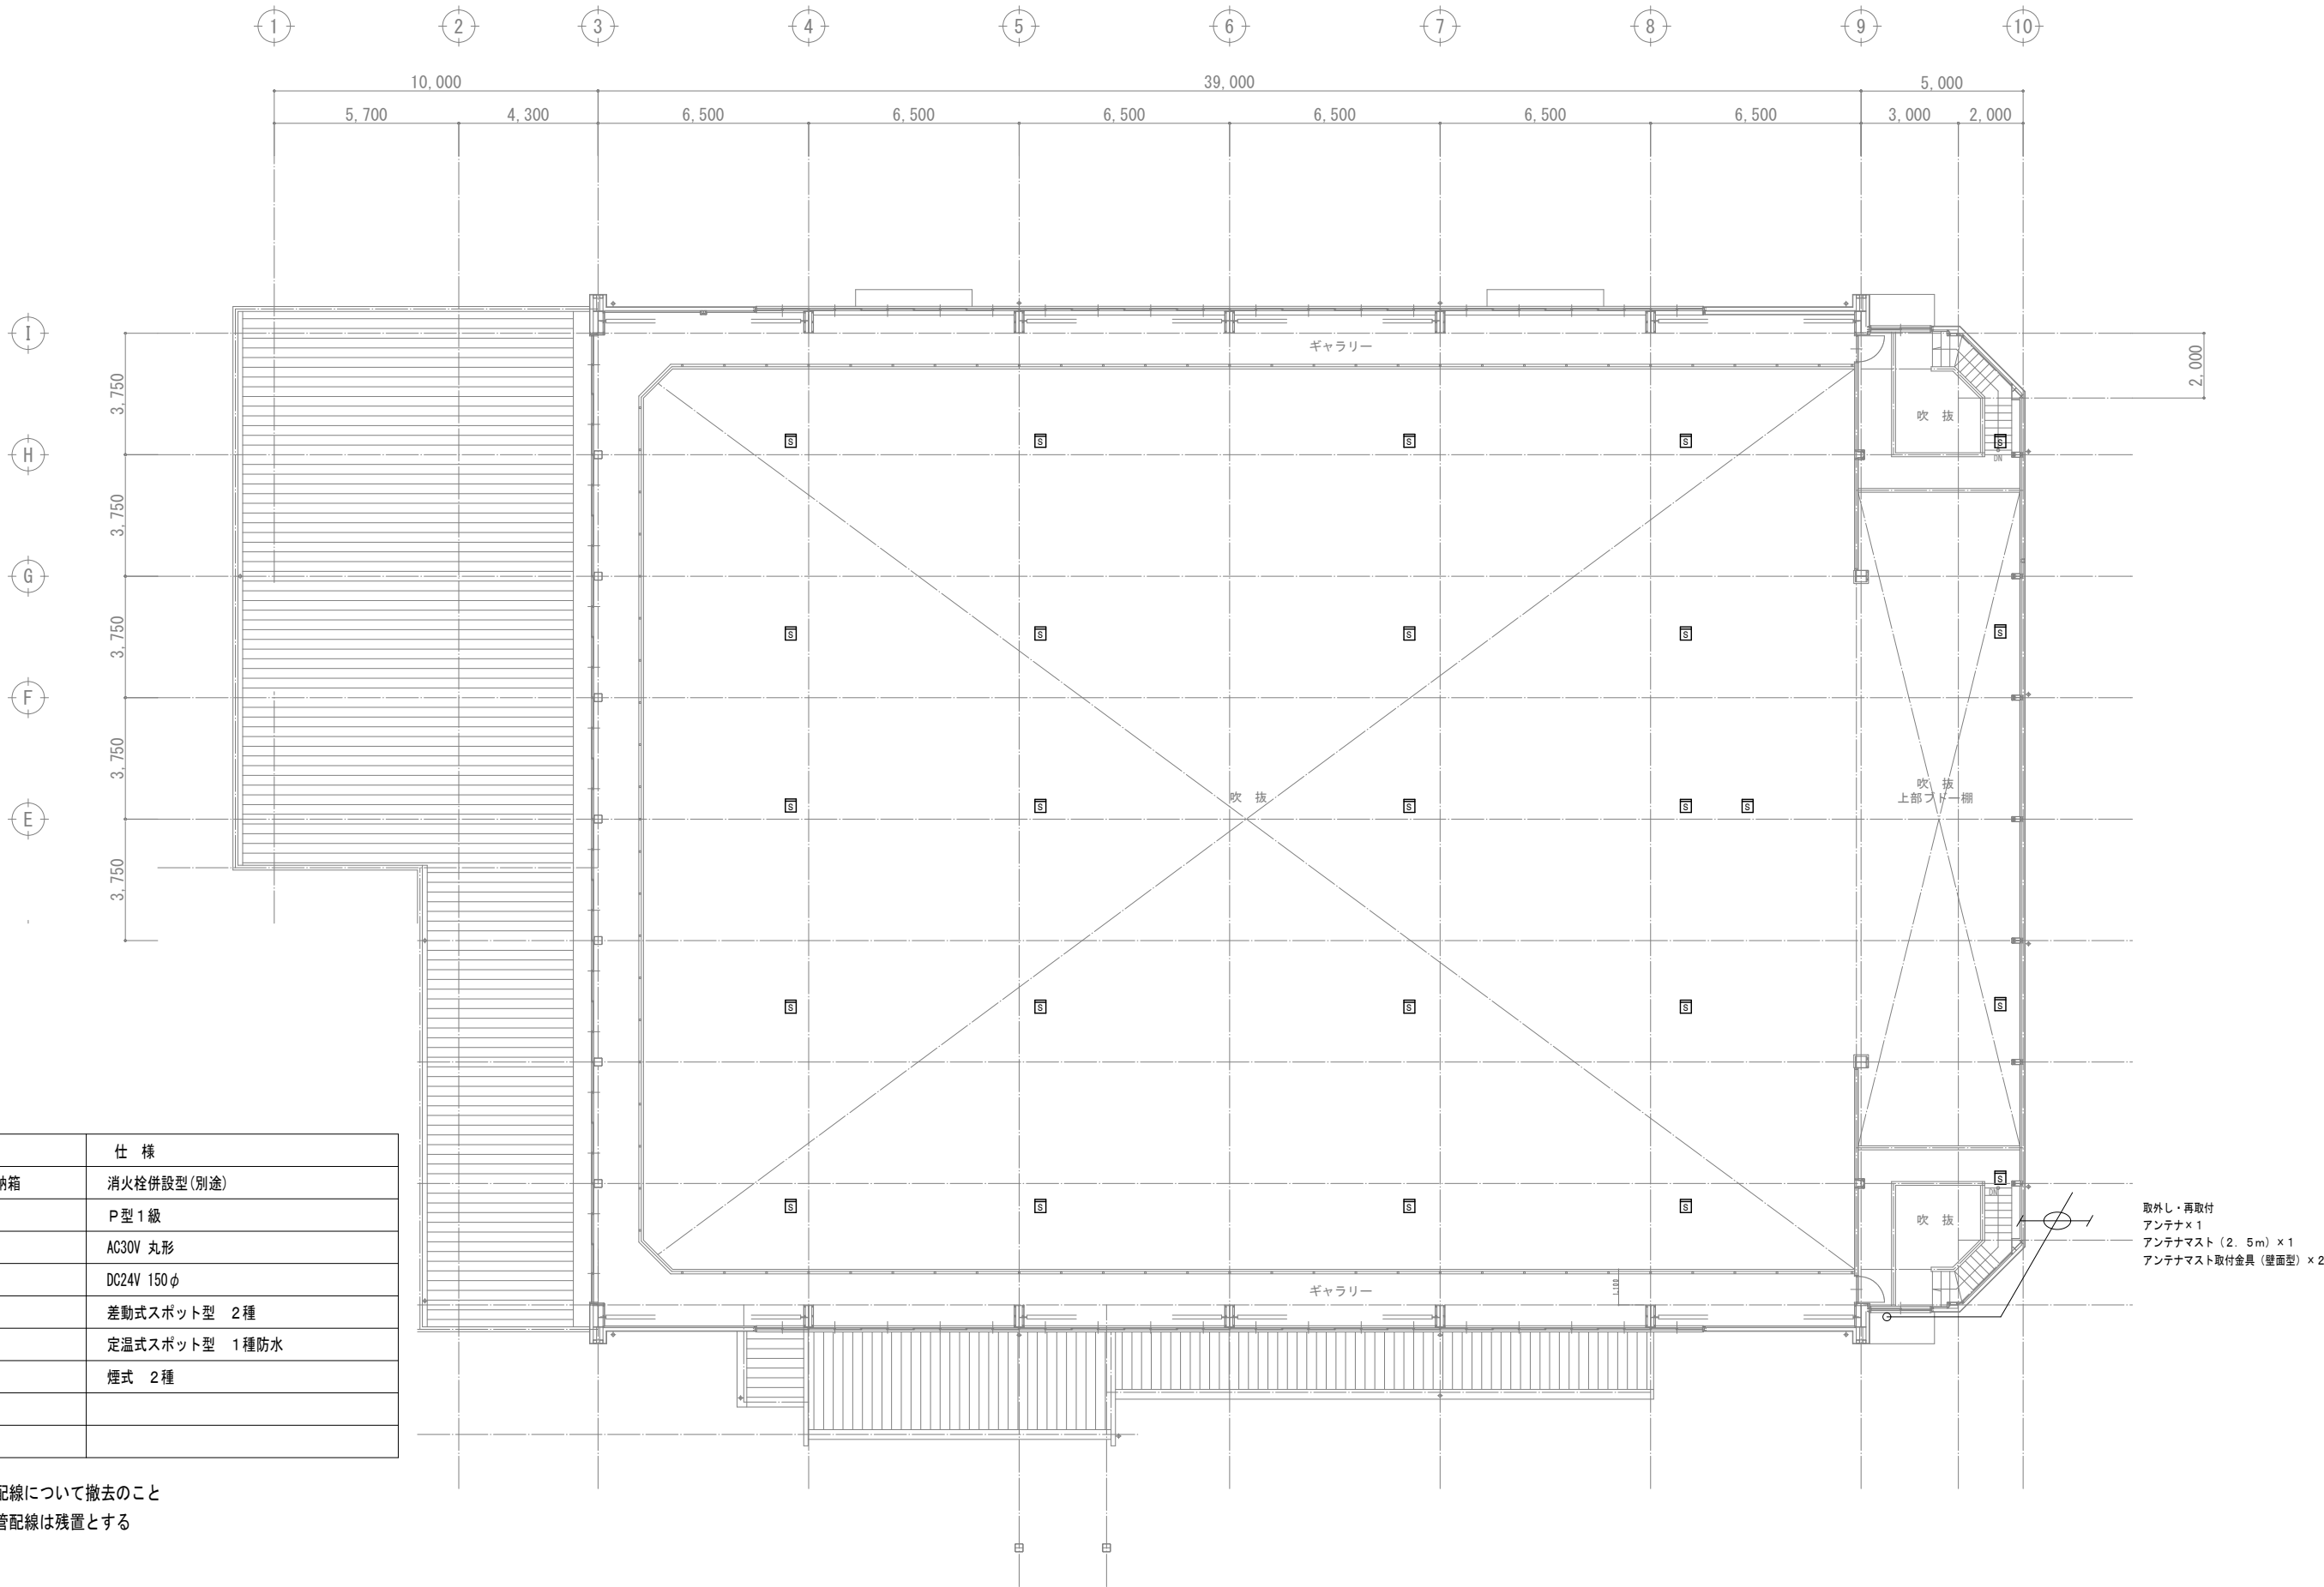

記 号	品 名	仕 様
□	機器収納箱	消火栓併設型(別途)
◎	発信機	P型1級
○	表示灯	AC30V 丸形
⊙	電鈴	DC24V 150φ
⊖	感知器	差動式スポット型 2種
⊕	感知器	定温式スポット型 1種防水
⊞	感知器	煙式 2種

- ・記載の器具、配管配線について撤去のこと
- ・記載なき機器、配管配線は残置とする

	特 記	改訂番号 改訂月日 改訂内容			業務番号	工事名称		
						大船渡中学校統合改修(電気設備)工事		
						図面内容		
						既存撤去 屋内運動場 2 階自動火災報知設備図		
						縮尺		
						図面区分		
			1 : 100 (A1)					
			図面番号					
			E-52					