


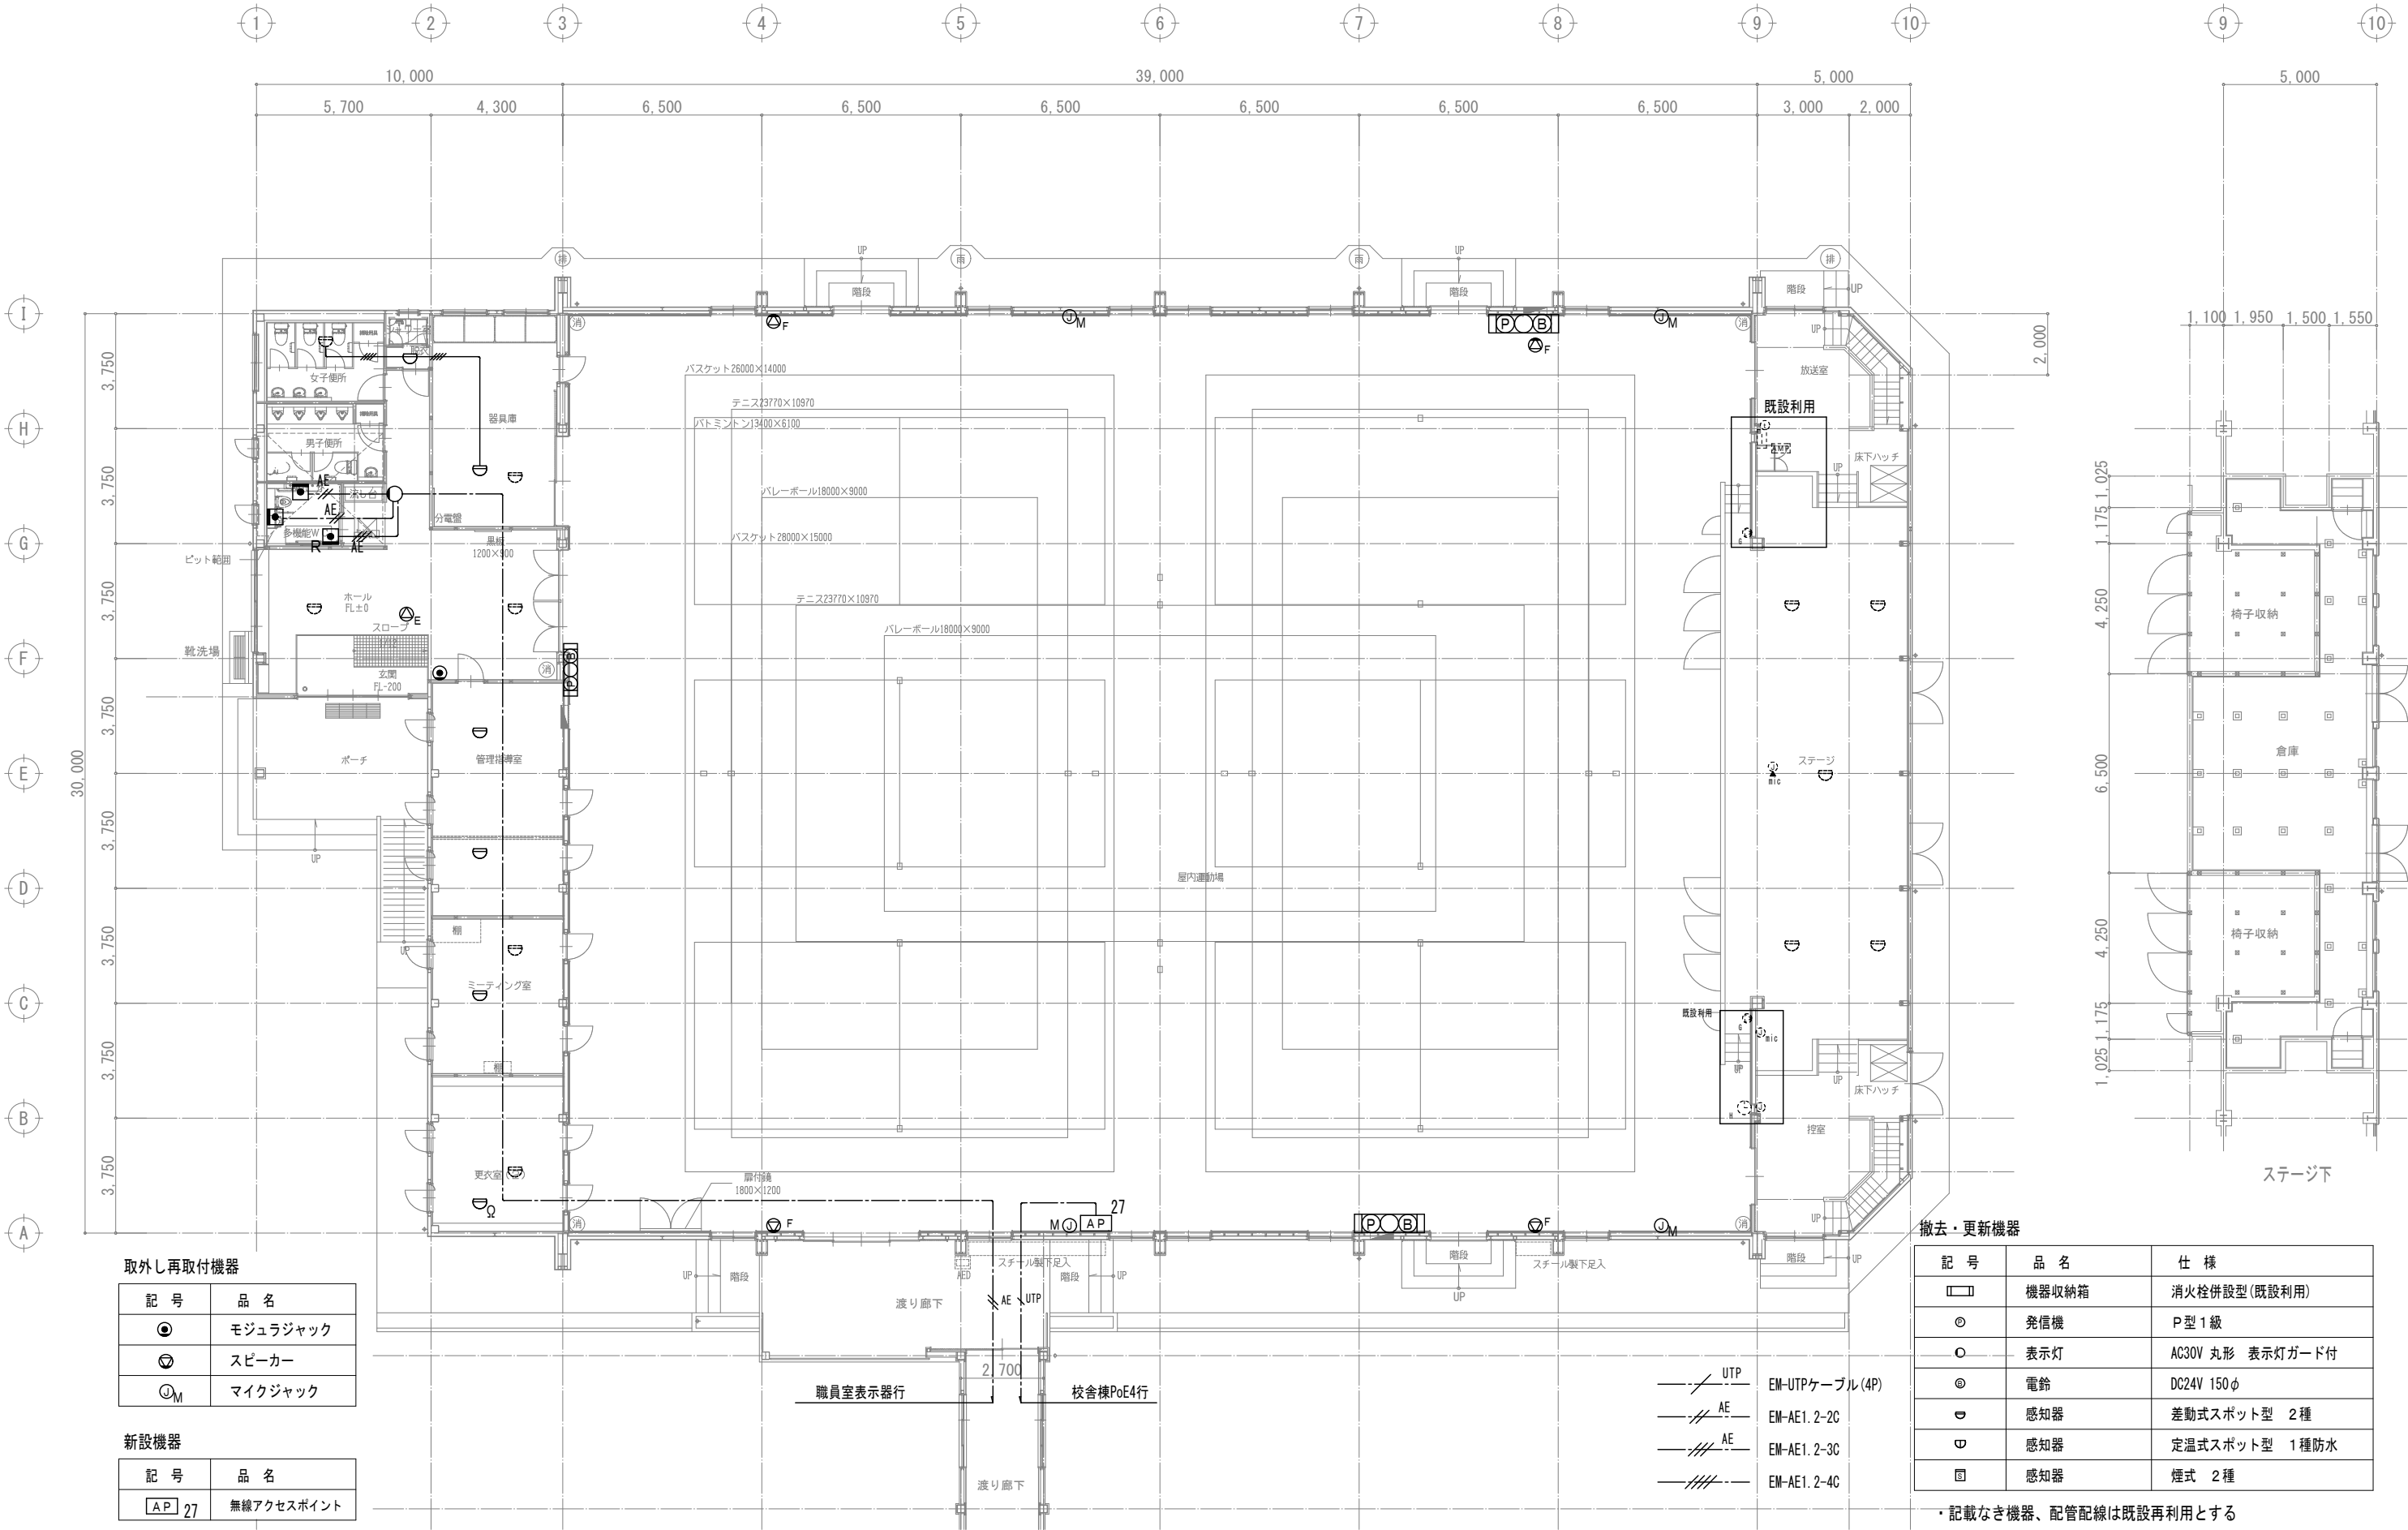

取外し再取付機器	
記 号	品 名
⊙	モジュラジャック
⊖	スピーカー
⊙ _M	マイクジャック

新設機器	
記 号	品 名
AP 27	無線アクセスポイント

撤去・更新機器		
記 号	品 名	仕 様
□	機器収納箱	消火栓併設型(既設利用)
⊙	発信機	P 型 1 級
○	表示灯	AC30V 丸形 表示灯ガード付
⊙	電鈴	DC24V 150φ
⊖	感知器	差動式スポット型 2 種
⊖	感知器	定温式スポット型 1 種防水
⊖	感知器	煙式 2 種

・記載なき機器、配管配線は既設再利用とする

	特 記	改訂番号 改訂月日 改訂内容			業務番号	工事名称			
						大船渡中学校統合改修(電気設備)工事			
						図面内容	改修 屋内運動場 1 階無線LAN・拡声 ・インターホン・自動火災報知設備設備図	縮尺 1 : 100 (A1)	図面区分 電気設備 図面番号 E-53