




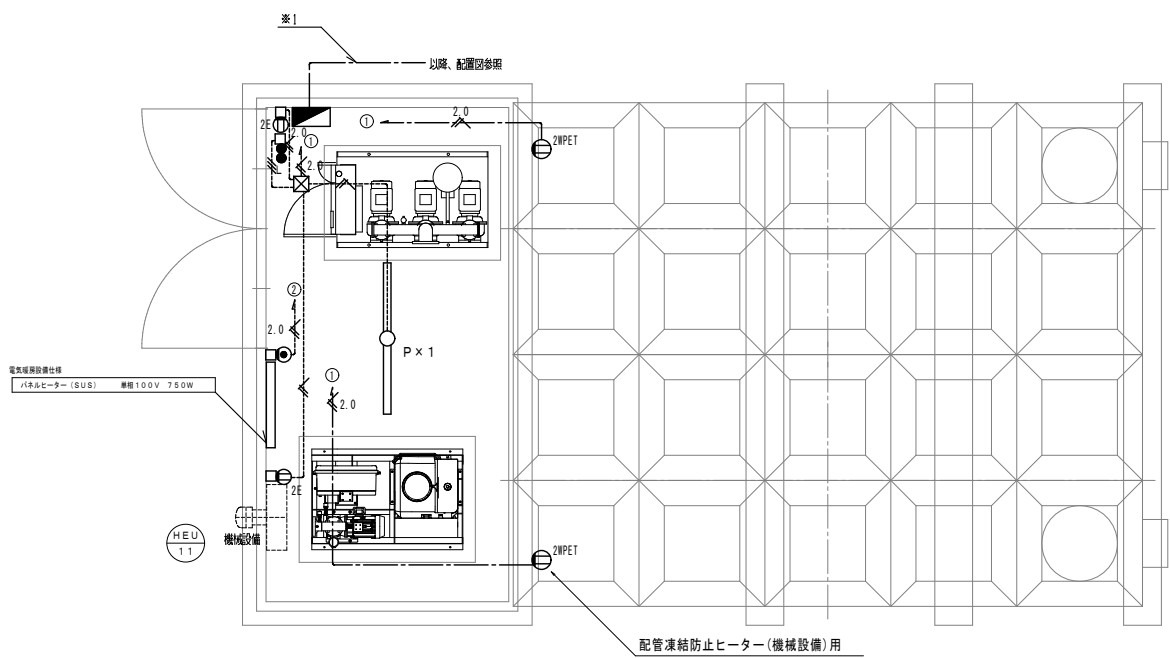


受水槽ポンプ室電灯コンセント設備図 1/30

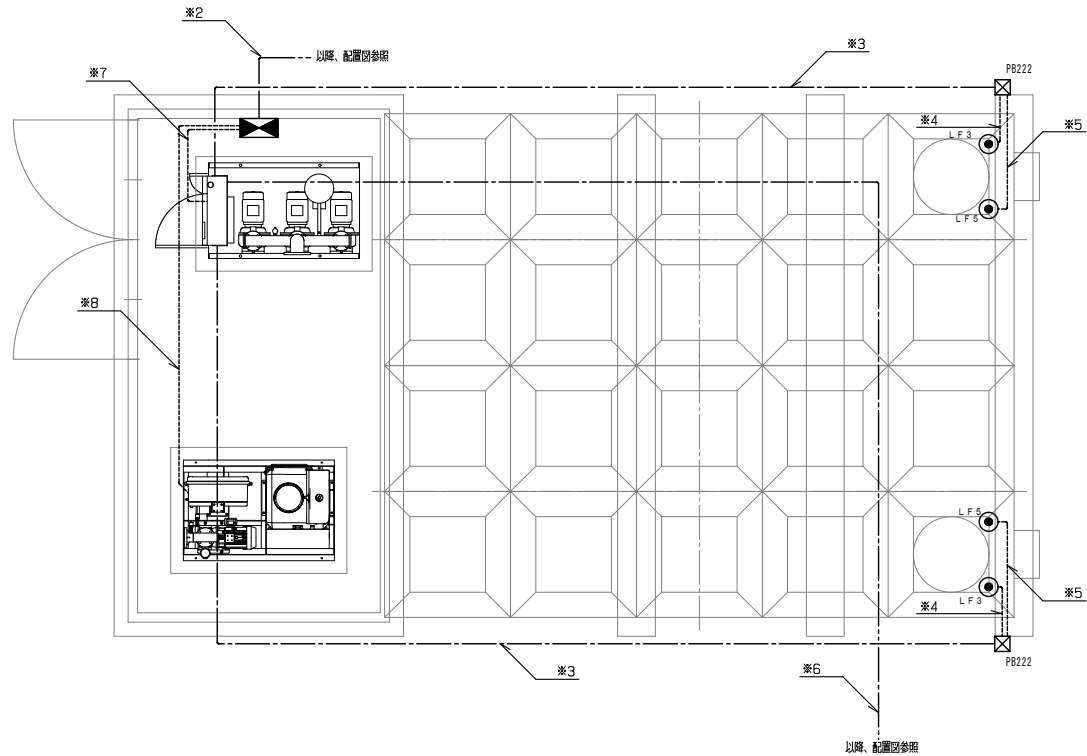

受水槽ポンプ室動力設備図 1/30

注 記	
1. 図中特記なき配管配線は、下記による。	
EM-IE1.6×3 (1E)	屋内 (E19), 屋外 (ZG22)
EM-IE2.0×3 (1E)	屋内 (E19), 屋外 (ZG22)
EM-EEF2.0-3C (1E)	(PFD22)
※1 EM-CE5.5sq-3C (1E)	(FEP30)
2. シンボルは、下記による。	
●	ハトメプレート
□	露出スイッチボックス
☒ PB150	ーブルボックス (150×150×150) 鎖止め塗装
●	ータンプラスチック 1P15A×1 金属プレート共
①2E	埋込形コンセント2P15A×2 接地極付 金属プレート共
②2WPET	防水コンセント2P15A×2 接地端子付

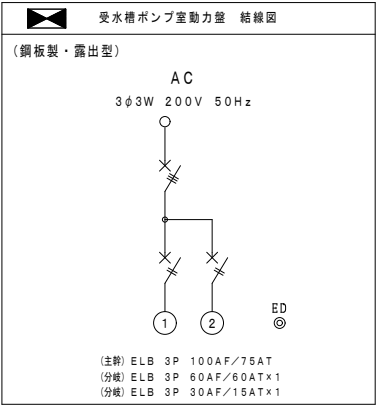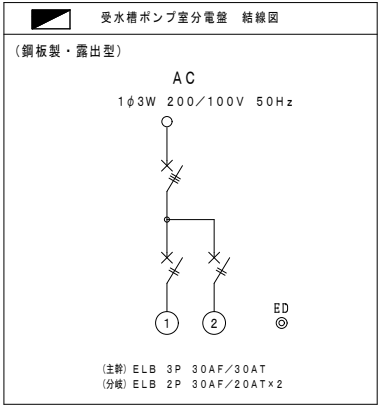

注 記	
1. 図中特記なき配管配線は、下記による。	
※2 EM-CET14sq E5.5	(FEP40)
※3 EM-CEE2sq-3C+EM-CEE2sq-5C	(FEP30)
※4 EM-CEE2sq-5C	(F2 (24), 立上部ZG22)
※5 EM-CEE2sq-3C	(F2 (24), 立上部ZG22)
※6 EM-CEE2sq-2C	(FEP30)
※7 EM-CE5.5sq-4C (1E)	(E31)
※8 EM-CE3.5sq-4C (1E)	(E31)
2. 給水装置制御盤への配管立上り部分は、2種可とう電線管 (被覆付) に変換して接続の事。	
3. シンボルは、下記による。	
☒ PB222	ーブルボックス (200×200×200) ZG WP
● LF3	ー電極 (3P) ー保持器共
● LF5	ー電極 (5P) ー保持器共

	特 記		改訂番号	改訂月日	改訂内容	業務番号 25037	工事名称 大船渡中学校統合改修(電気設備)工事		
							図面内容 受水槽 電灯動力設備図	縮尺 1 : 30 (A1)	図面部分 電気設備 図面番号 E-55