
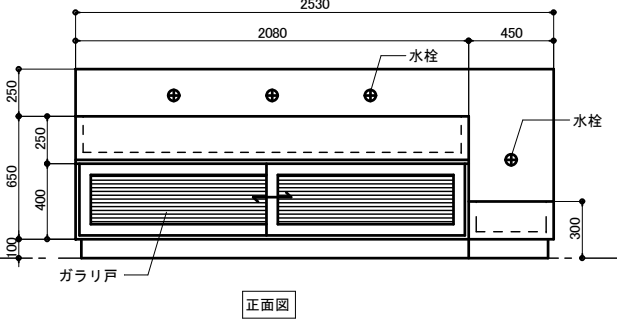
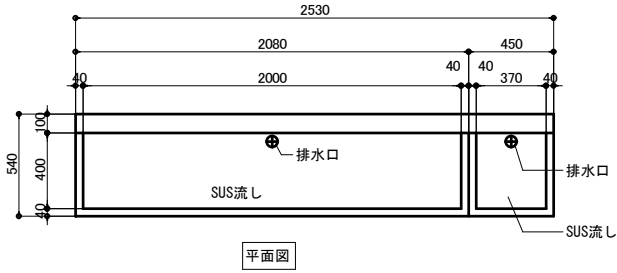




名称 番号	流し台 K-12
数量	2
位置	昇降口ホール
付属品	レール 戸車 目皿

給排水金具・接続：機械設備工事

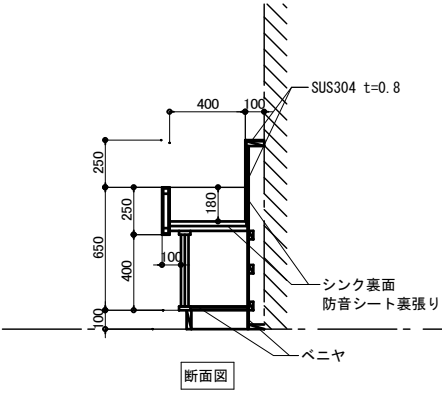



名称 番号	流し台 K-13
数量	1
位置	2階廊下
付属品	レール 戸車 引手 その他一式

給排水金具・接続：機械設備工事  
断面はK-12に準ずる。

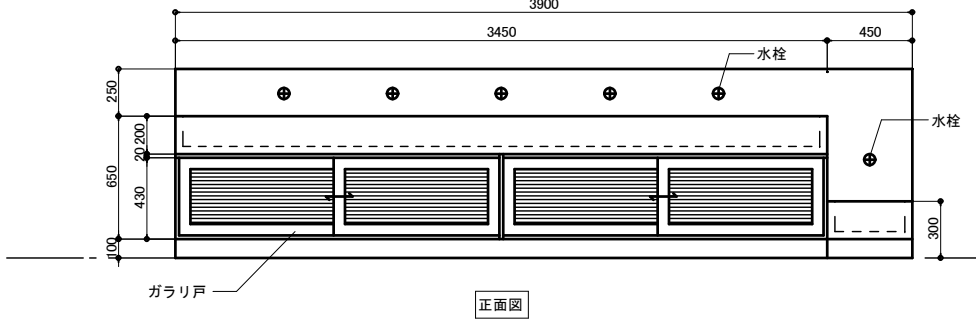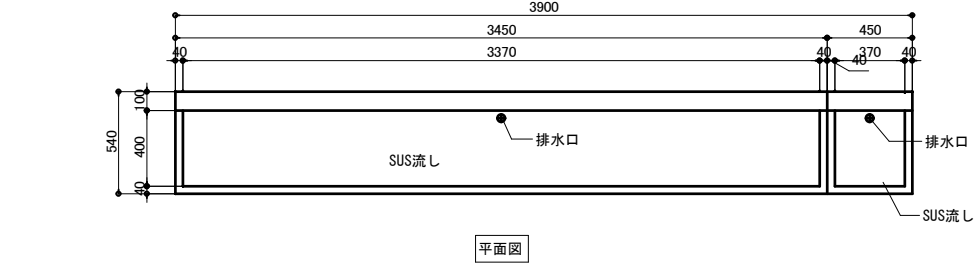



名称 番号	流し台 K-14
数量	1
位置	3階廊下手洗室
付属品	レール 戸車 引手 その他一式

給排水金具・接続：機械設備工事  
断面はK-12に準ずる。

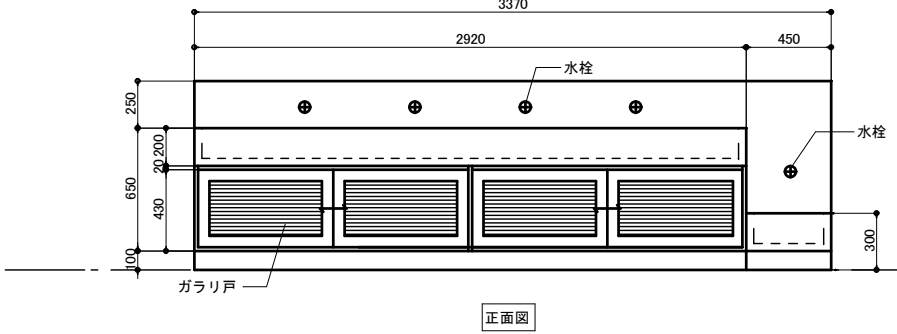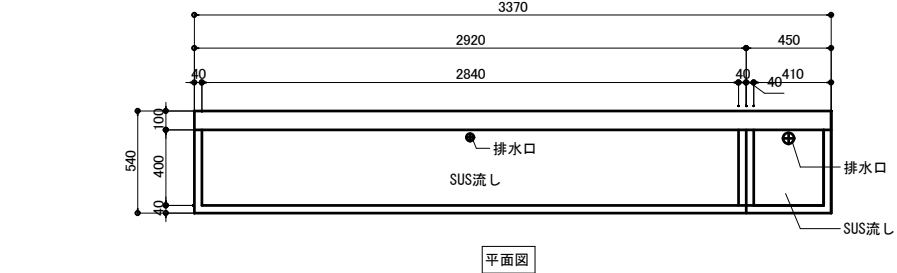

名称 番号	流し台 K-15
数量	1
位置	美術室
付属品	レール 戸車 引手 その他一式

給排水金具・接続：機械設備工事  
断面はK-12に準ずる。

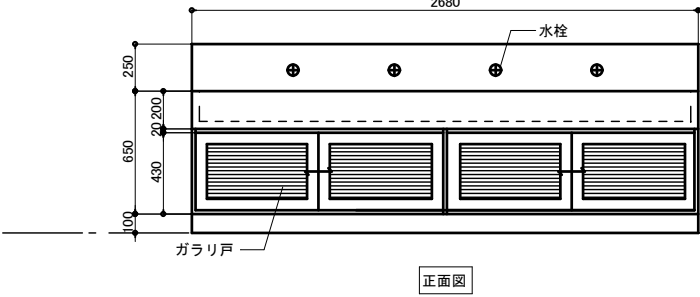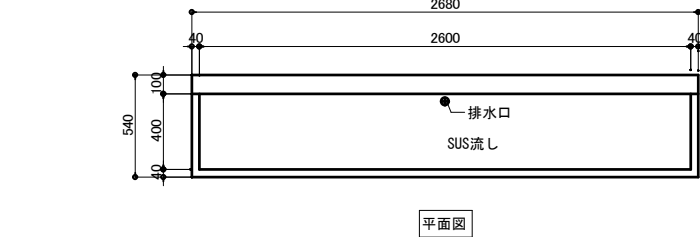

	特 記		改訂番号	改訂月日	改訂内容	業務番号 25037	工事名称 大船渡中学校統合改修（建築・機械設備）工事 図面内容 校舎 改修後 家具詳細図 3	縮尺 A-1 1 : 20 A-3 1: 40	図面区分 図面番号 A-2136	建築意匠