



【撤去】2階東側WC 平面図 1/50

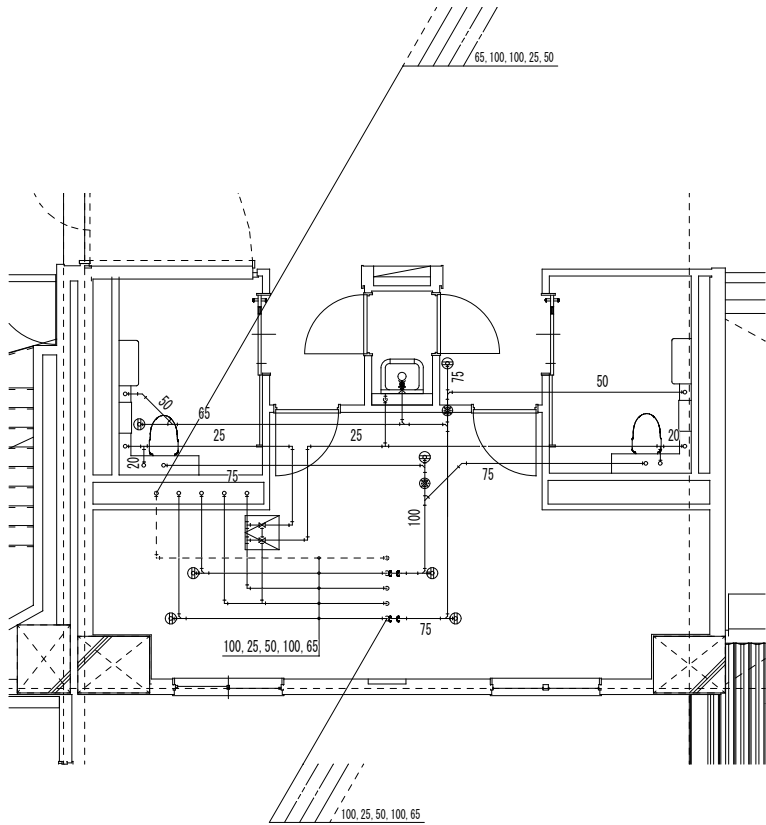


【更新】2階東側WC 平面図 1/50

排水金物類		
床上掃除口	COA-65	3
床上掃除口		
床上掃除口	COA-100	4
床上掃除口		
低位通気弁	80	2
低位通気弁		

破線：既設管、再使用管  
実線：撤去管、更新配管  
破線通気管：撤去、更新配管

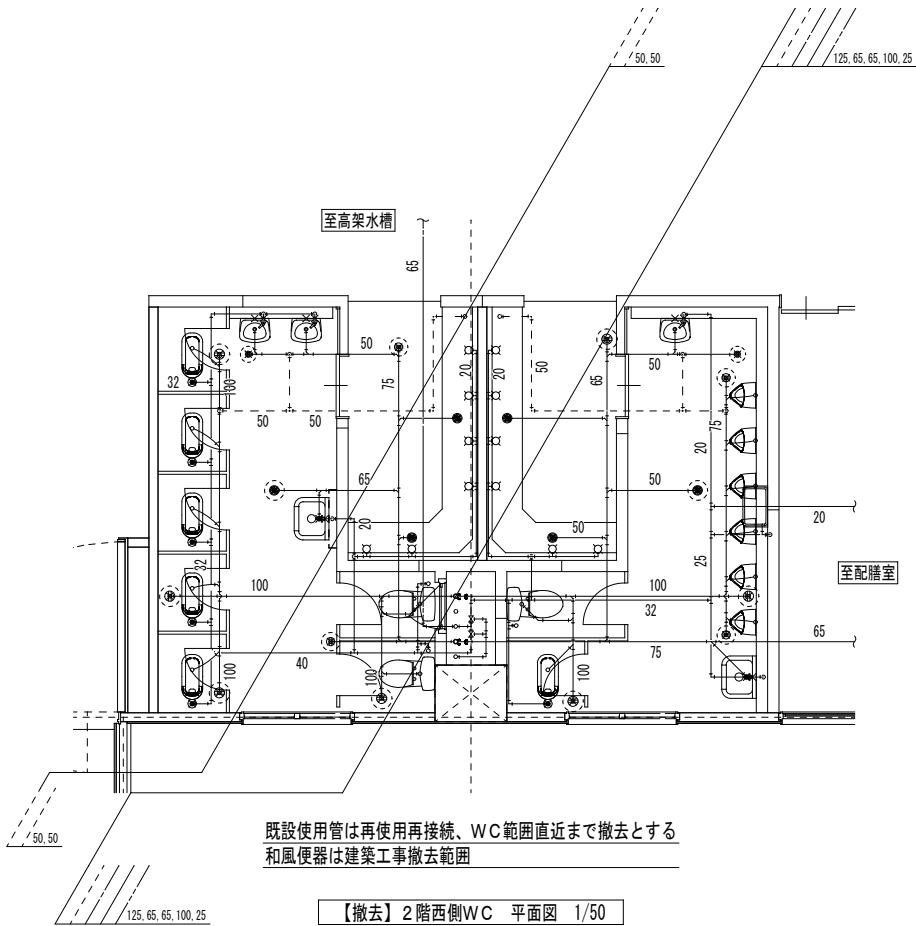

【撤去】2階西側WC 平面図 1/50

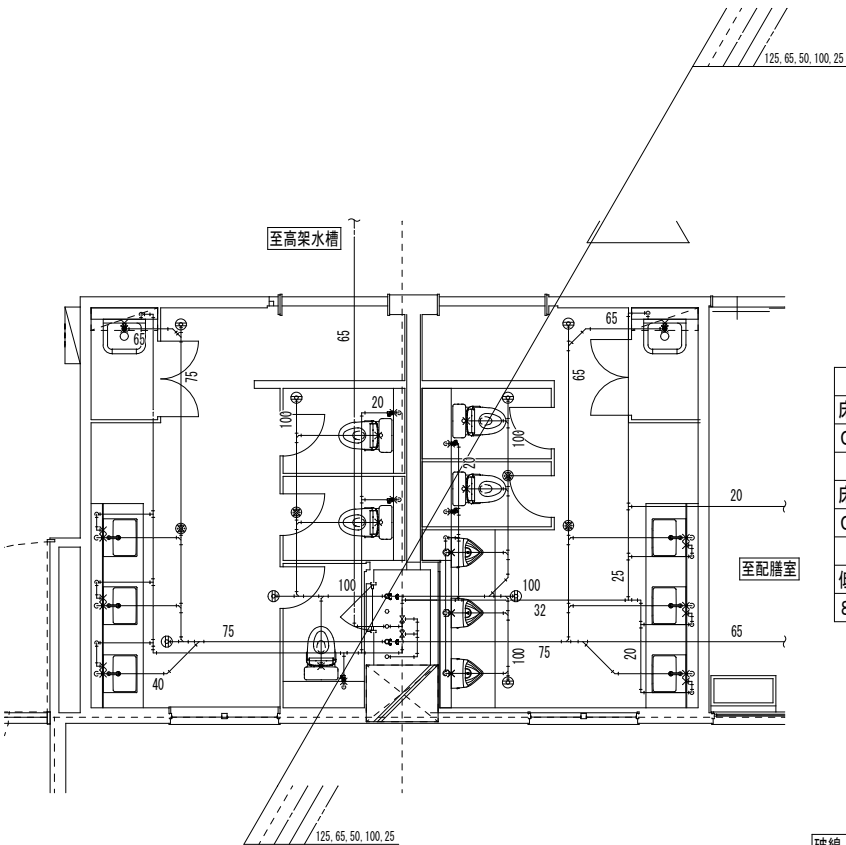

【更新】2階西側WC 平面図 1/50

排水金物類		
床上掃除口	COA-80	3
床上掃除口		
床上掃除口	COA-100	5
床上掃除口		
低位通気弁	80	4
低位通気弁		

破線：既設管、再使用管  
実線：撤去管、更新配管  
破線通気管：撤去、更新配管

	特 記		改訂番号	改訂月日	改訂内容	業務番号	工事名称		
							大船渡中学校統合改修(建築・機械設備)工事		
						25037	図面内容		縮尺
							衛生設備 教室棟 2階WC 平面図	1 : 50	図面区分 図面番号 M-24