
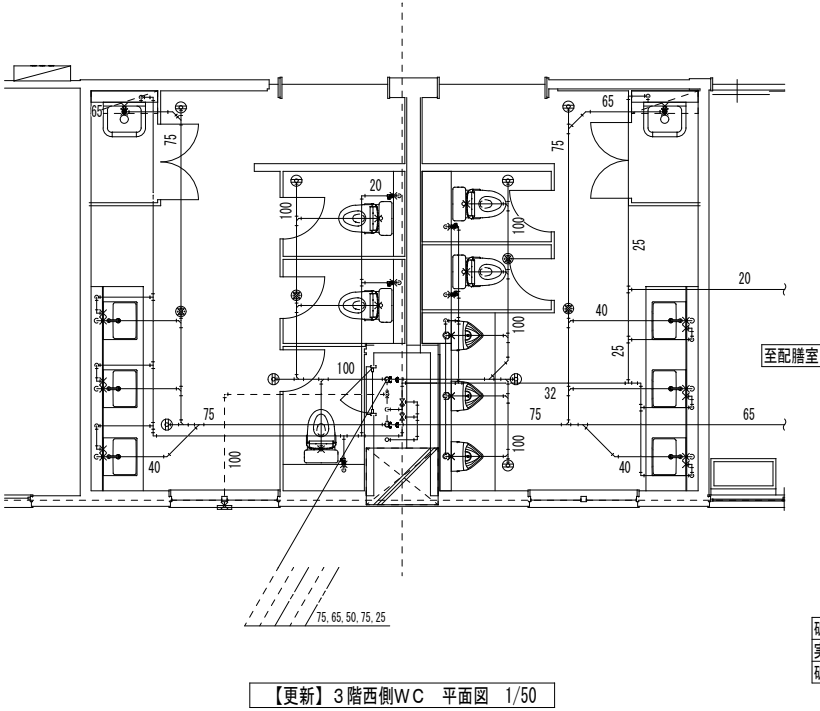


排水金物類	
床上掃除口	1
COA-65	
床上掃除口	1
COA-80	
床上掃除口	2
COA-100	
低位通気弁	2
80	

破線：既設管、再使用管  
実線：撤去管、更新配管  
破線通気管：撤去、更新配管

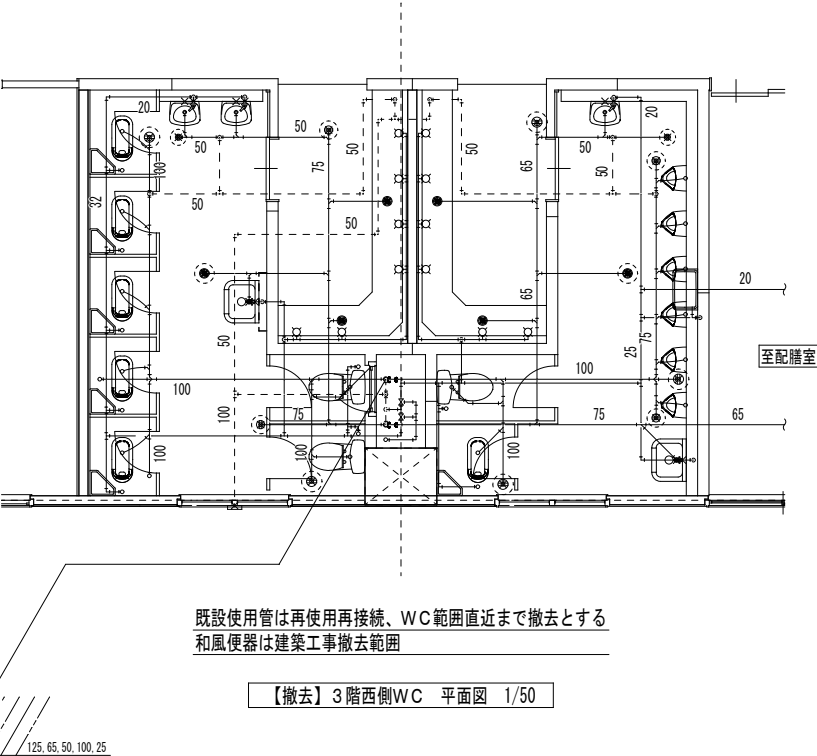

排水金物類	
床上掃除口	3
COA-80	
床上掃除口	5
COA-100	
低位通気弁	4
80	

破線：既設管、再使用管  
実線：撤去管、更新配管  
破線通気管：撤去、更新配管

	特 記		改訂番号	改訂月日	改訂内容	業務番号	工事名称		
							大船渡中学校統合改修(建築・機械設備)工事		
						25037	図面内容		縮尺
							衛生設備 教室棟 3階WC 平面図	1 : 50	図面区分 図面番号 機械設備 M-25