


既設使用管は再使用再接続、WC範囲直近まで撤去とする
和風便器は建築工事撤去範囲

【撤去】職員WC 平面図 1/50

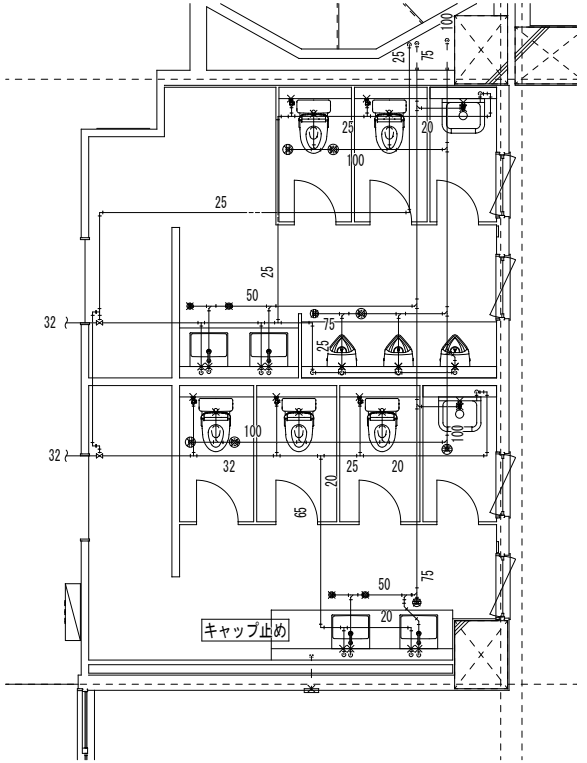


排水金物類		
床上掃除口		
COA-50	2	
床上掃除口		
COA-80	2	
床上掃除口		
COA-100	3	
低位通気弁		
50	2	
低位通気弁		
80	3	


【更新】職員WC 平面図 1/50

破線：既設管、再使用管
実線：撤去管、更新配管
破線通気管：撤去、更新配管

記号	器具名称	器具仕様・品番（参考品番）	電気仕様		数量	備考
			φ	V kW		
WHE 1	電気温水器	屋外床置型 200L 給湯専用 リモコン リモコンコード（配線、配管共） ドレン管 浸透樹 凍結防止ヒーター 絶縁パイプ アース棒 アンカーボルトM10 脚部カバー 他必要部材、付属品一式 SRG-210G-B GT-61G（給湯用・給水用 0.5m） GT-30F GZ-B3F RMC-9 LM-620B（20m） GT-D200D	1	200 2.408	1	定格消費電力 2.408kW

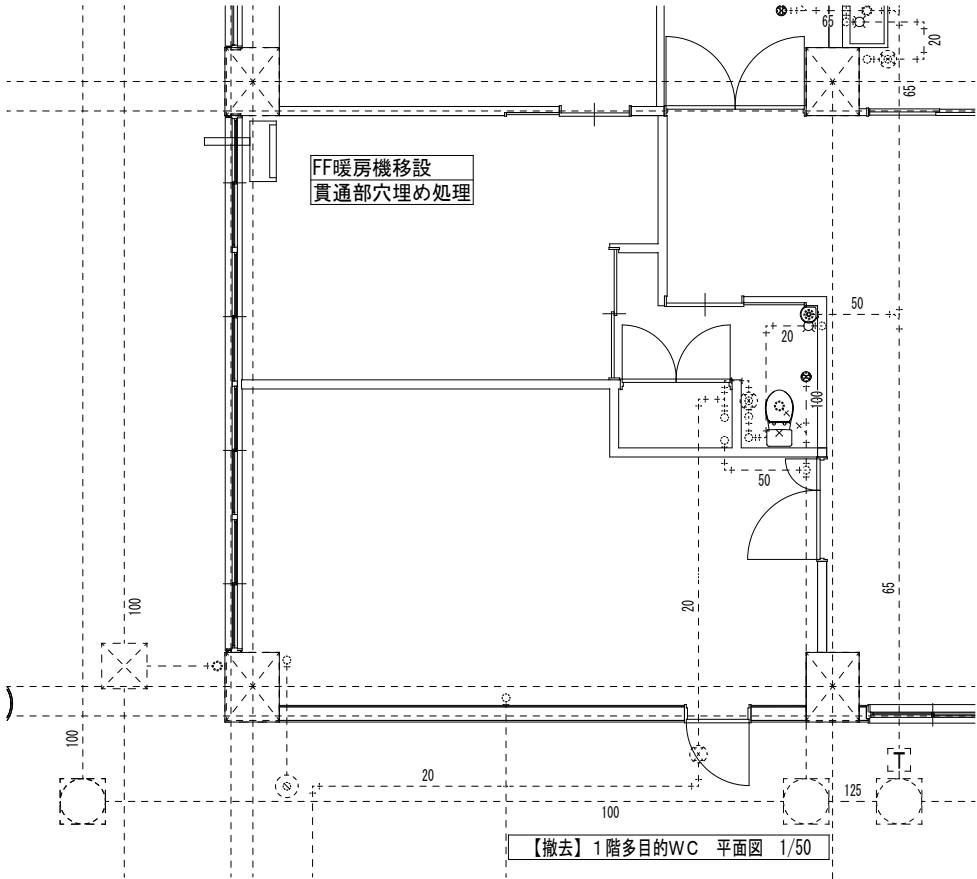

【撤去】1階多目的WC 平面図 1/50

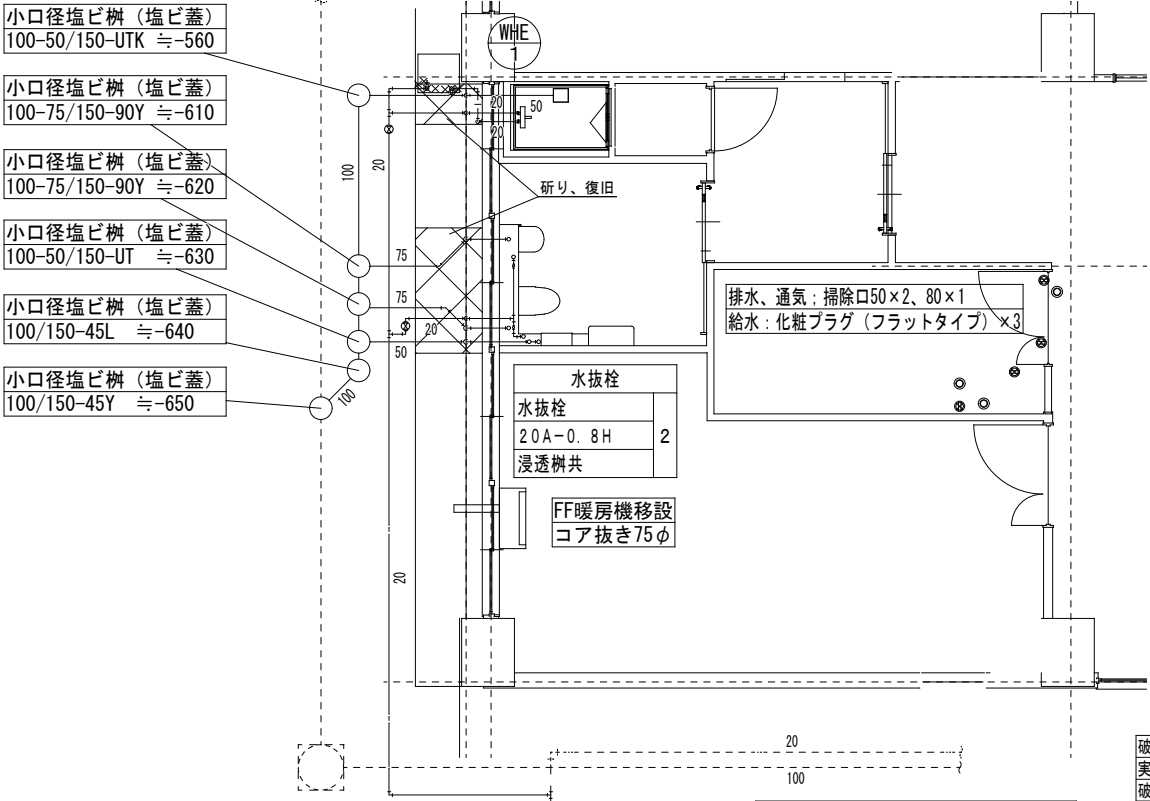

【更新】1階多目的WC 平面図 1/50

破線：既設管、再使用管
実線：撤去管、更新配管
破線通気管：撤去、更新配管

業務番号	工事名称	図面区分	縮尺	図面番号	機械設備
25037	大船渡中学校統合改修(建築・機械設備)工事	衛生設備 教室棟 職員WC、1階多機能WC 平面図	1 : 50	M-26	