


× 増径の為撤去

既設使用管は再使用再接続、WC範囲直近まで撤去とする
土間配管は残置、仕上げに干渉する箇所は切断
和風便器は建築工事撤去範囲

【撤去】屋内体育館WC 平面図 1/50

記号	器 具 名 称	器 具 仕 様 ・ 品 番 (参 考 品 番)	電 気 仕 様			数 量	備 考
			φ	V	kW		
WHE 1	電気温水器	屋外床置型 200L 給湯専用 リモコン リモコンコード (配線、配管共) ドレン管 浸透樹 凍結防止ヒーター 絶縁パイプ アース棒 アンカーボルトM10 脚部カバー 他必要部材、付属品一式 SRG-210G-B GT-61G (給湯用・給水用 0.5m) GT-30F GZ-B3F RMC-9 LM-620B (20m) GT-D200D	1	200	2.408	1	定格消費電力 2.408kW

排水樹、水抜栓	
水抜栓	1
20A-0.8H	
浸透樹共	1
小口径塩ビ樹 (塩ビ蓋)	
100-75/150-UTK	1
小口径塩ビ樹 (塩ビ蓋)	
100/150-45Y	

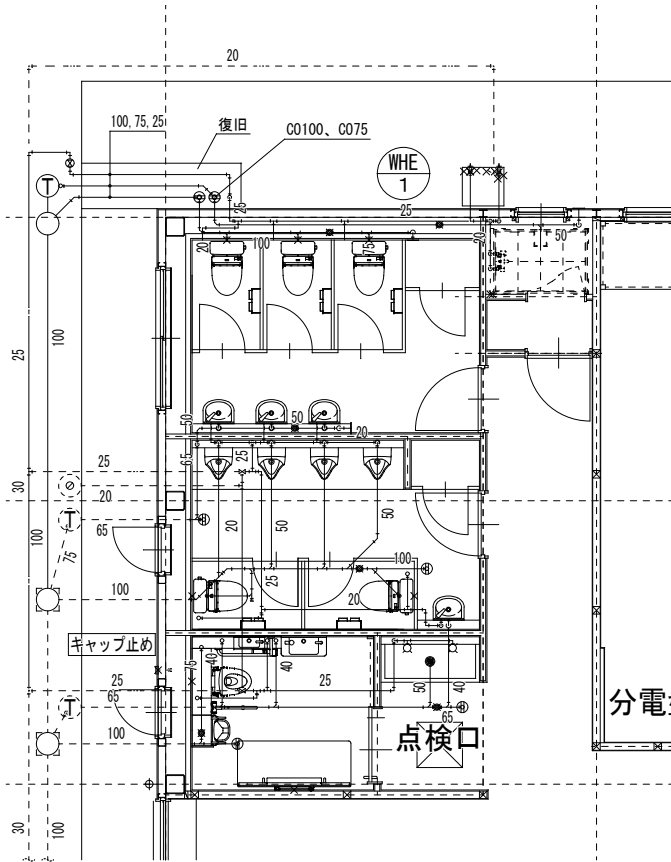

排水金物類		
床上掃除口	2	COA-50
COA-50		
床上掃除口	2	COA-65
COA-65		
床上掃除口	3	COA-100
COA-100		
流しトラップ	1	T14AA-50
T14AA-50		
金属製流し用	6	低位通気弁
低位通気弁		
50		

【更新】屋内体育館WC 平面図 1/50

破線：既設管、再使用管
実線：撤去管、更新配管
破線通気管：撤去、更新配管

	特 記	改訂番号	改訂月日	改訂内容	業務番号	工事名称				
						大船渡中学校統合改修(建築・機械設備)工事				
						25037	図面内容	縮尺	図面区分	機械設備
						衛生設備 屋内運動場WC 平面図	1 : 50	図面番号	M-28	